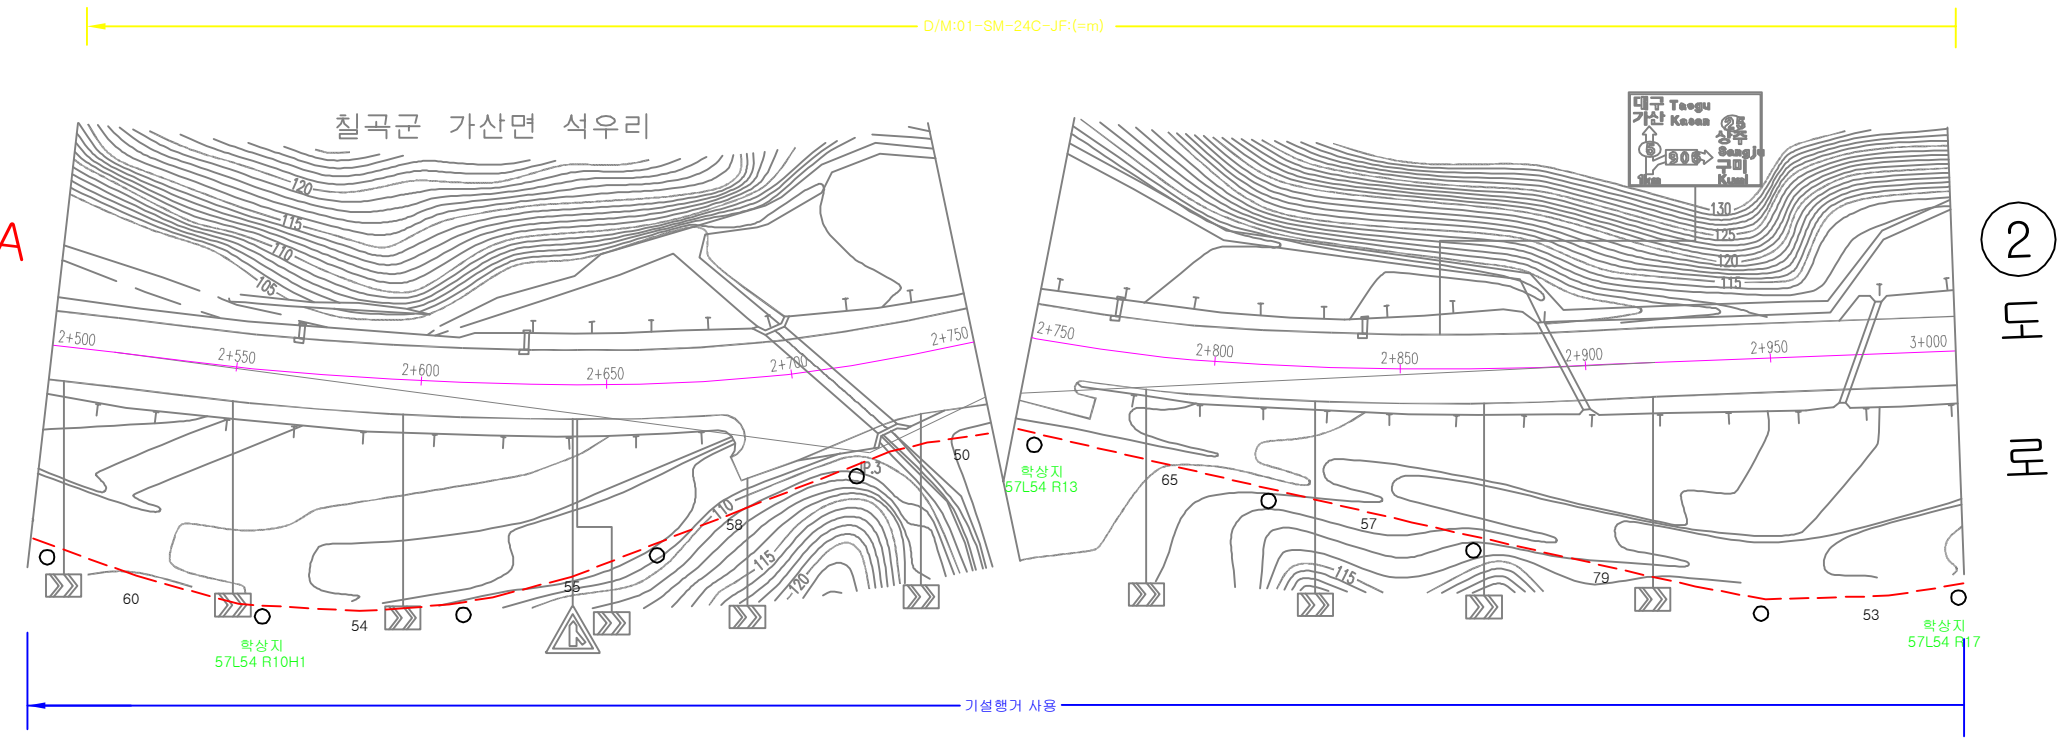
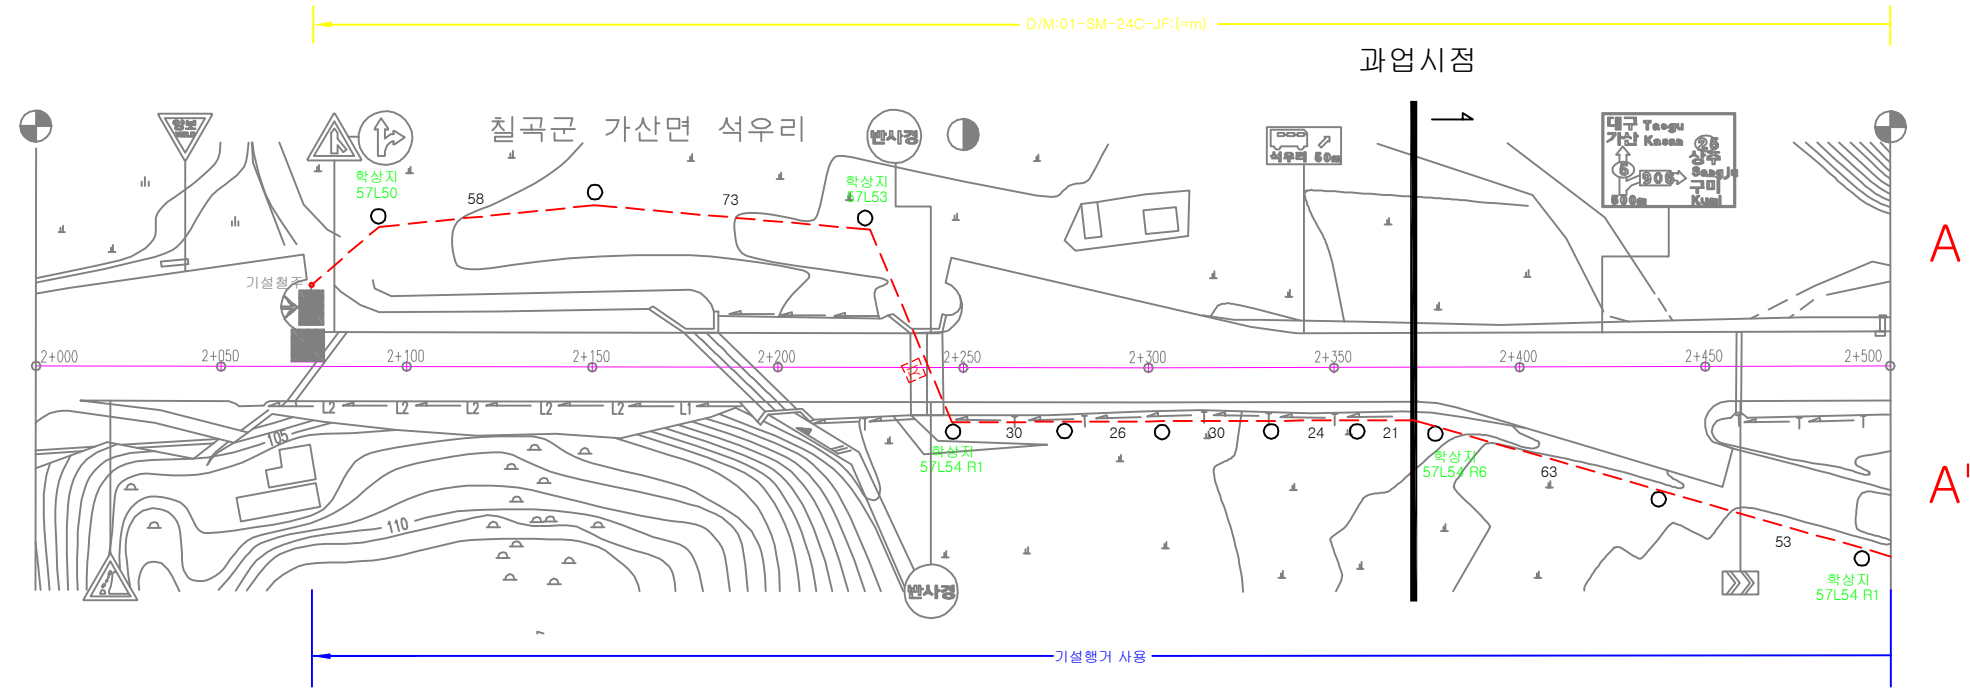


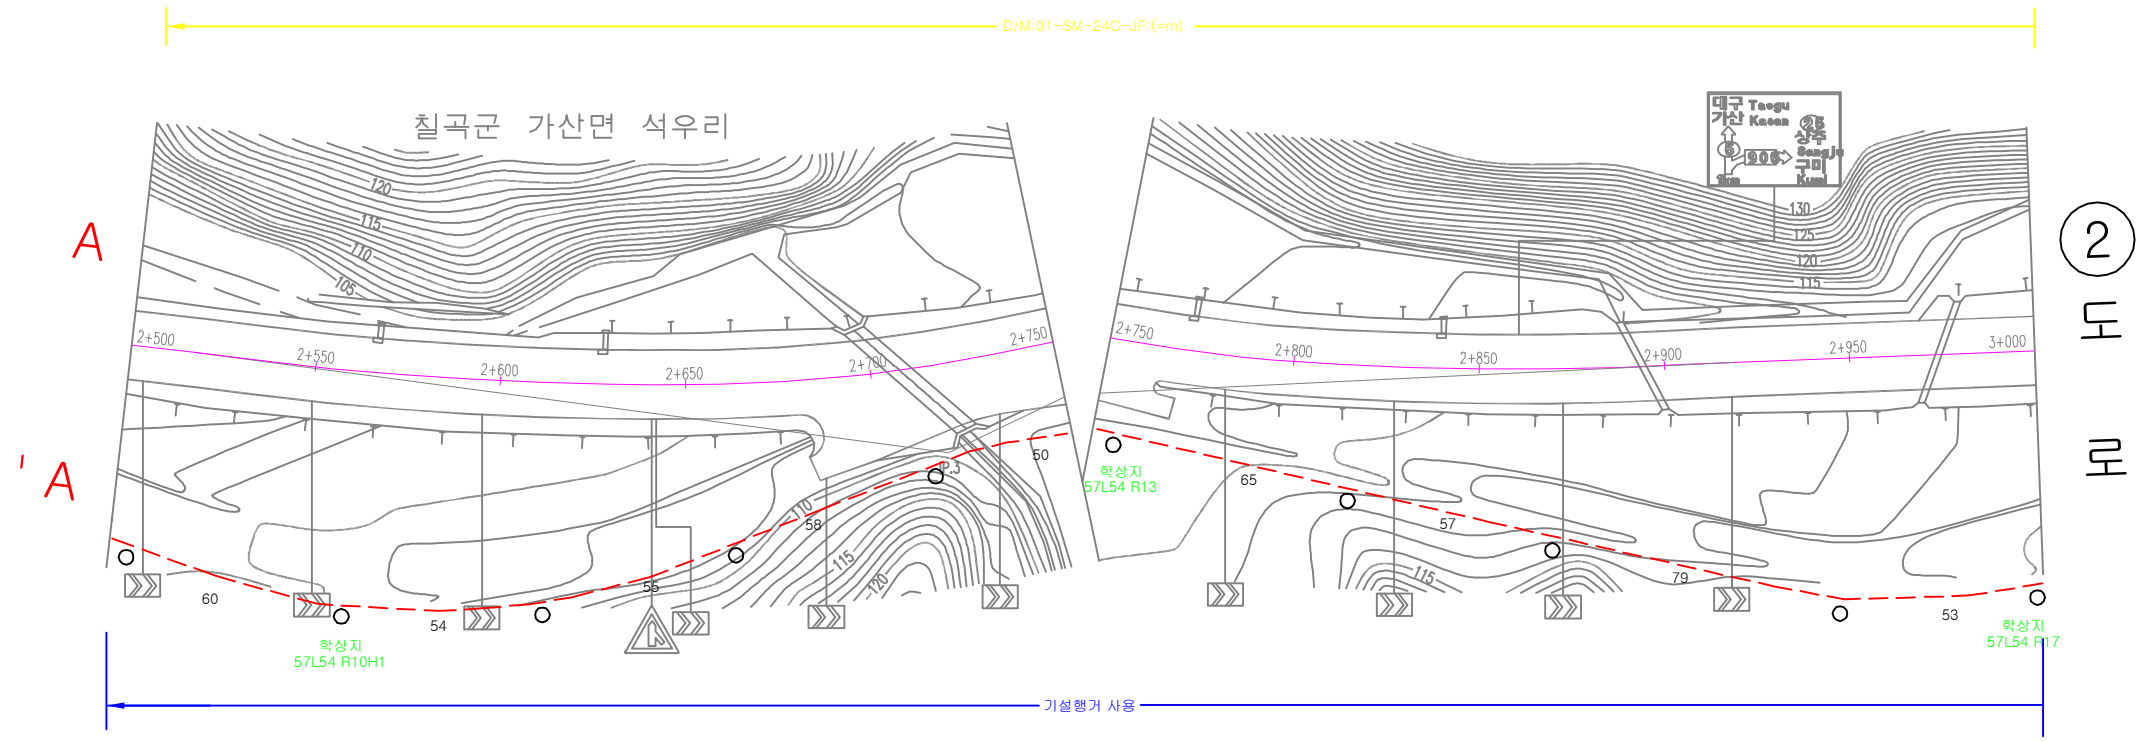
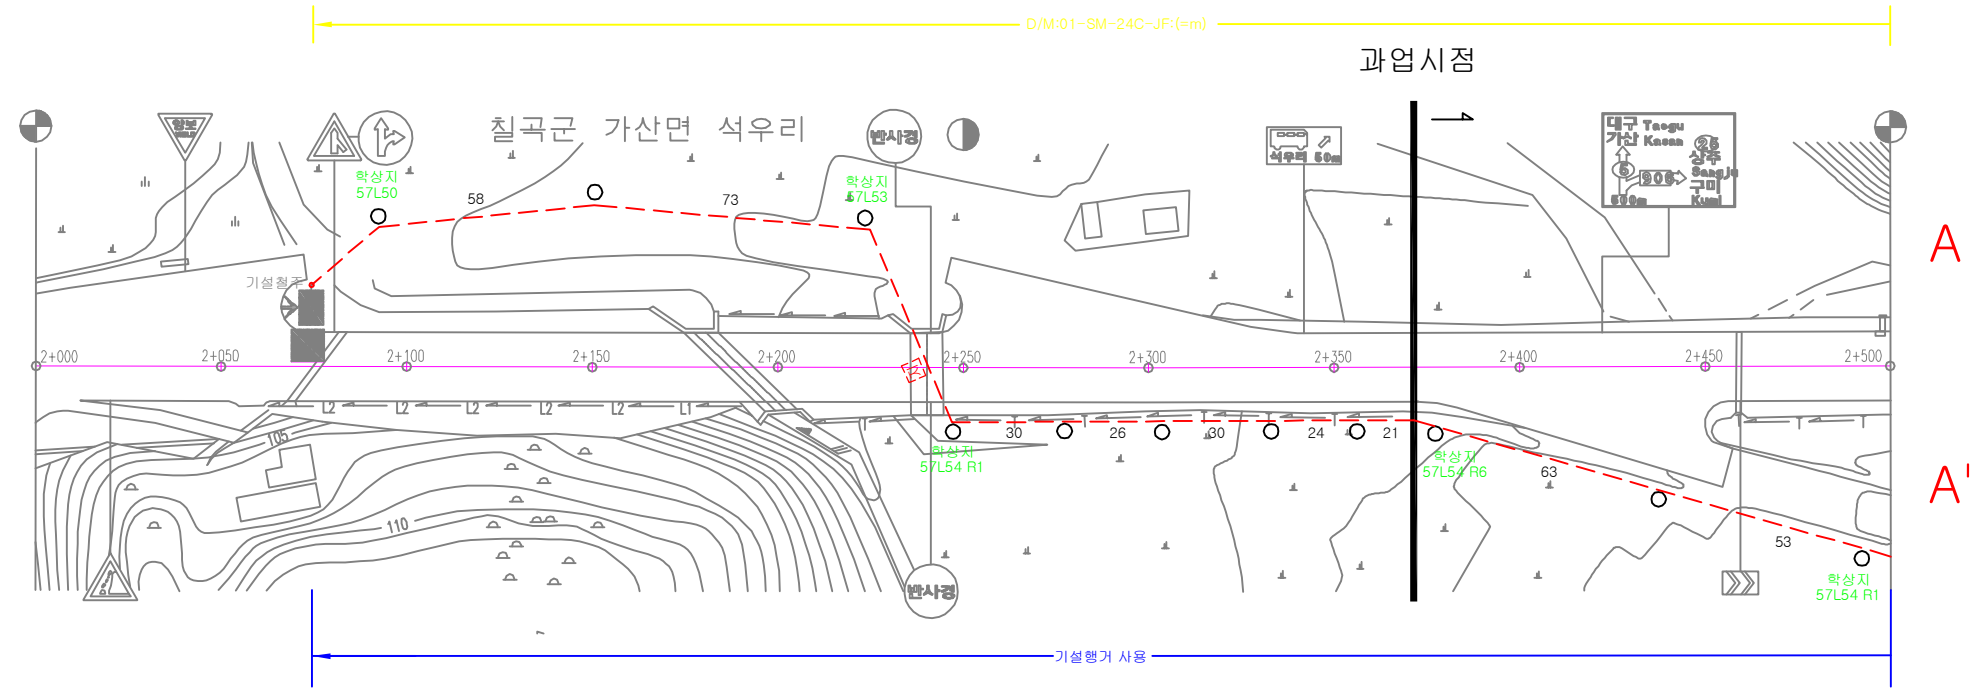




케이블 평면도 - 1



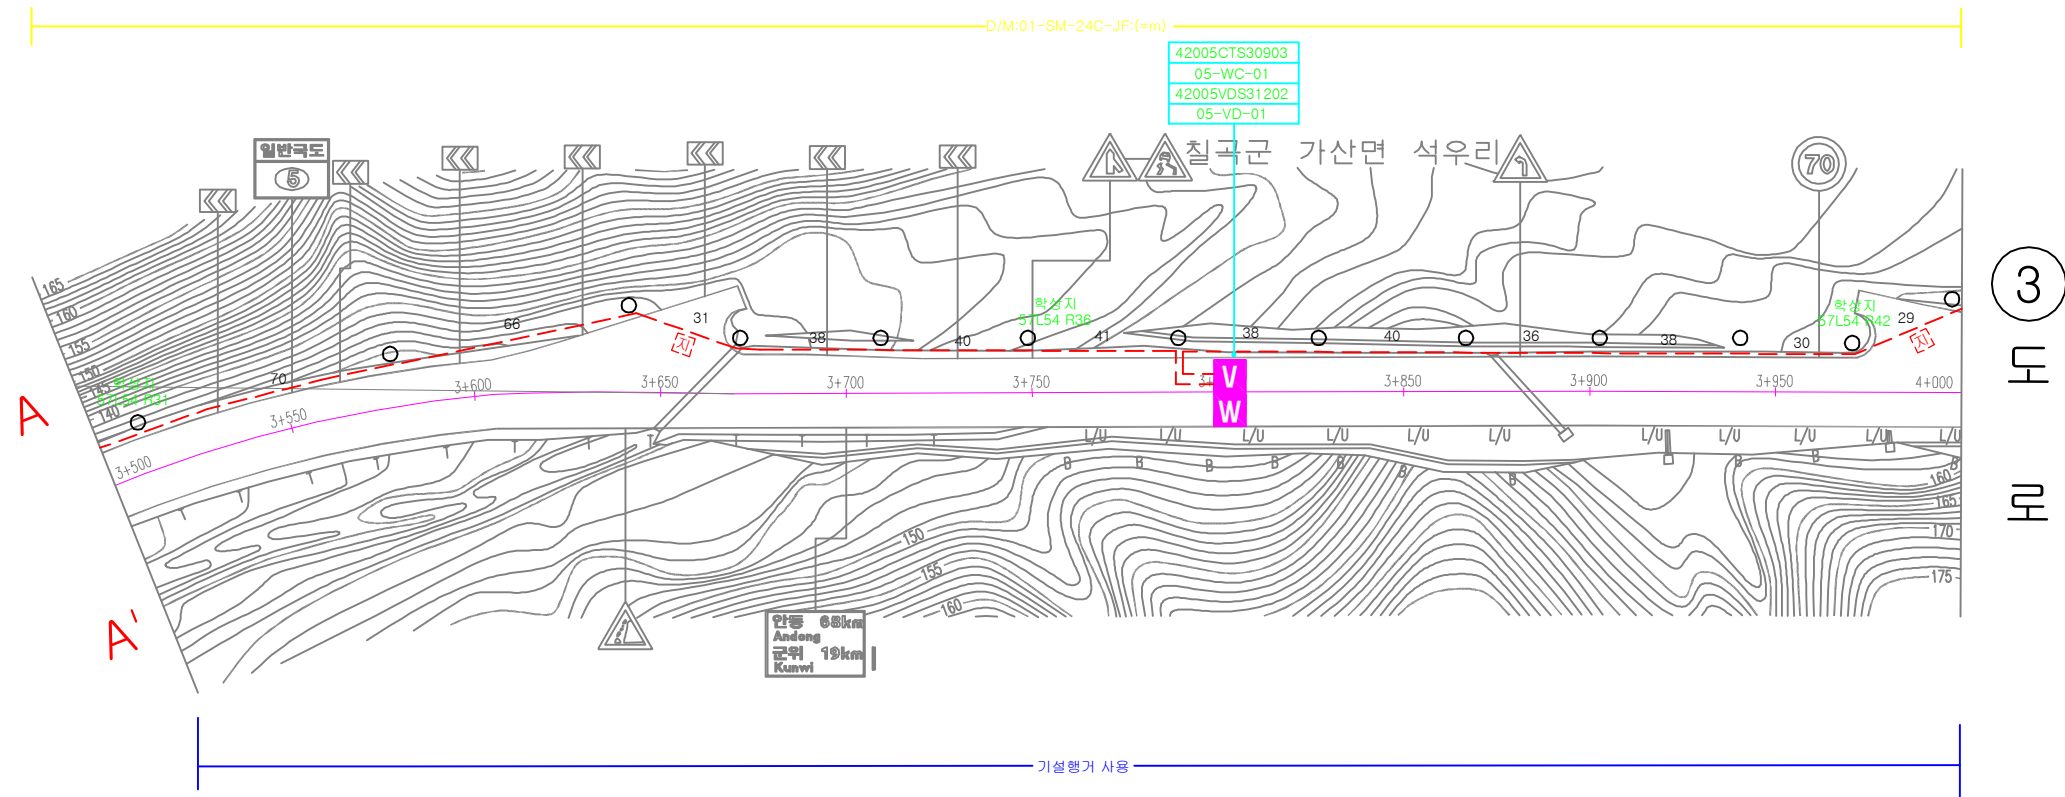
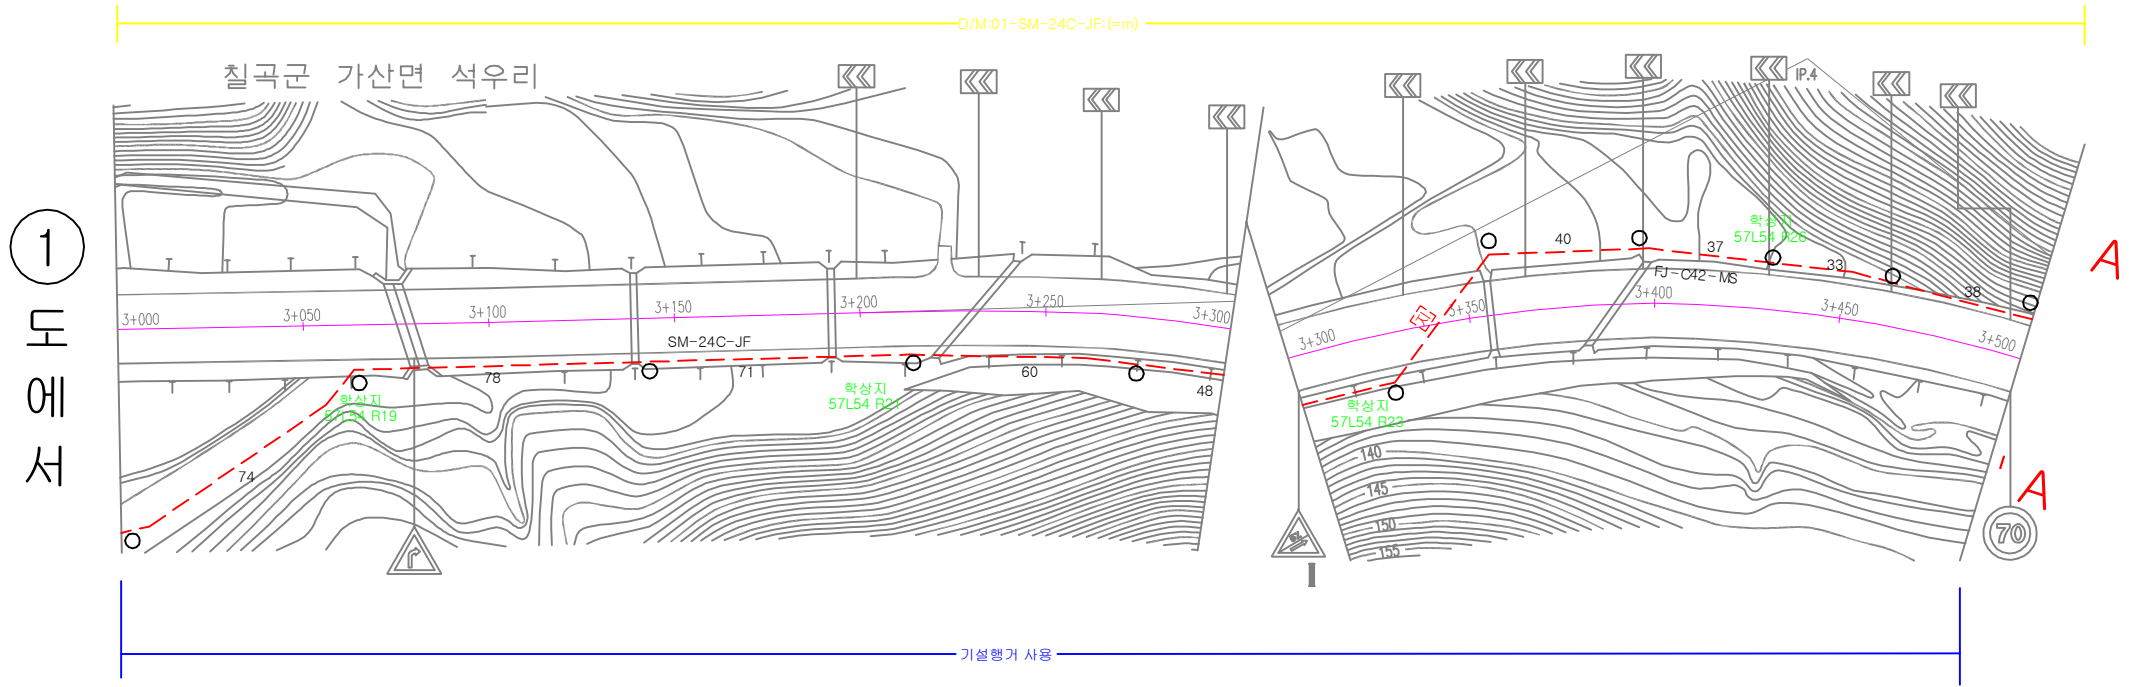
 국토교통부 부산지방국토관리청	설계사	 [주]용진엔지니어링 YJ ENGINEERING CO., LTD. 문엔지니어링株式会社						축척	A1 : 1/1000 A3 : 1/2000	도면명	케이블 평면도 - 1
	시공사		1	2013.07	기본 및 실시 설계	최형창	정선진	안중호	CAD파일명	EC-005.dwg	도면번호
사업명	2013년도 부산청 국도 ITS 구축설계		개정번호	일자	개정 사유	작성자	검토자	책임자		일련번호	05/35



케이블 평면도 - 1



 국토교통부 부산지방국토관리청	설계사	 [주]용진엔지니어링 YJ ENGINEERING CO., LTD. 문엔지니어링株式会社						축척	A1 : 1/1000 A3 : 1/2000	도면명	케이블 평면도 - 1
	시공사		1	2013.07	기본 및 실시 설계	최형창	정선진	안종호	CAD파일명	EC-005.dwg	도면번호
사업명	2013년도 부산청 국도 ITS 구축설계		개정번호	일자	개정 사유	작성자	검토자	책임자		일련번호	05/35

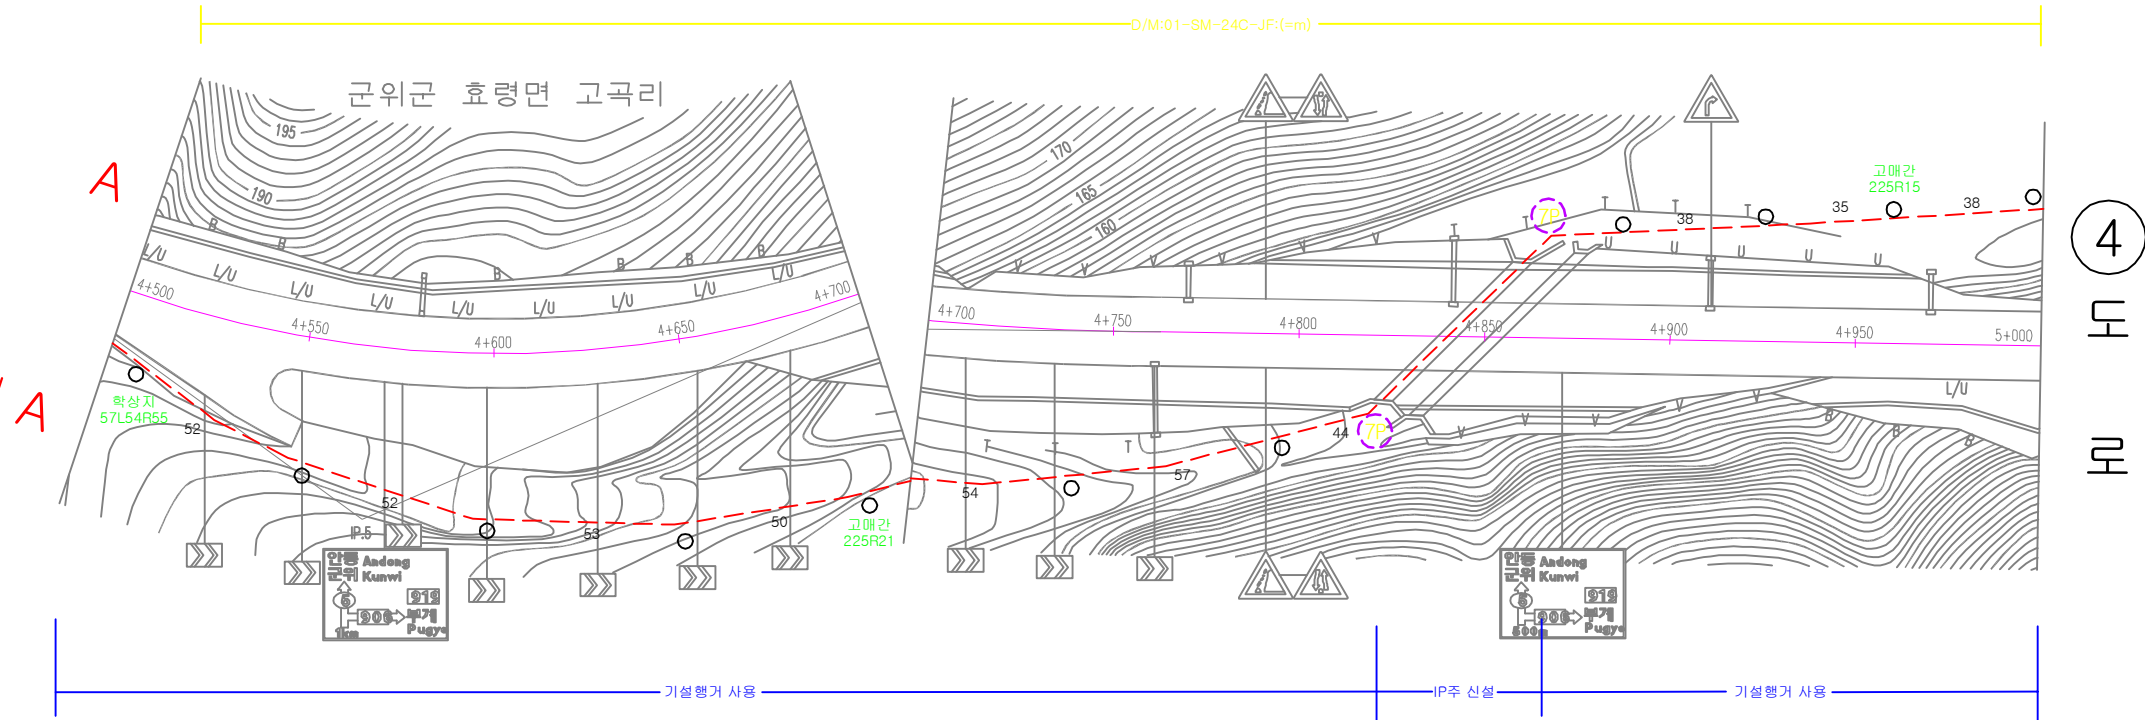
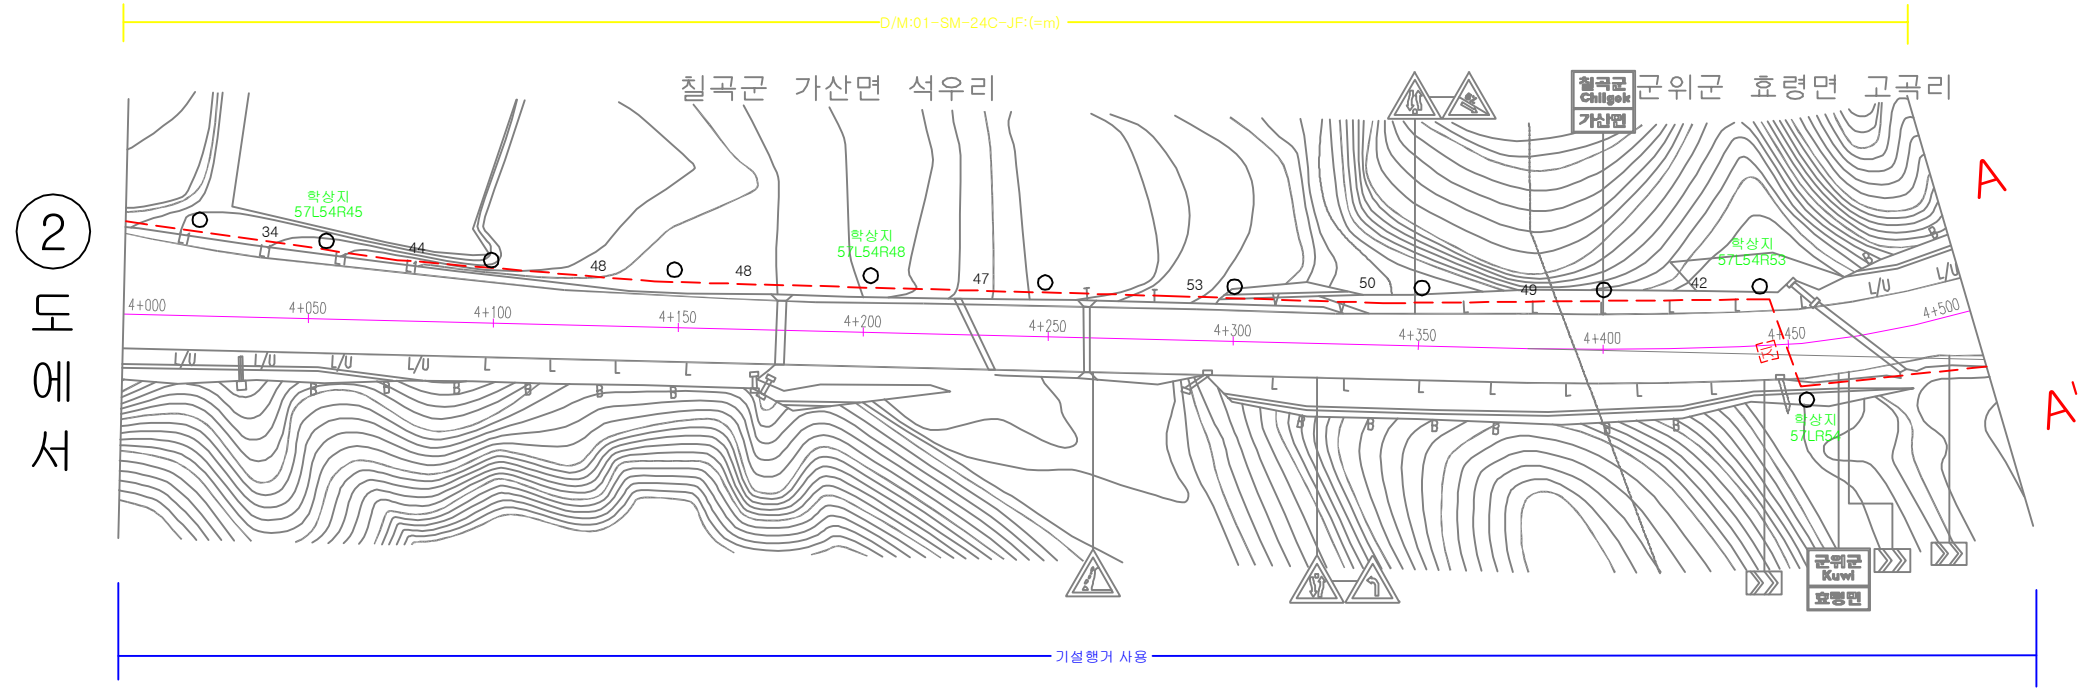
케이블 평면도-2





 국토교통부 부산지방국토관리청	설계사	 [주]용진엔지니어링 YJ ENGINEERING CO., LTD. 문엔지니어링株式会社						축척	A1 : 1/1000 A3 : 1/2000	도면명	케이블 평면도-2
	시공사		1	2013.07	기본 및 실시설계	최형창	정선진	안중호	CAD파일명	EC-006.dwg	도면번호
사업명	2013년도 부산청 국도 ITS 구축설계		개정번호	일자	개정사유	작성자	검토자	책임자		일련번호	06/35

케이블 평면도 - 3

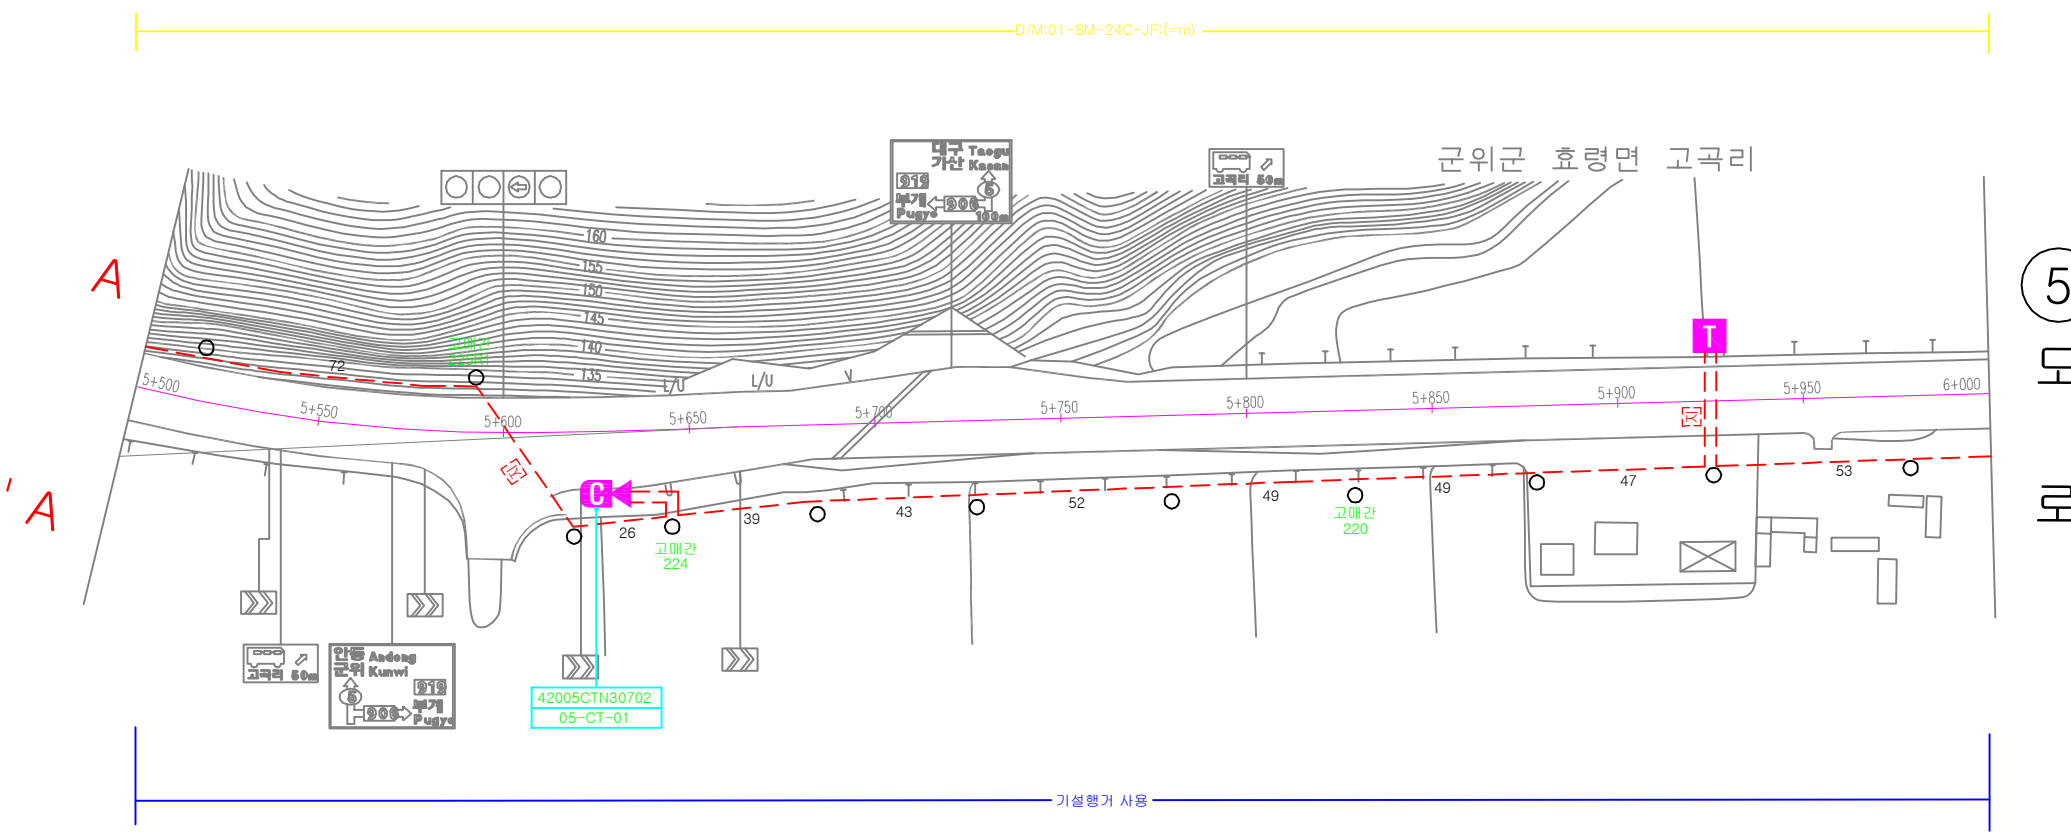
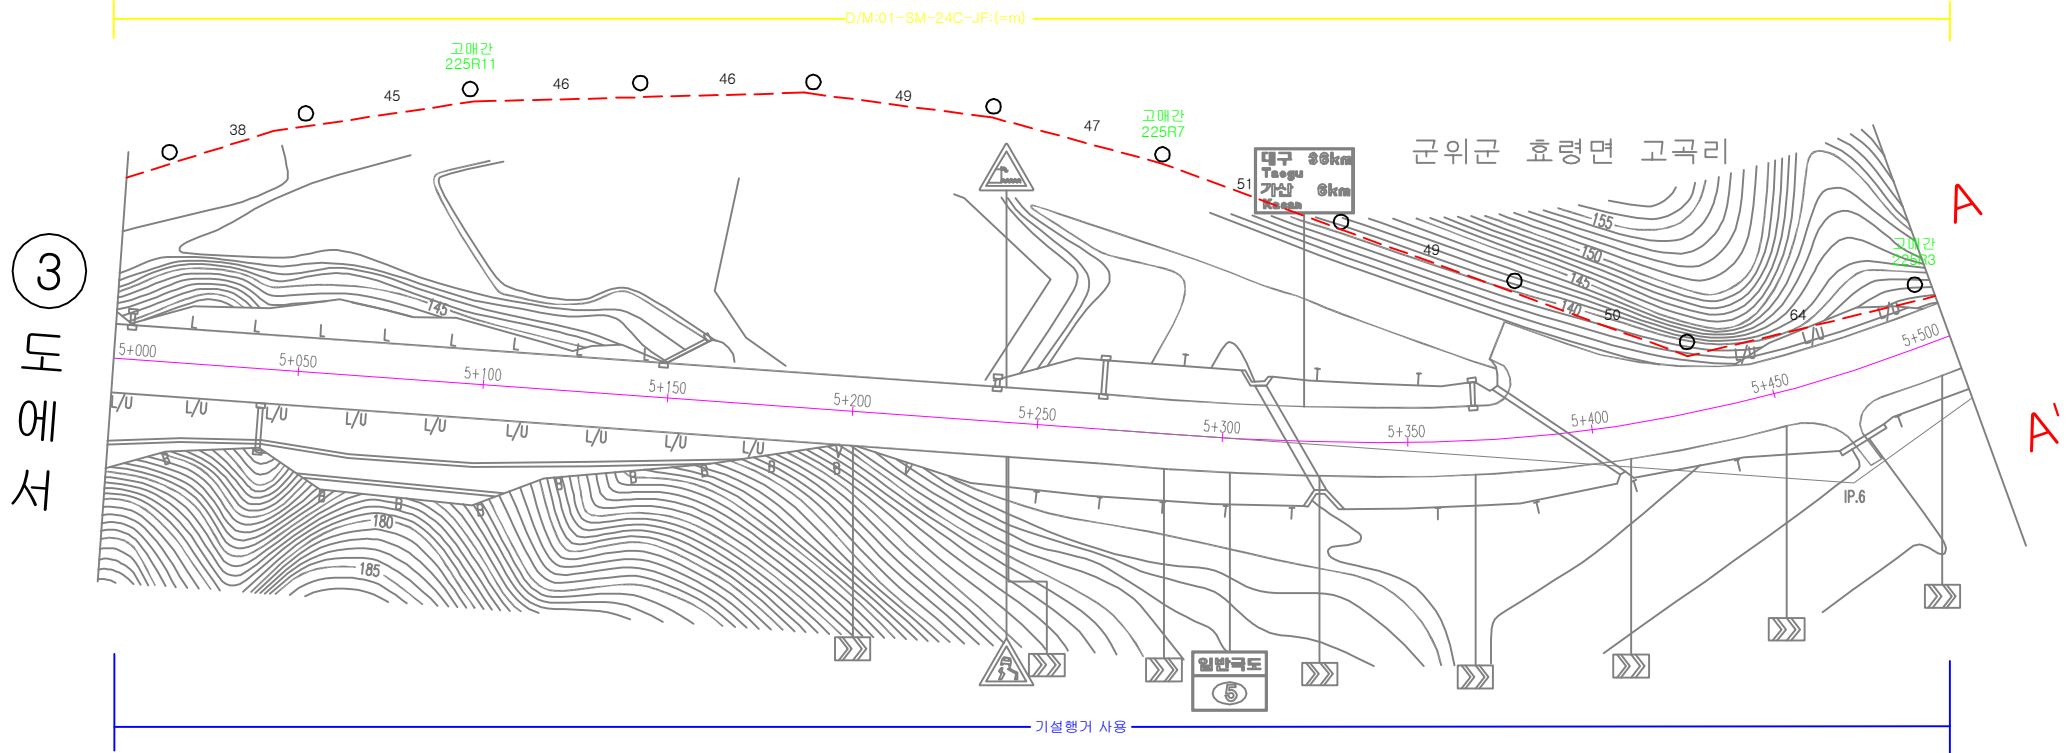
3
5호선(칠곡-의성)
28





 국토교통부 부산지방국토관리청	설계사	 [주]용진엔지니어링 YJ ENGINEERING CO., LTD. YJ 엔지니어링株式会社						축척	A1 : 1/1000 A3 : 1/2000	도면명	케이블 평면도 - 3	
	시공사								CAD파일명	EC-007.dwg	도면번호	EC - 007
사업명	2013년도 부산청 국도 ITS 구축설계		1	2013.07	기본 및 실시설계	최형창	정선진	안중호			일련번호	07/35
			개정번호	일자	개정사유	작성자	검토자	책임자				

케이블 평면도 - 4

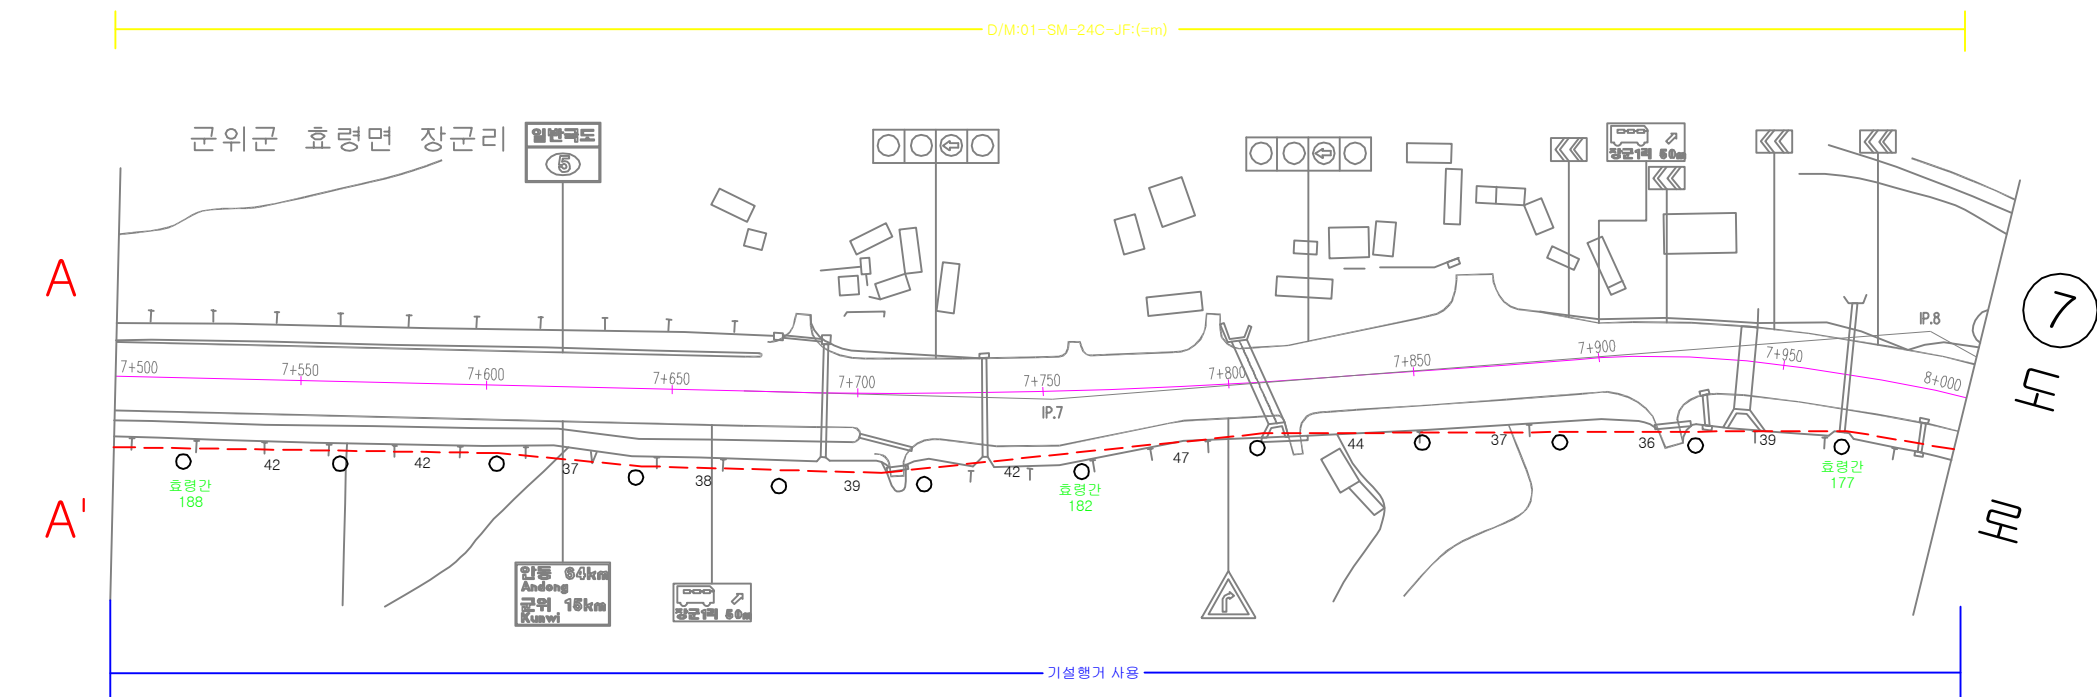
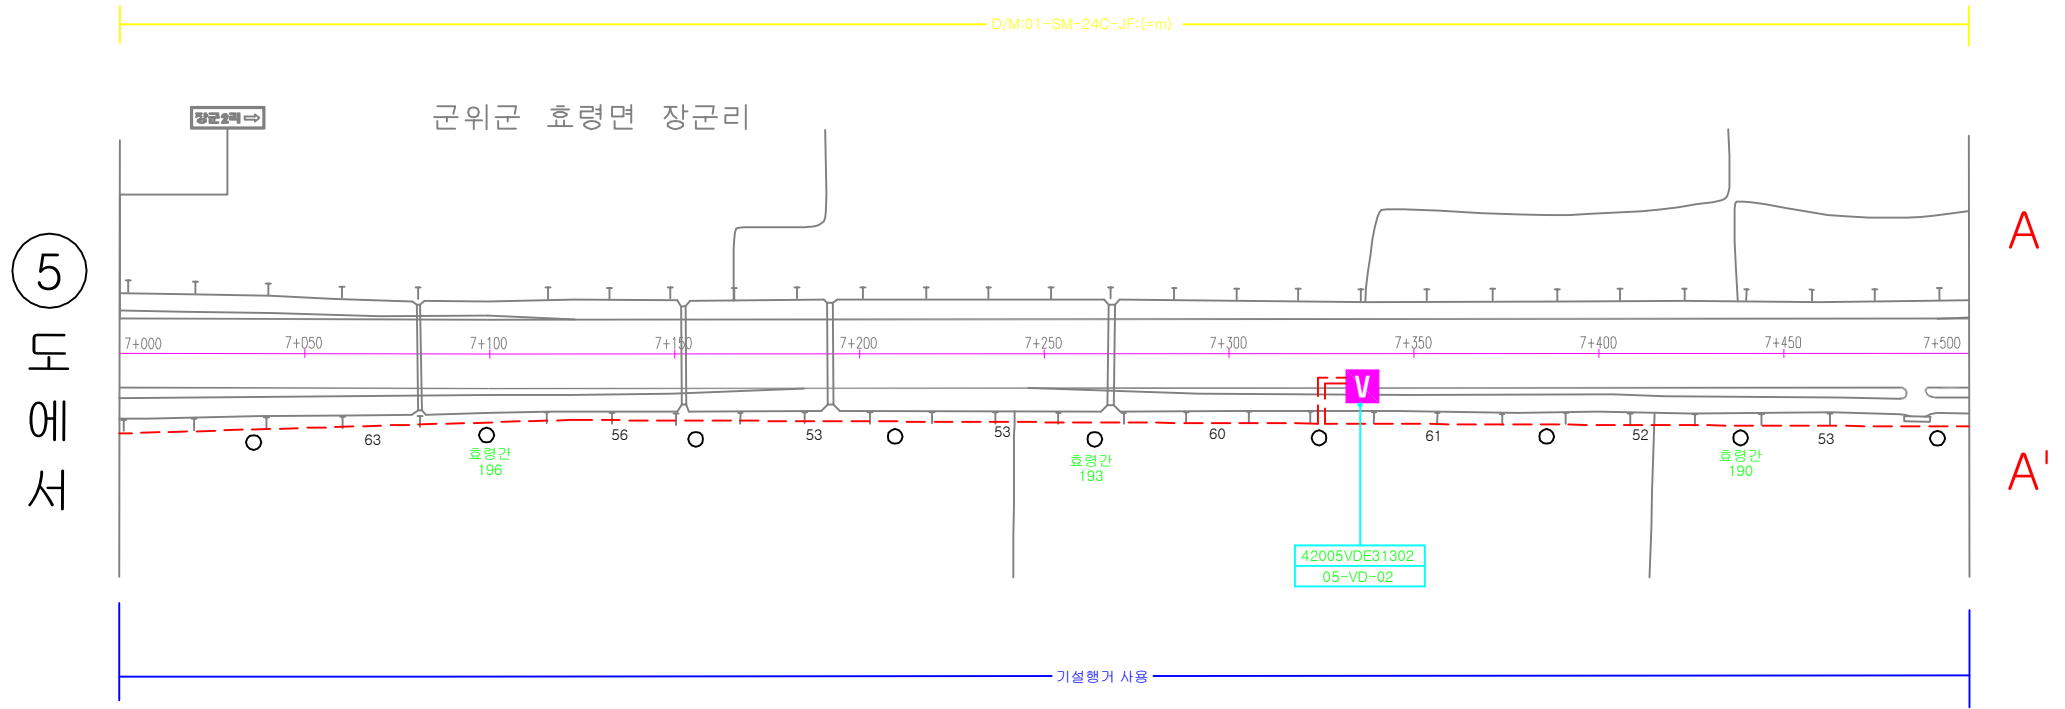
4
5호선(철국-의성)
28





 국토교통부 부산지방국토관리청	설계사  [주]용진엔지니어링 YJ ENGINEERING CO., LTD. 문엔지니어링株式会社							축척 A1 : 1/1000 A3 : 1/2000	도면명 케이블 평면도 - 4
	시공사 2013년도 부산청 국도 ITS 구축설계		1 개정번호	2013.07 일자	기본 및 실시설계 개정 사유	최형창 작성자	정성진 검토자	안종호 책임자	CAD파일명 EC-008.dwg
									일련번호 08/35

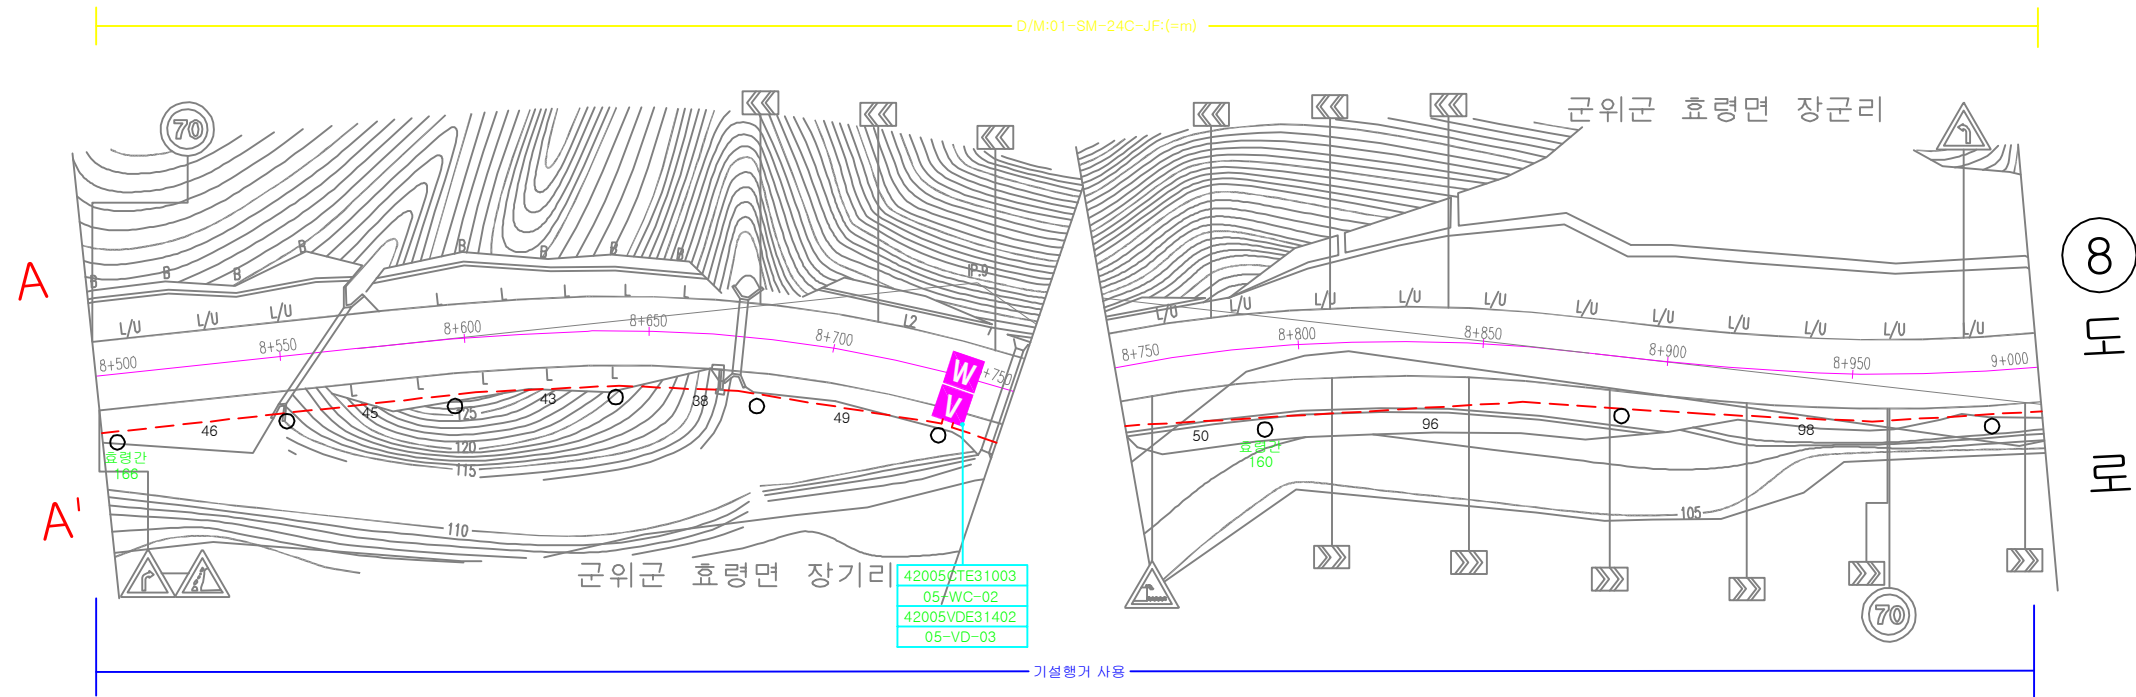
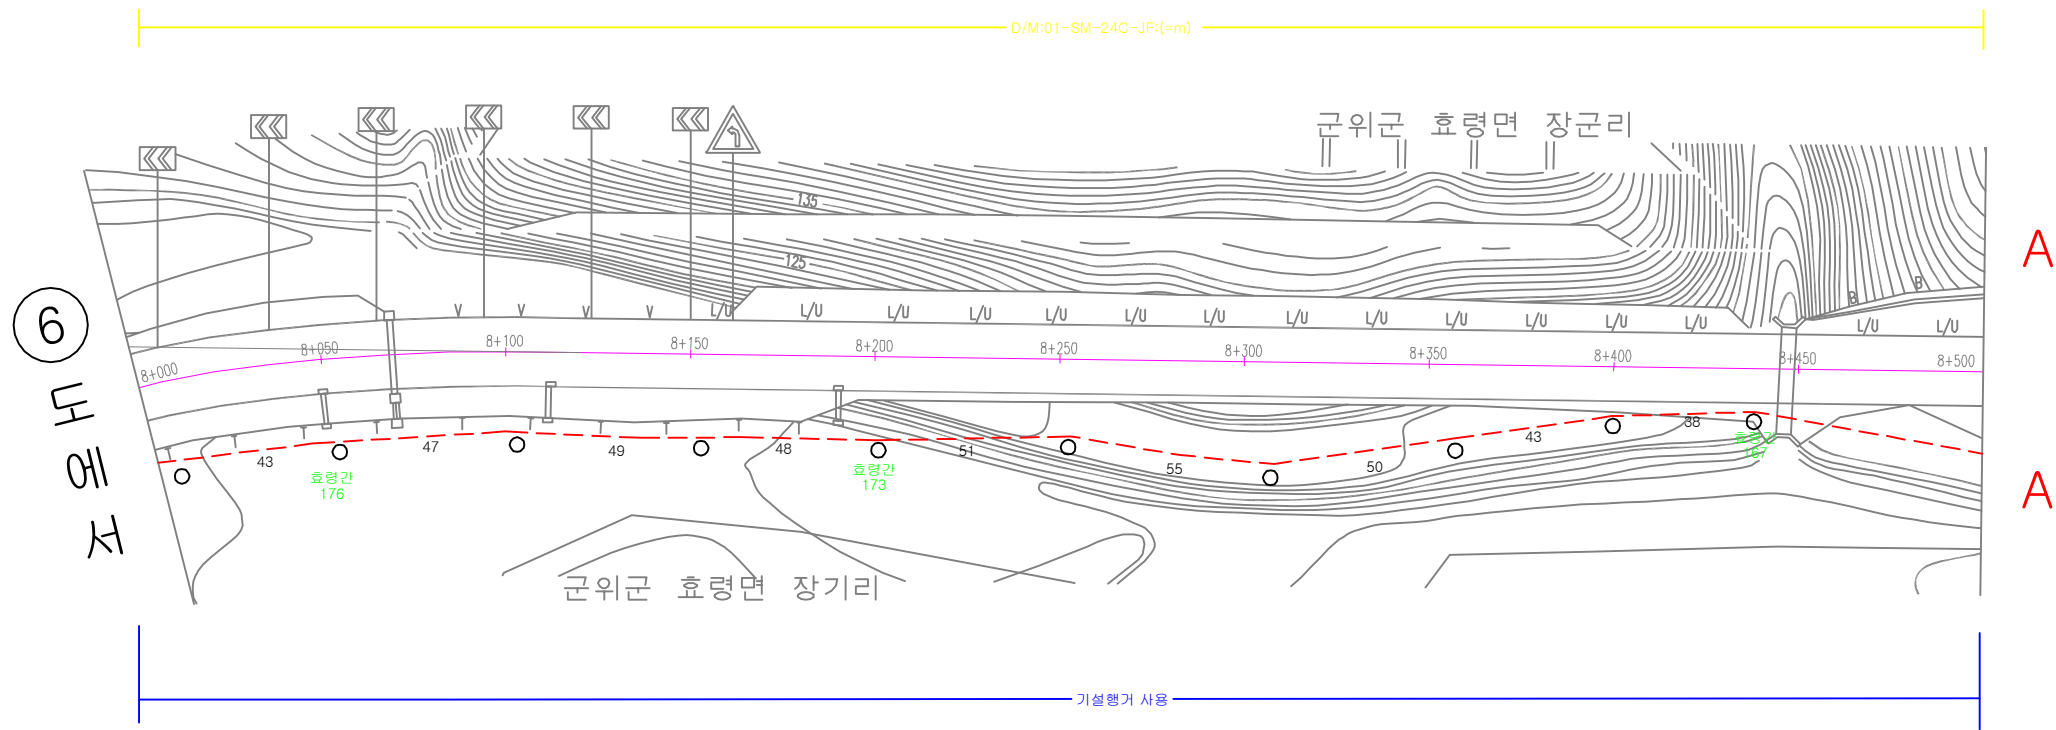
케이블 평면도 - 6



6
5호선(칠곡-의성)
28



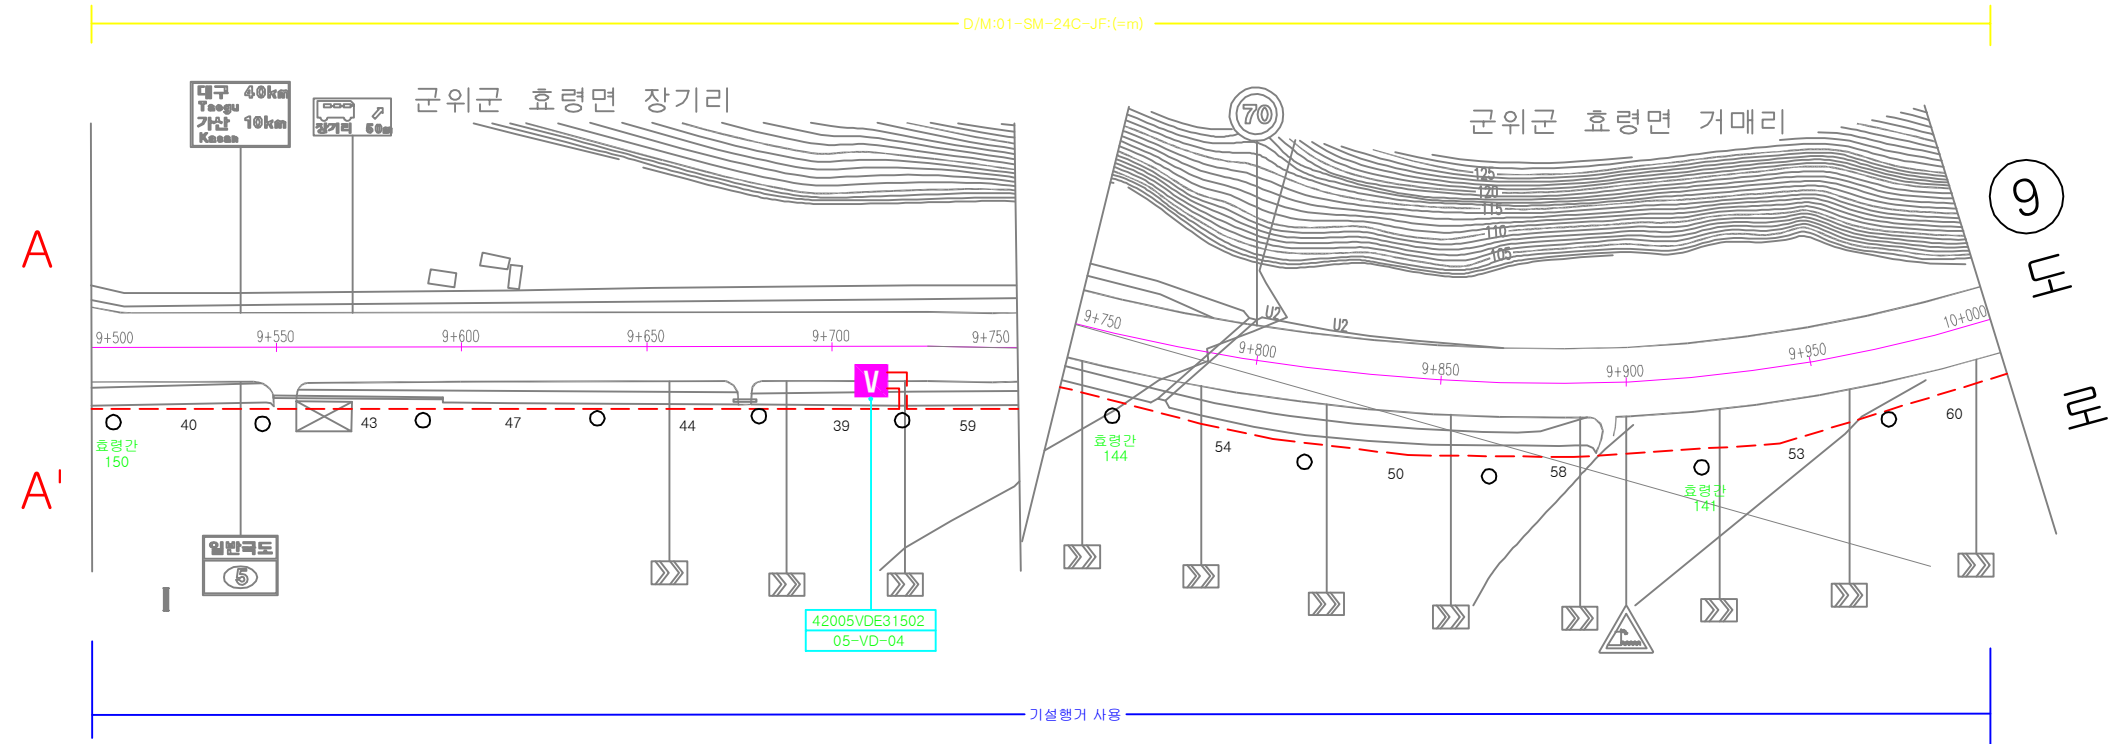
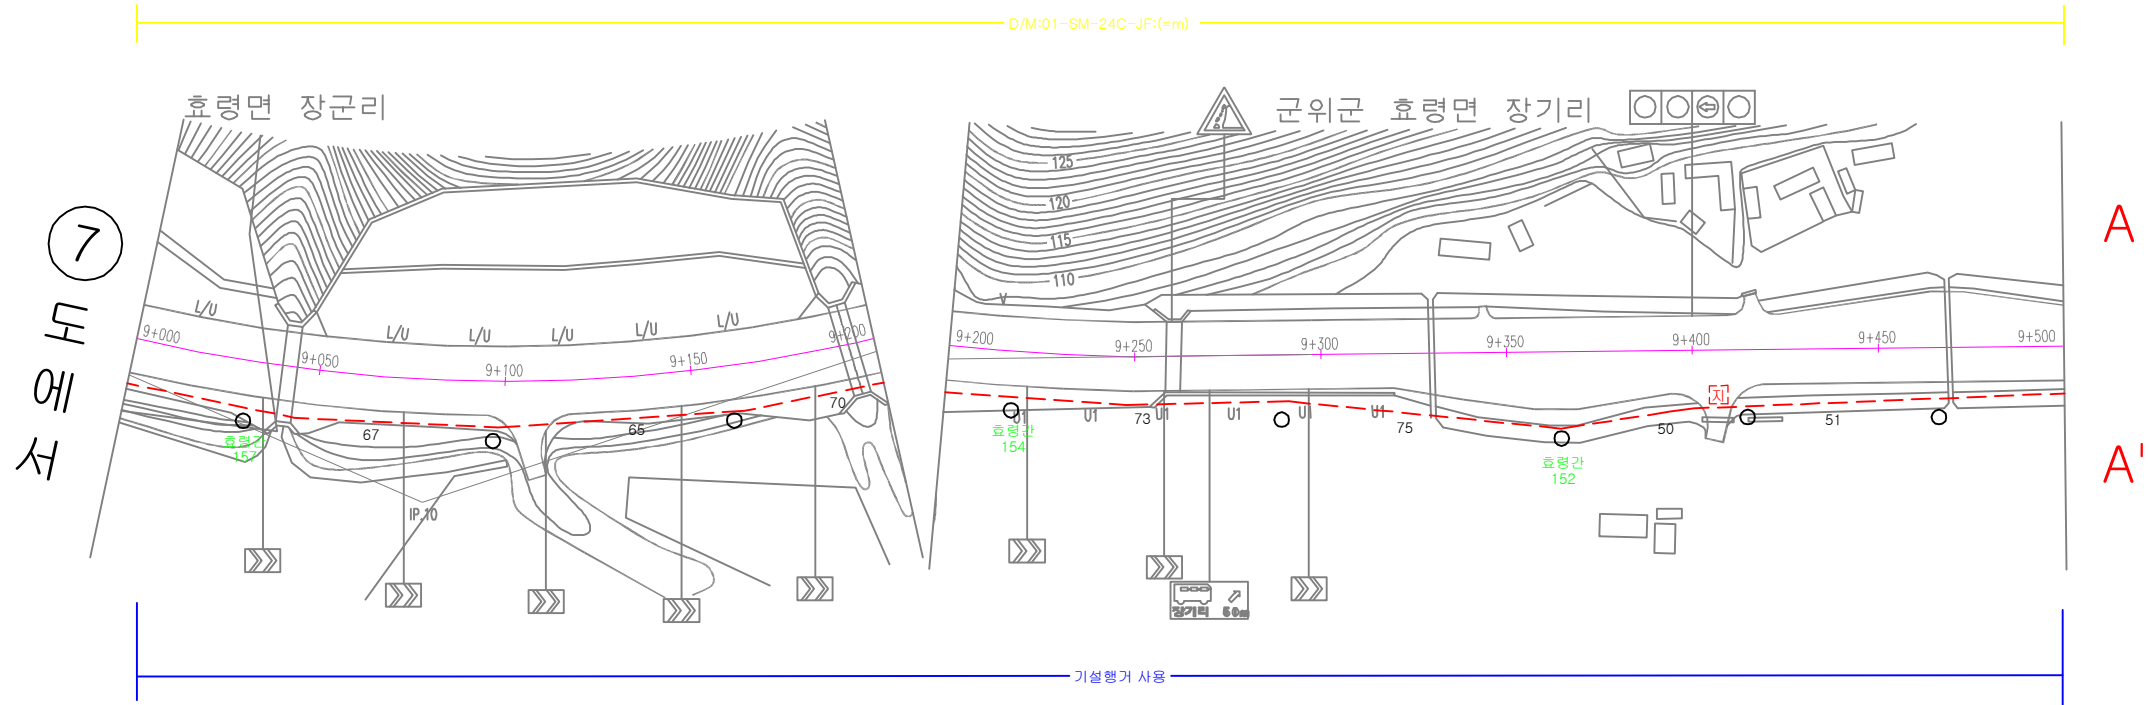
 국토교통부 부산지방국토관리청	실계사	 [주]용진엔지니어링 YJ ENGINEERING CO., LTD. 문엔지니어링株式会社						축척	A1 : 1/1000 A3 : 1/2000	도면명	케이블 평면도 - 6
	시공사		1	2013.07	기본 및 실시 설계	최형창	정선진	안종호	CAD파일명	EC-010.dwg	도면번호
사업명	2013년도 부산청 국토 ITS 구축설계		개정번호	일자	개정사유	작성자	검토자	책임자		일련번호	10/35



케이블 평면도 - 7



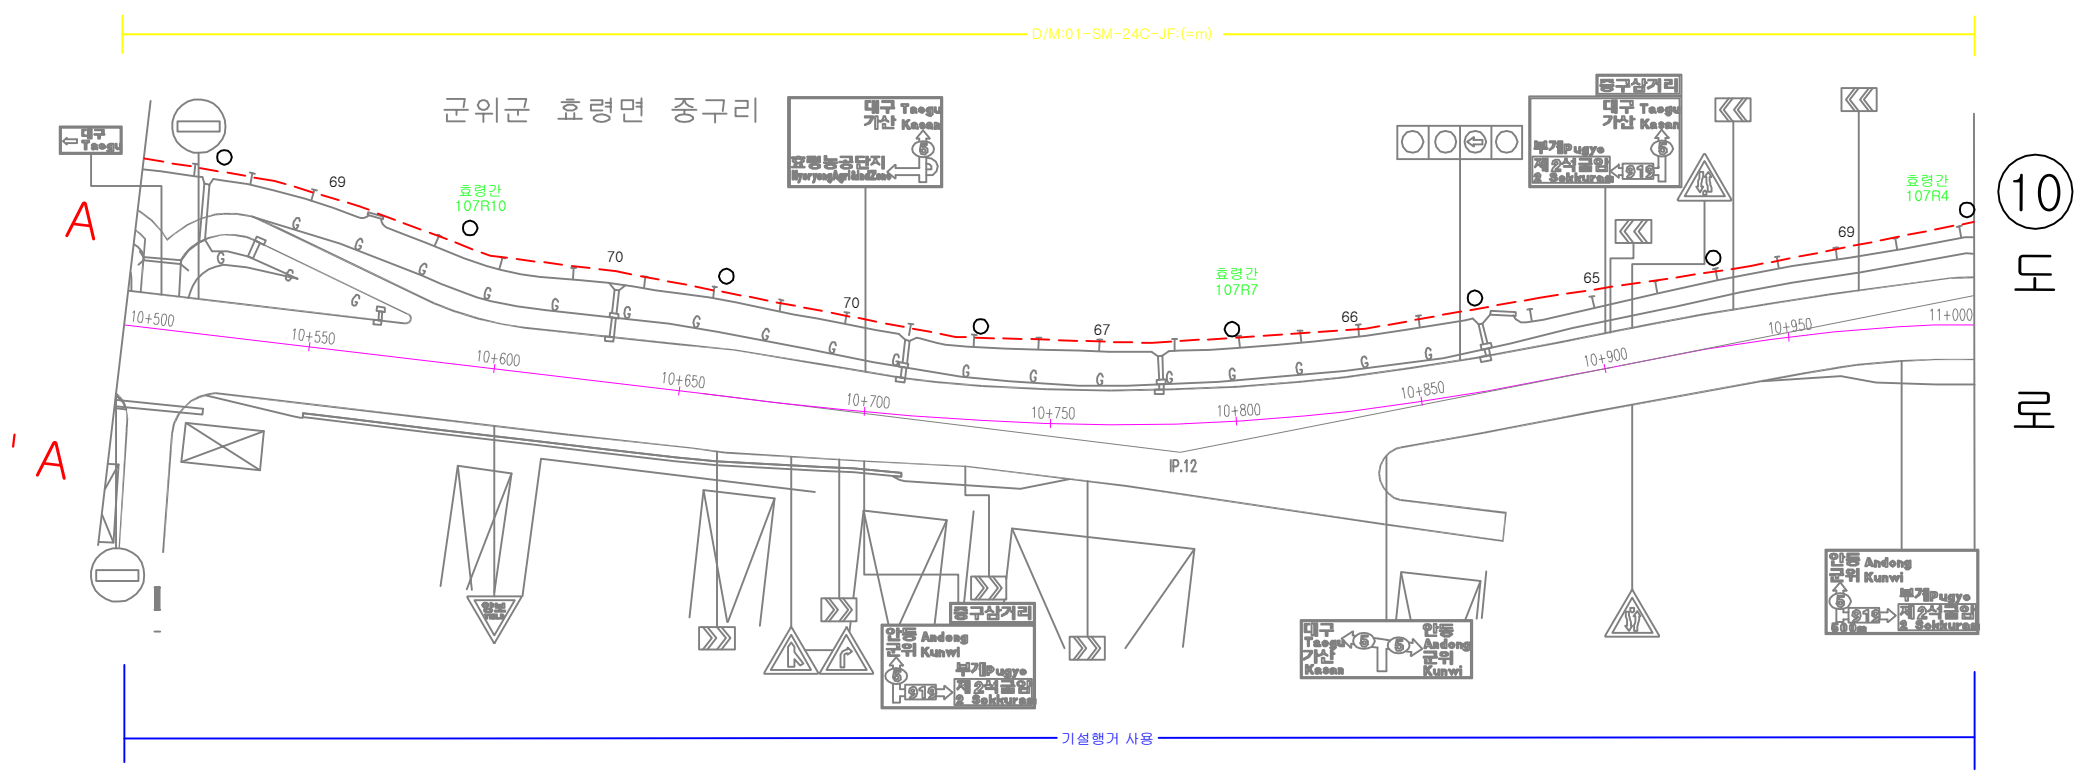
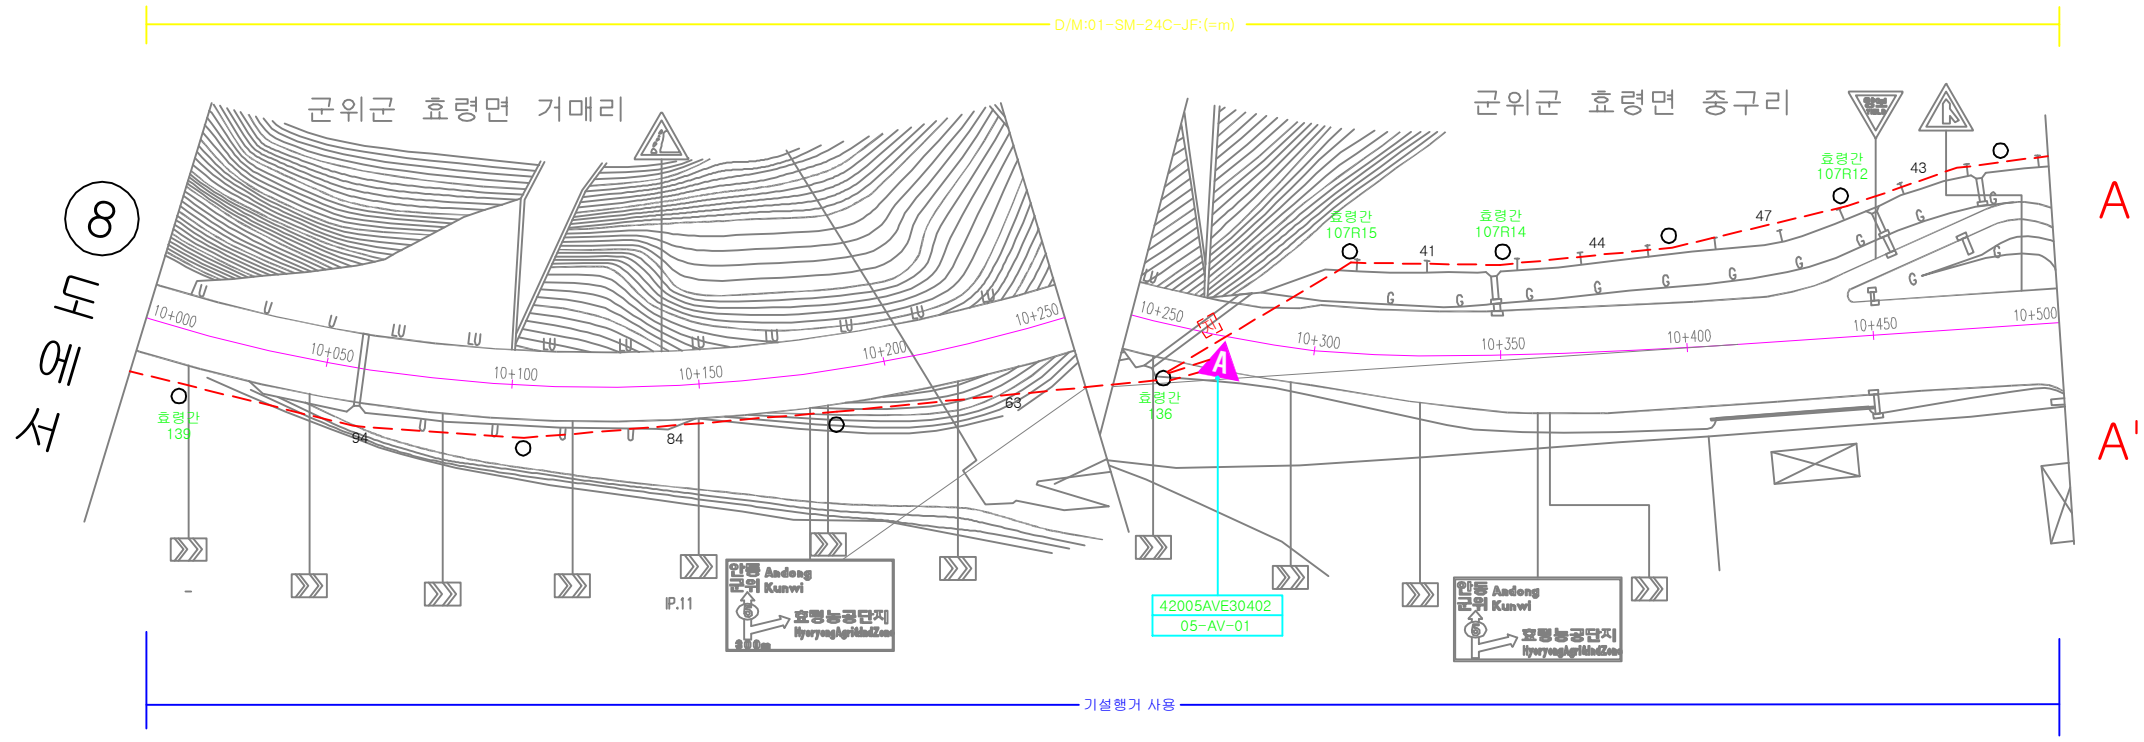
 국토교통부 부산지방국토관리청	설계사	 [주]용진엔지니어링 YJ ENGINEERING CO., LTD. 문엔지니어링株式会社						축척	A1 : 1/1000 A3 : 1/2000	도면명	케이블 평면도 - 7	
	시공사								CAD파일명	EC-011.dwg	도면번호	EC - 011
사업명	2013년도 부산청 국도 ITS 구축설계		1	2013.07	기본 및 실시설계	최형창	정선진	안종호			일련번호	11/35
			개정번호	일자	개정사유	작성자	검토자	책임자				



케이블 평면도 - 8



 국토교통부 부산지방국토관리청	설계사	 [주]용진엔지니어링 YJ ENGINEERING CO., LTD. 문엔지니어링株式会社						축척	A1 : 1/1000 A3 : 1/2000	도면명	케이블 평면도 - 8	
	시공사								CAD파일명	EC-012.dwg	도면번호	EC - 012
사업명	2013년도 부산청 국도 ITS 구축설계		1	2013.07	기본 및 실시설계	최형창	정선진	안종호			일련번호	12/35
			개정번호	일자	개정 사유	작성자	검토자	책임자				

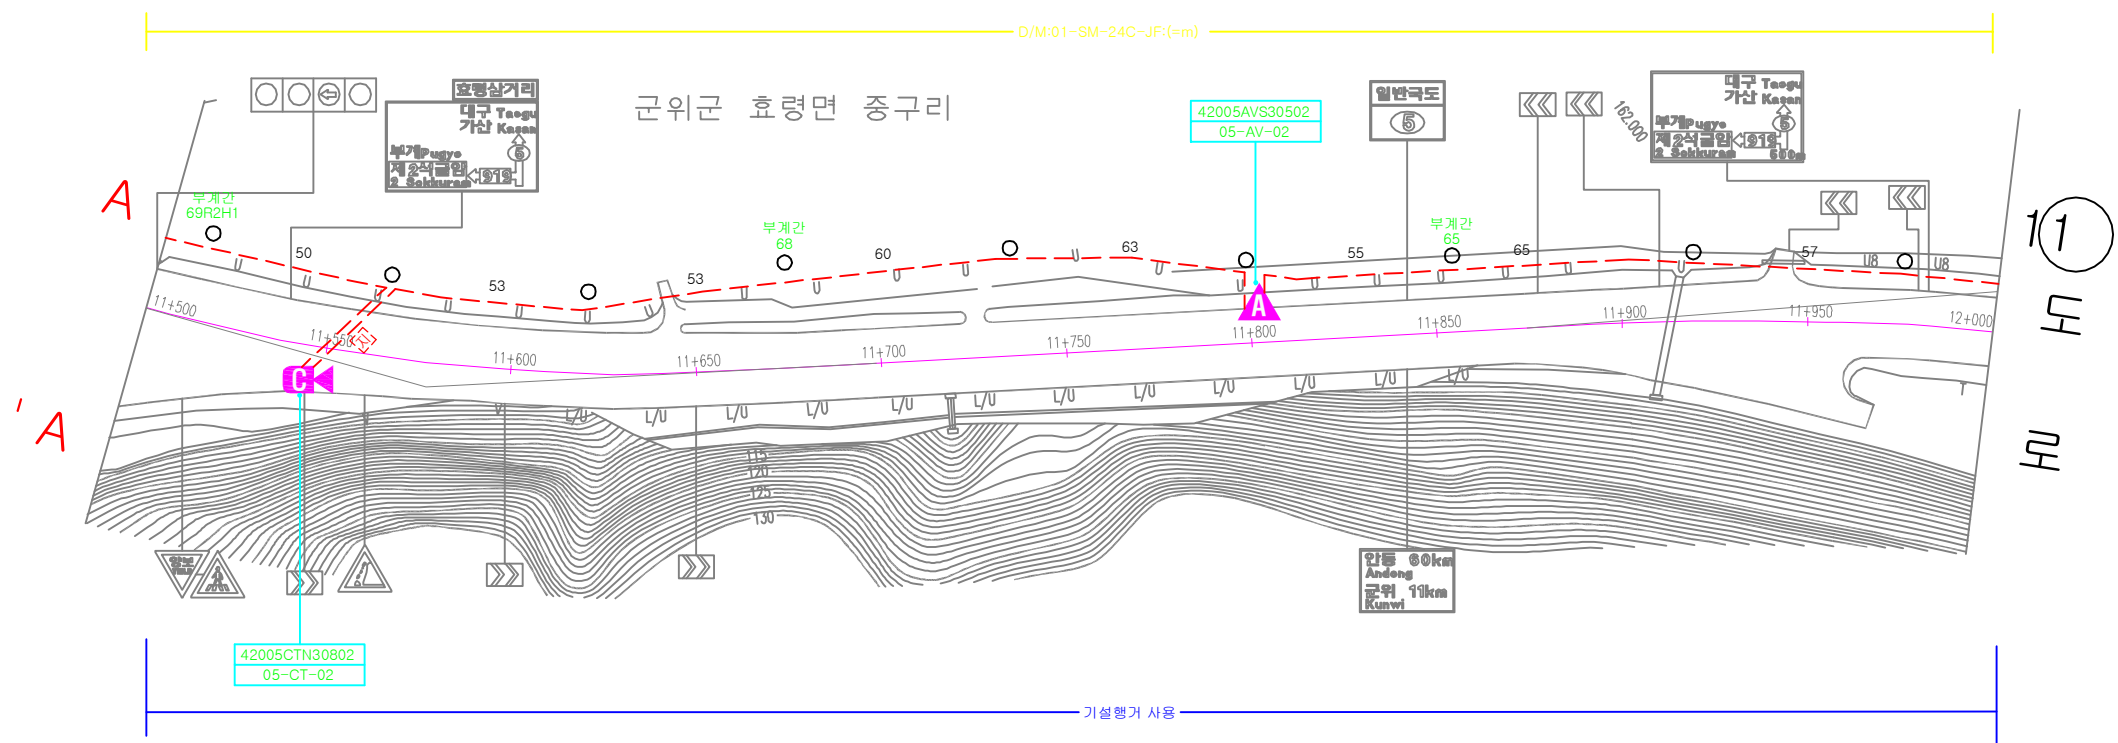
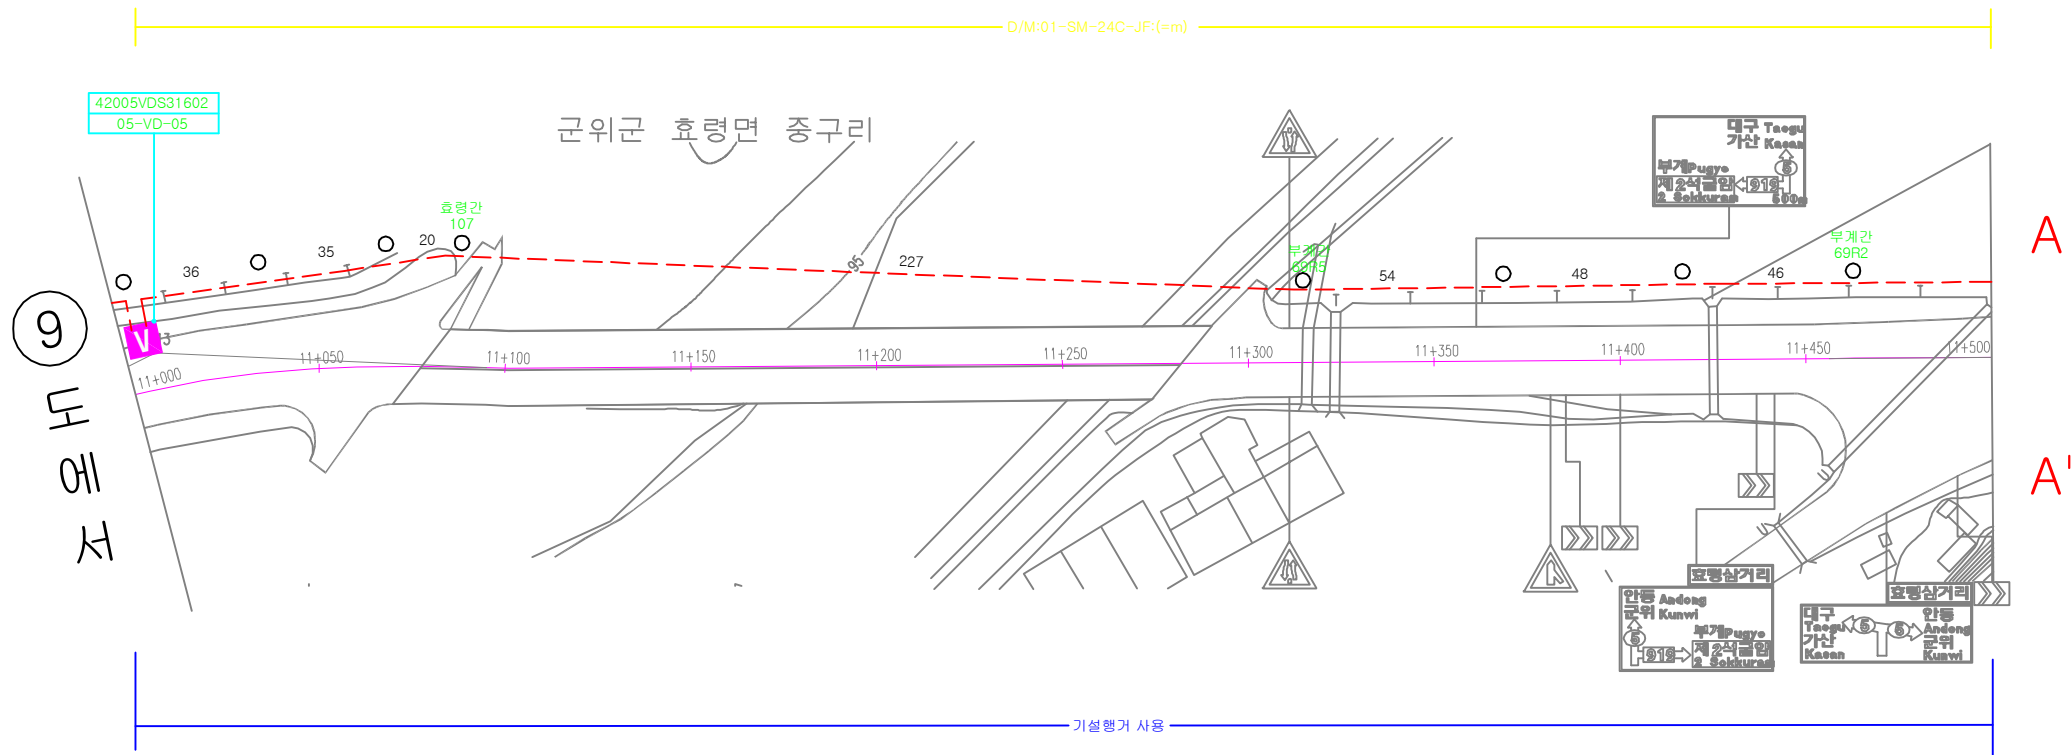
케이블 평면도-9





 국토교통부 부산지방국토관리청	실계사	 [주]용진엔지니어링 YJ ENGINEERING CO., LTD. 문엔지니어링株式会社							축척	A1 : 1/1000 A3 : 1/2000	도면명	케이블 평면도-9
	시공사		1	2013.07	기본 및 실시설계	최형창	정선진	안중호	CAD파일명	EC-013.dwg	도면번호	EC - 013
사업명	2013년도 부산청 국도 ITS 구축설계		개정번호	일자	개정 사유	작성자	검토자	책임자		일련번호	13/35	

케이블 평면도 - 10

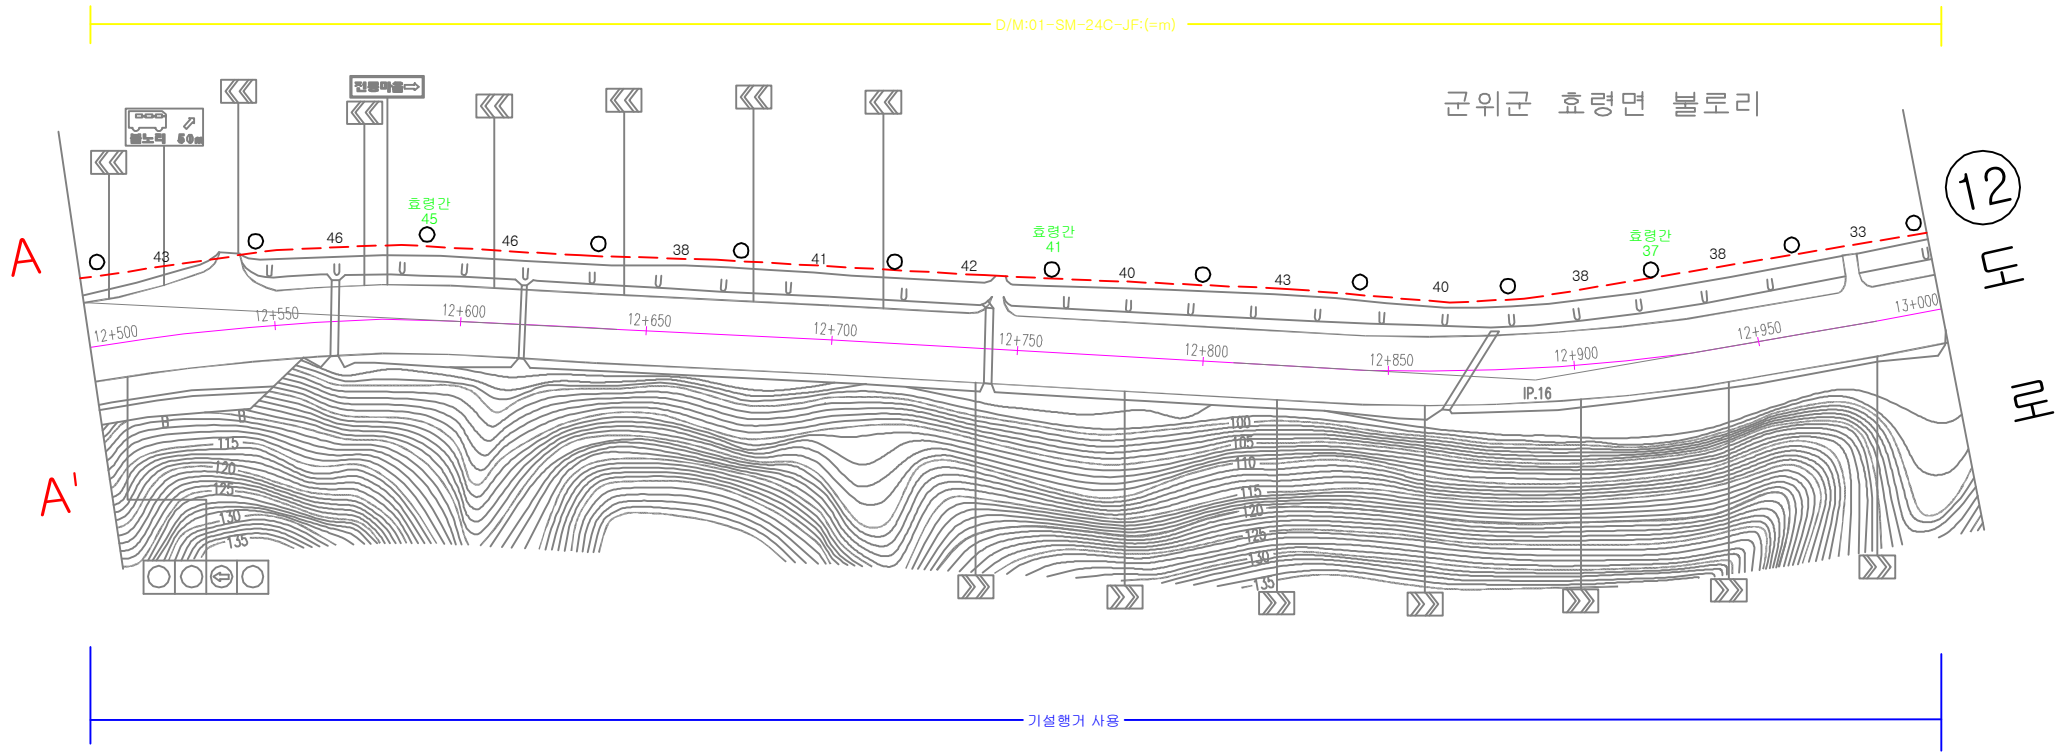
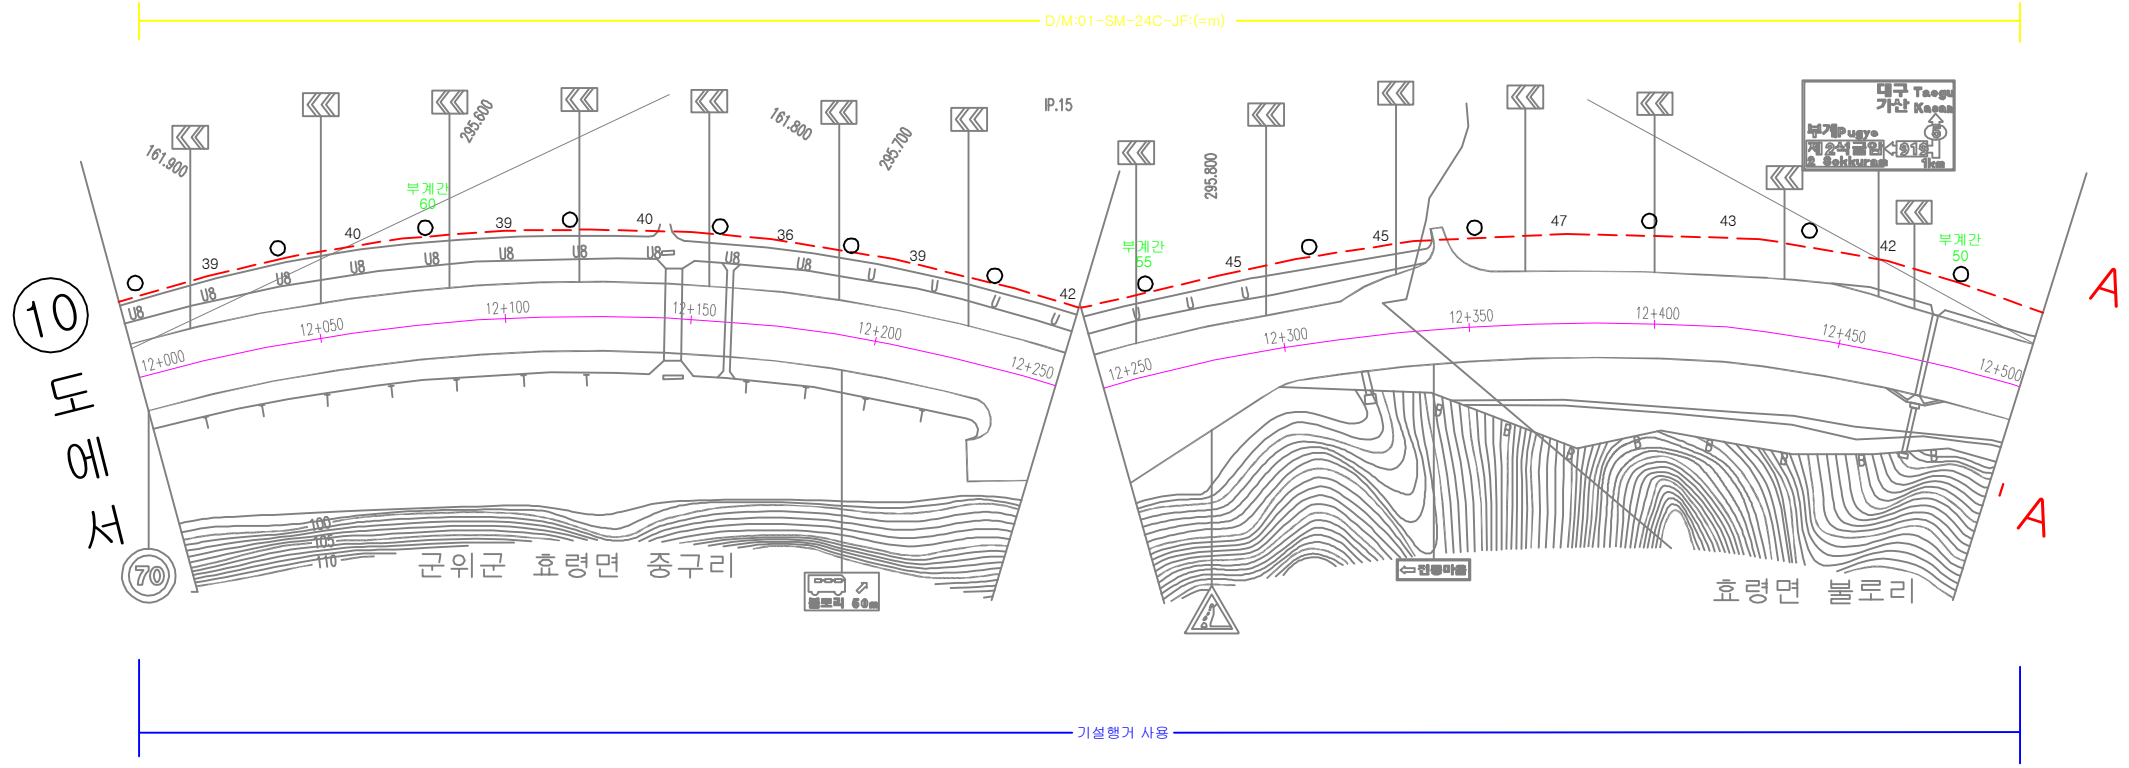
10
5호선(철국-의성)
28





 국토교통부 부산지방국토관리청	설계사	 [주]용진엔지니어링 YJ ENGINEERING CO., LTD. 문엔지니어링株式会社						축척	A1 : 1/1000 A3 : 1/2000	도면명	케이블 평면도 - 10
	시공사		1	2013.07	기본 및 실시설계	최형창	정선진	안중호	CAD파일명	EC-014.dwg	도면번호
사업명	2013년도 부산청 국도 ITS 구축설계		개정번호	일자	개정사유	작성자	검토자	책임자		일련번호	14/35

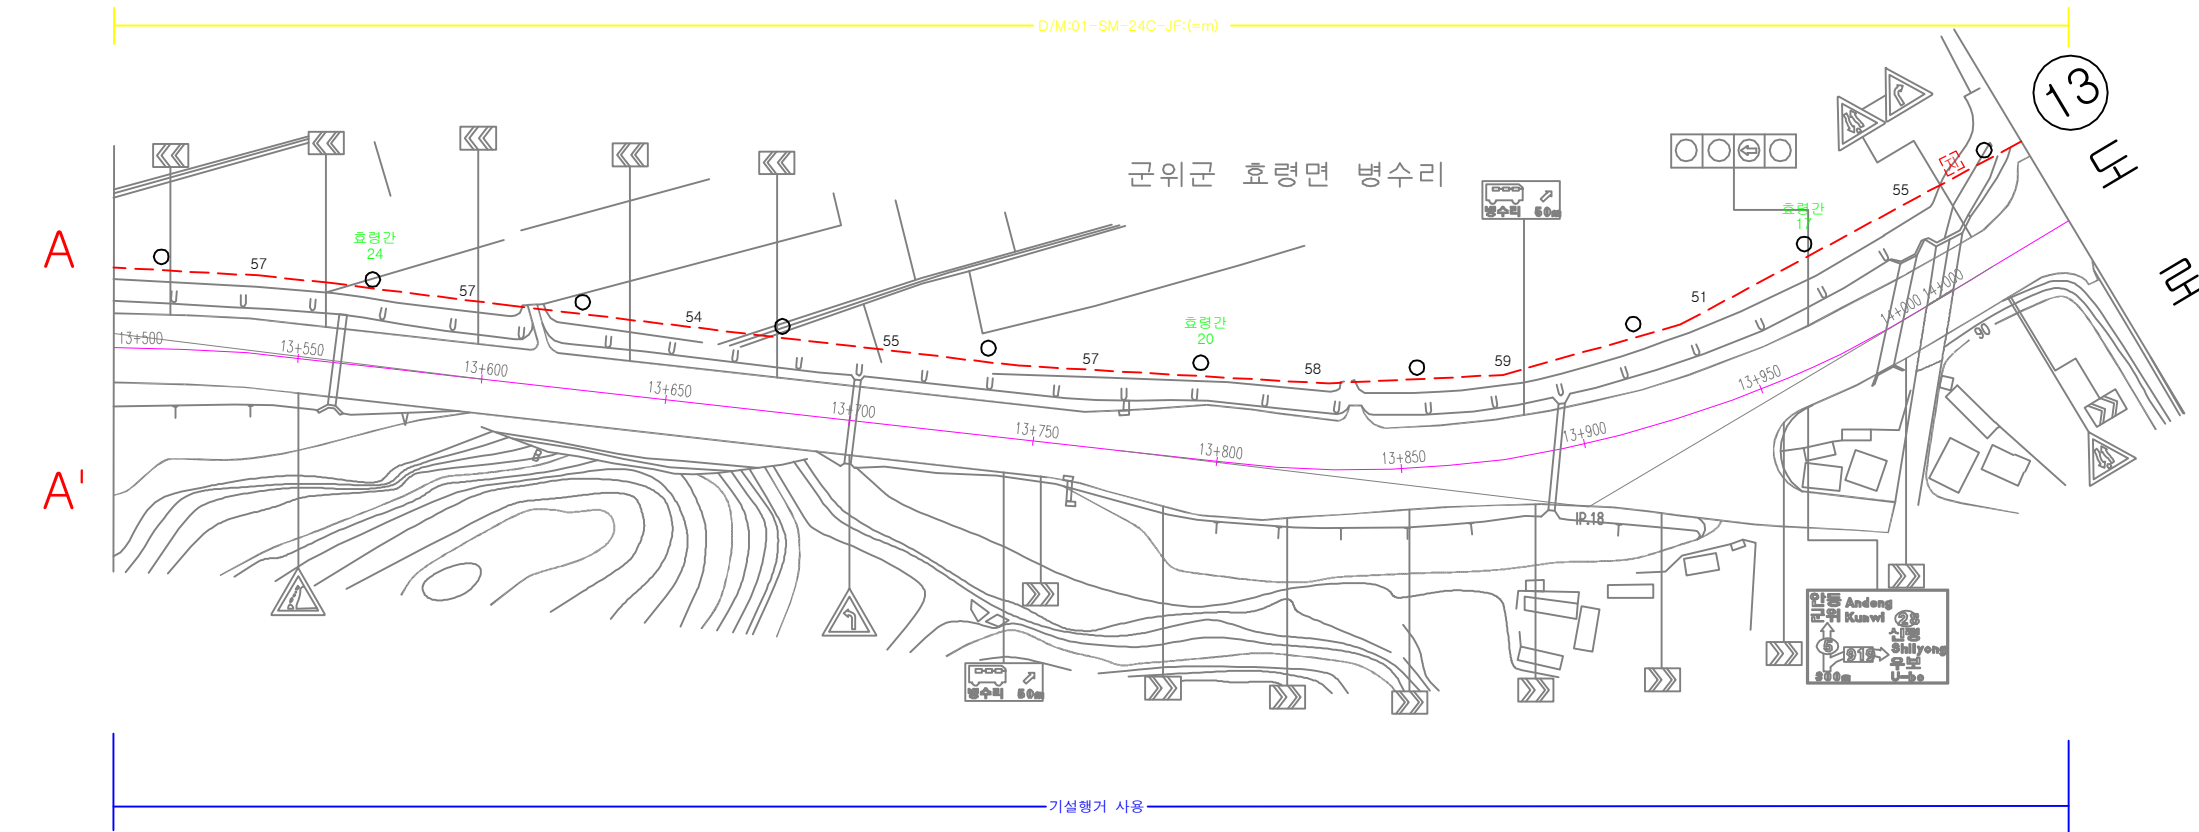
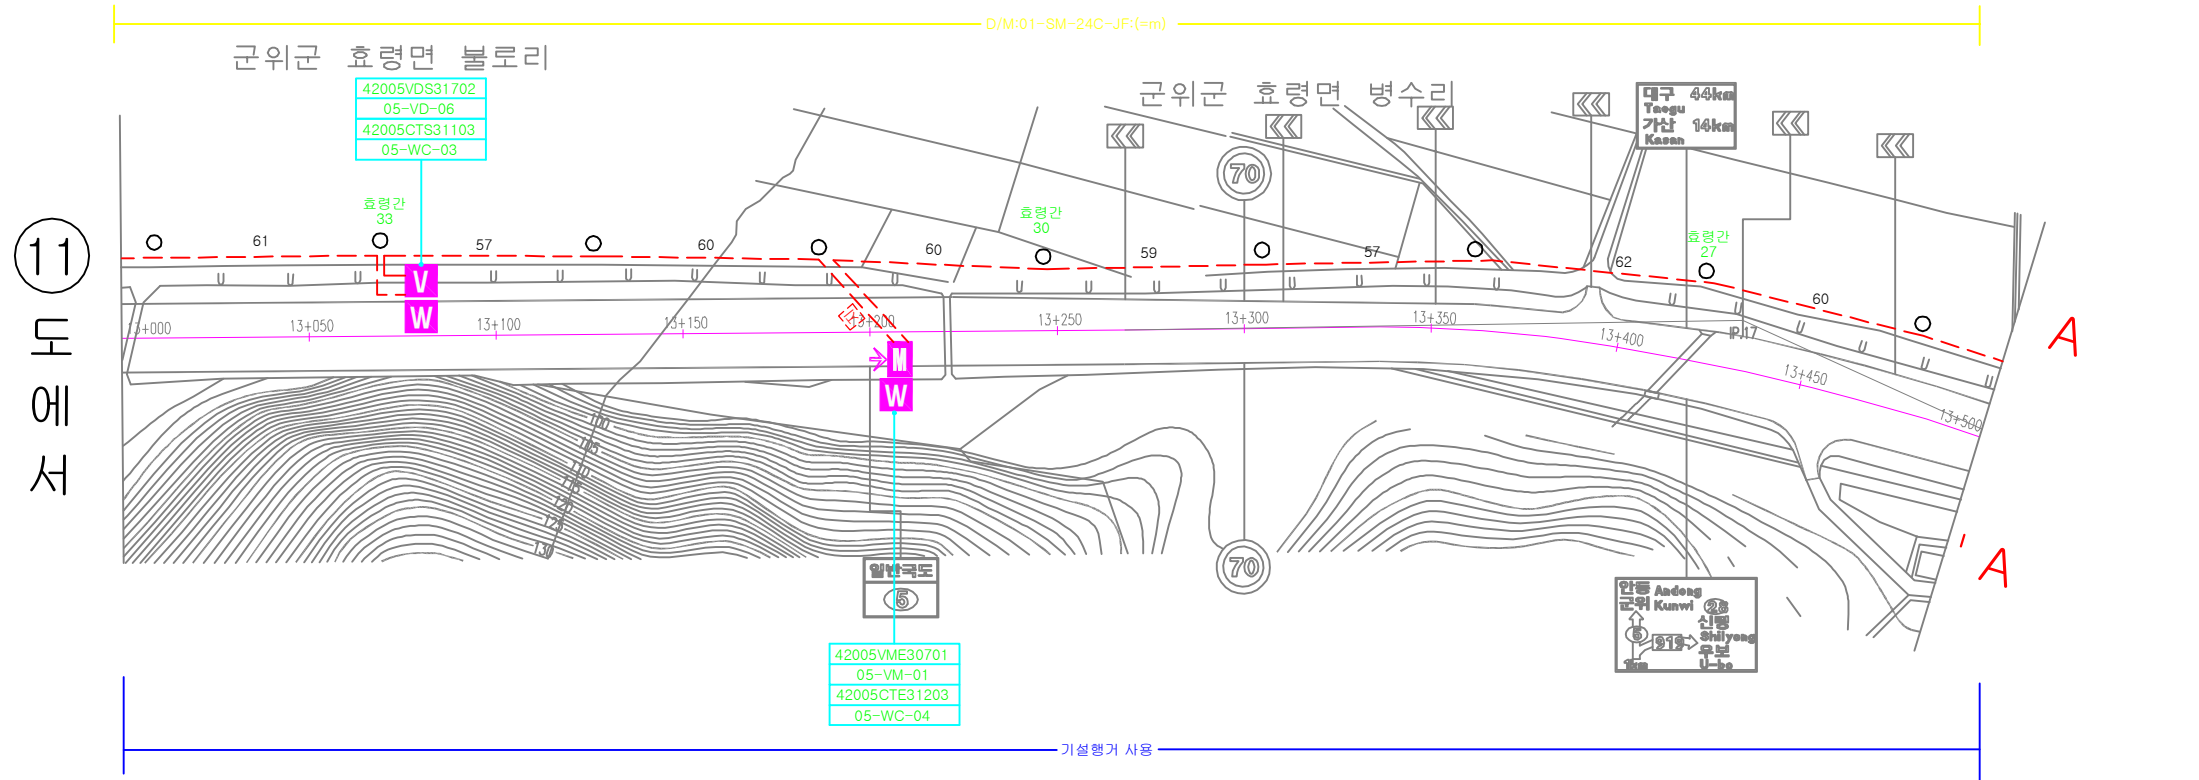
케이블 평면도 - 11



11
5호선(철국-의성)
28



 국토교통부 부산지방국토관리청	설계사  [주]용진엔지니어링 YJ ENGINEERING CO., LTD. 용진엔지니어링株式会社	1	2013.07	기본 및 실시설계	최형창	정선진	안중호	축척	A1 : 1/1000 A3 : 1/2000	도면명	케이블 평면도 - 11			
		사업명	2013년도 부산청 국도 ITS 구축설계	시공사	개정번호	일자	개정사유	작성자	검토자	책임자	CAD파일명	EC-015.dwg	도면번호	EC - 015

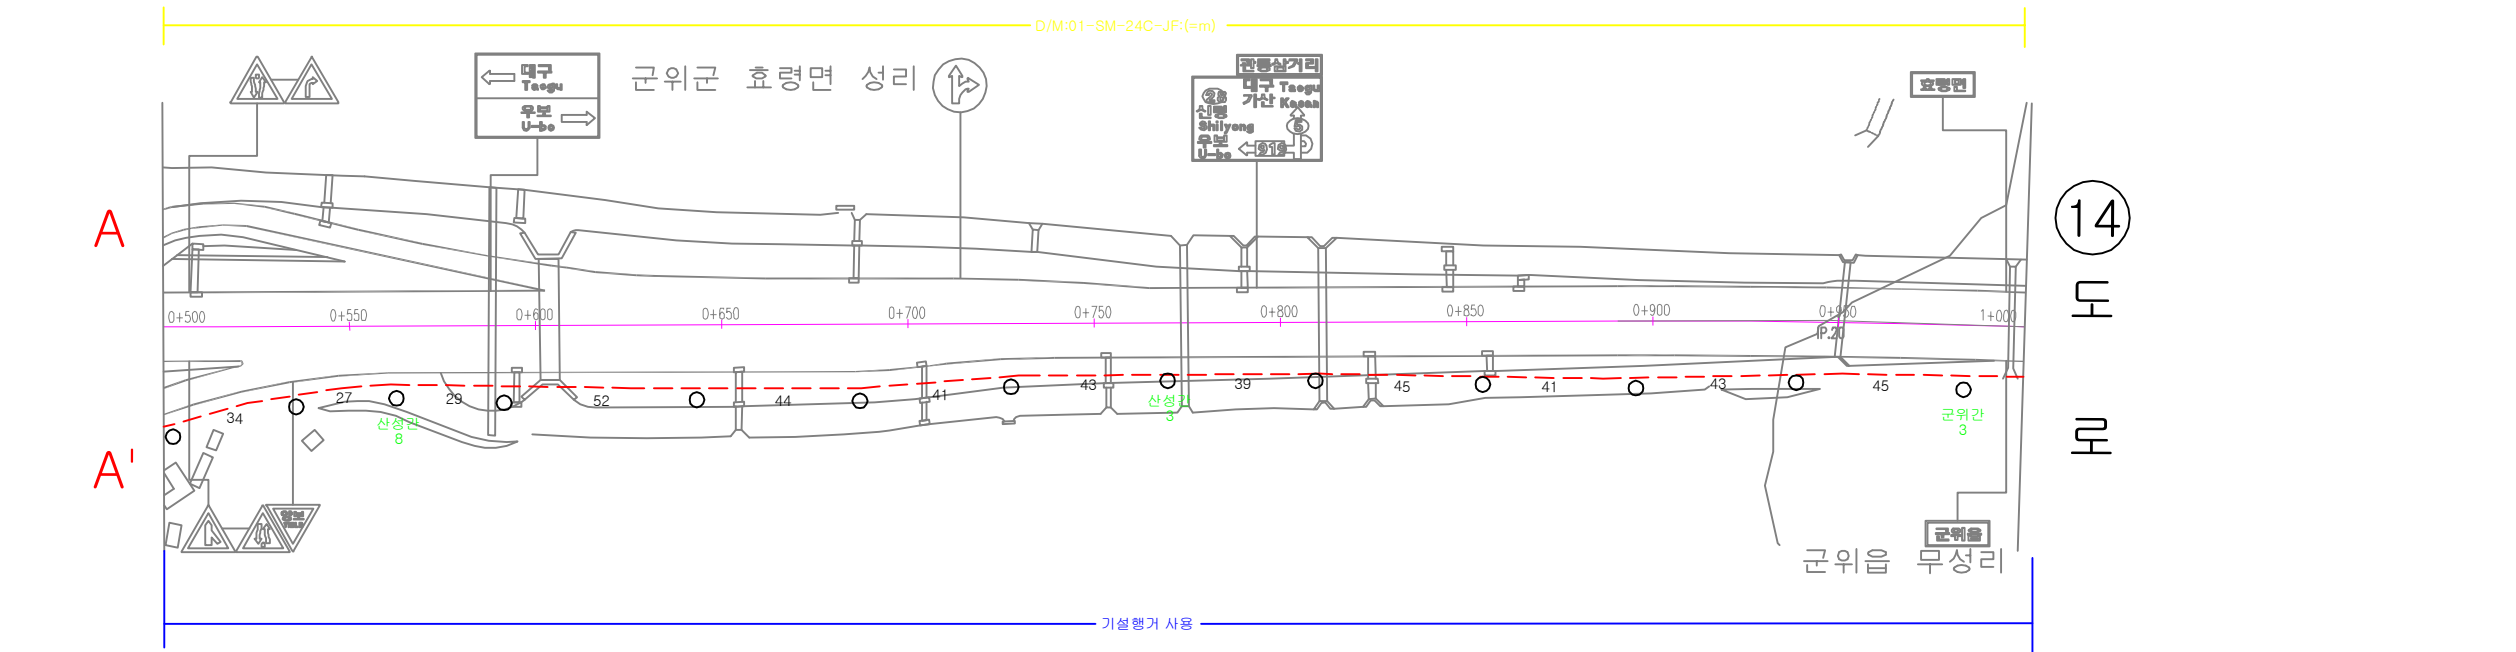
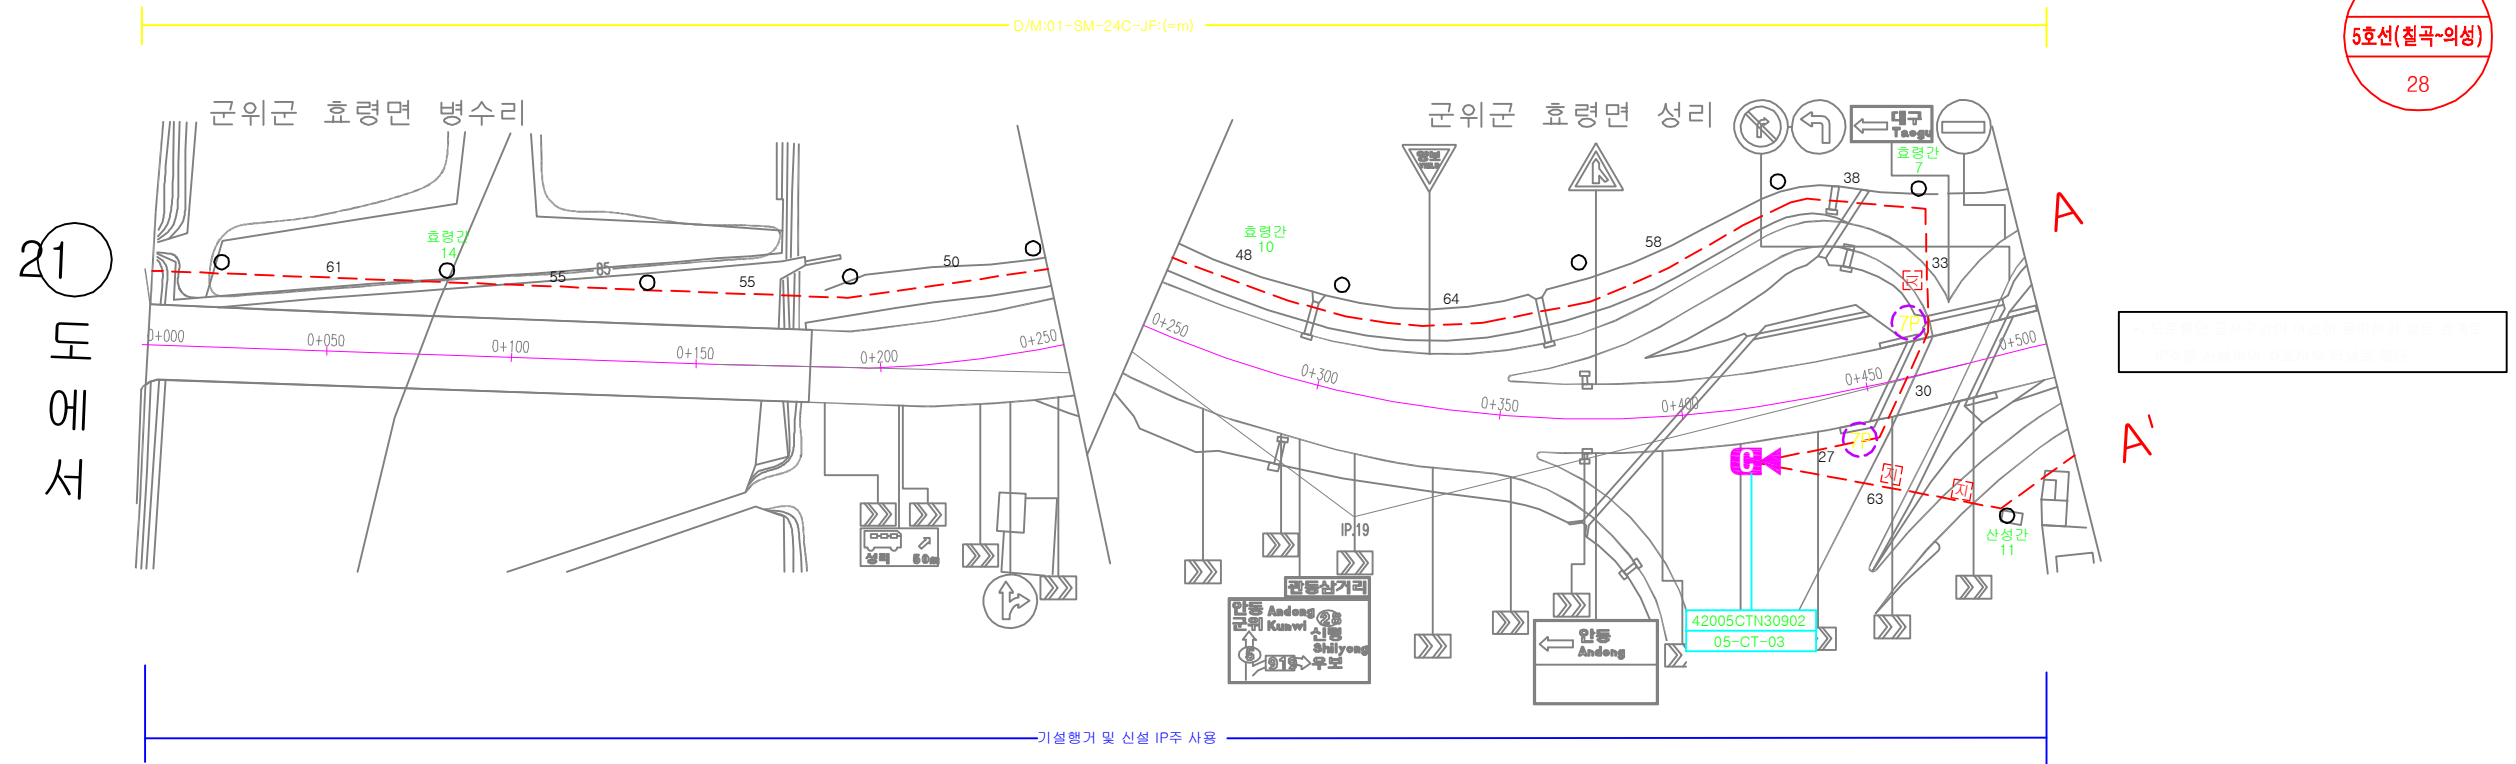
케이블 평면도 - 12





 국토교통부 부산지방국토관리청	설계사  [주]용진엔지니어링 YJ ENGINEERING CO., LTD. 문엔지니어링株式会社							축척 A1 : 1/1000 A3 : 1/2000	도면명 케이블 평면도 - 12
	시공사 2013년도 부산청 국도 ITS 구축설계		1 개정번호	2013.07 일자	기본 및 실시설계 개정 사유	최형창 작성자	정선진 검토자	안중호 책임자	CAD파일명 EC-016.dwg
									일련번호 16/35

케이블 평면도 - 13

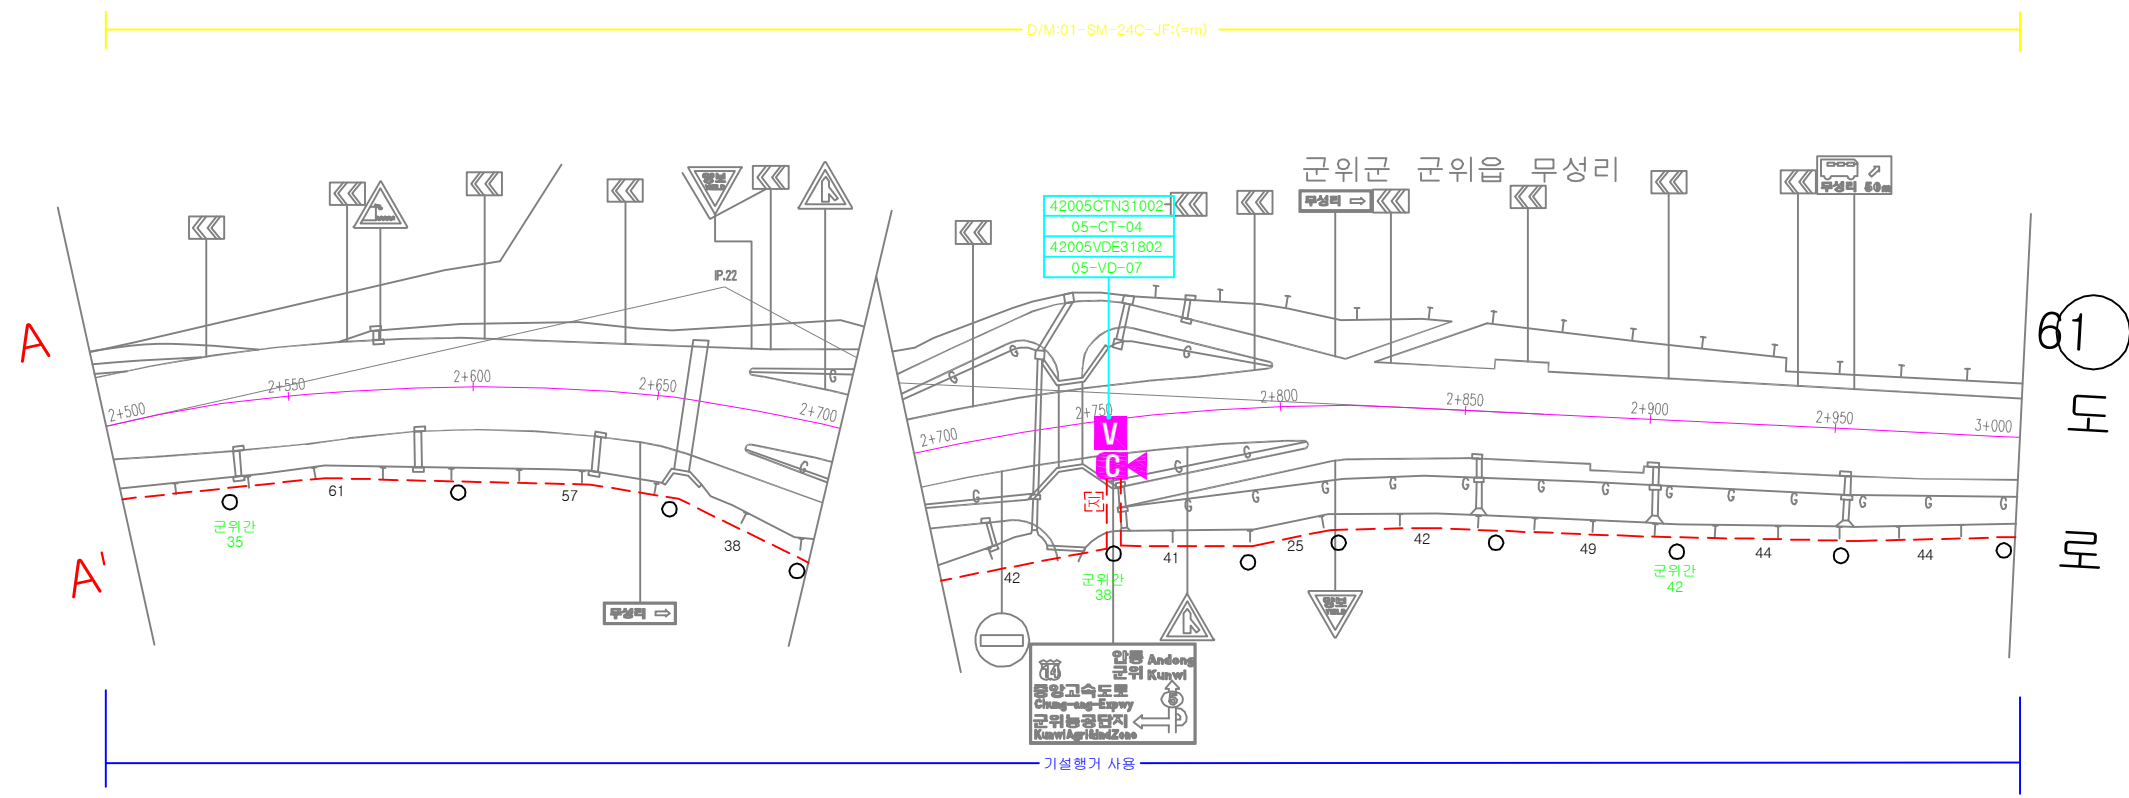
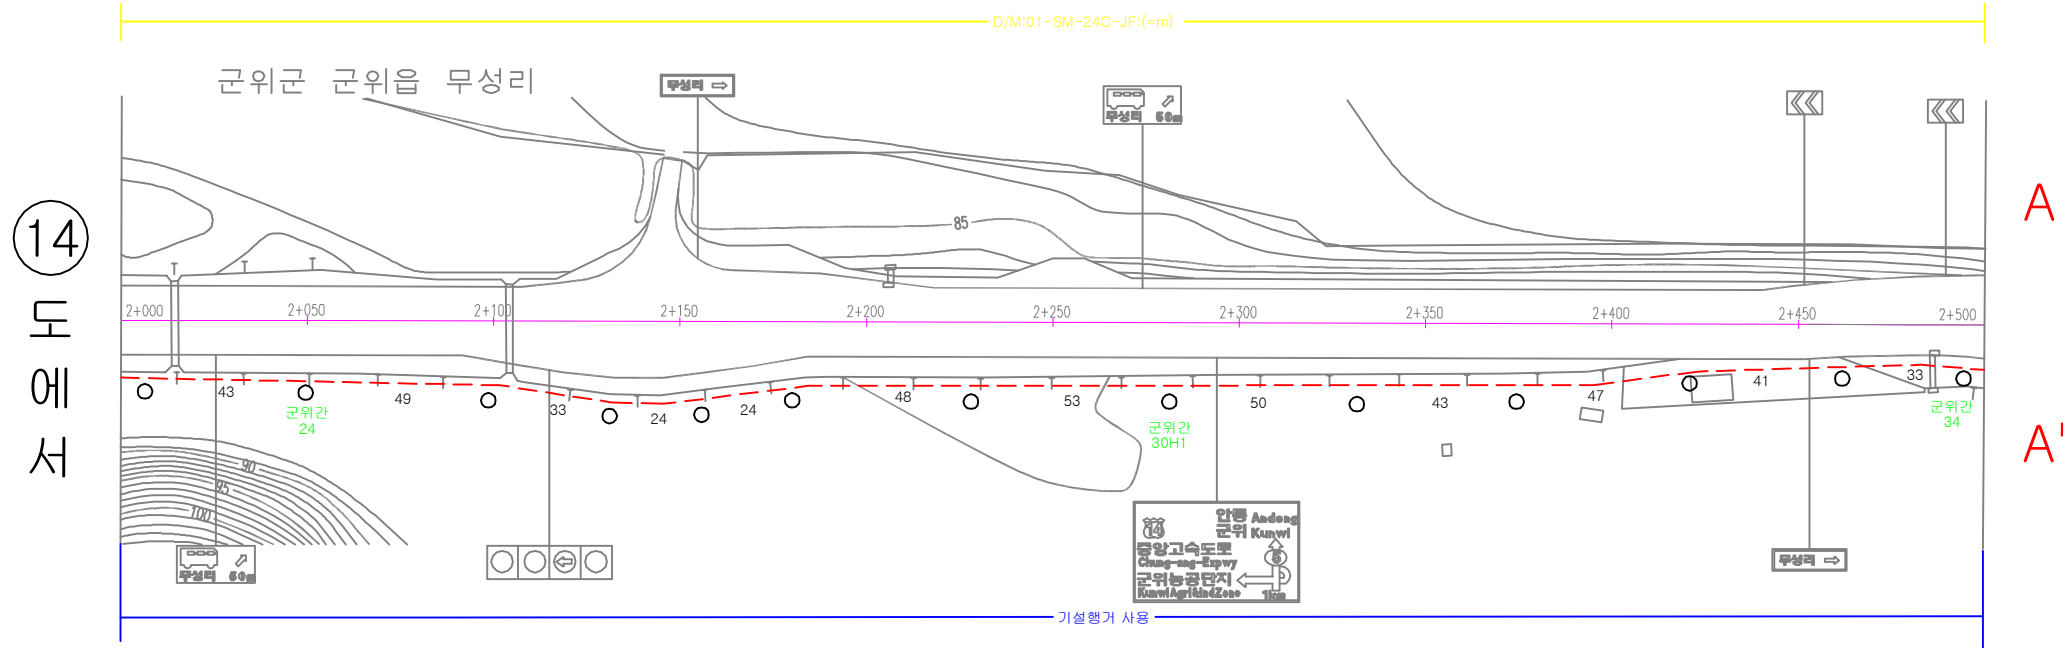
13
5호선(철국-의성)
28





 국토교통부 부산지방국토관리청	설계사  [주]용진엔지니어링 YJ ENGINEERING CO., LTD. 문엔지니어링株式会社							축척 A1 : 1/1000 A3 : 1/2000	도면명 케이블 평면도 - 13
	시공사 2013년도 부산청 국도 ITS 구축설계		1 개정번호	2013.07 일자	기본 및 실시설계 개정 사유	최형창 작성자	정선진 검토자	안중호 책임자	CAD파일명 EC-017.dwg
사업명 2013년도 부산청 국도 ITS 구축설계									일련번호 17/35

케이블 평면도 - 15

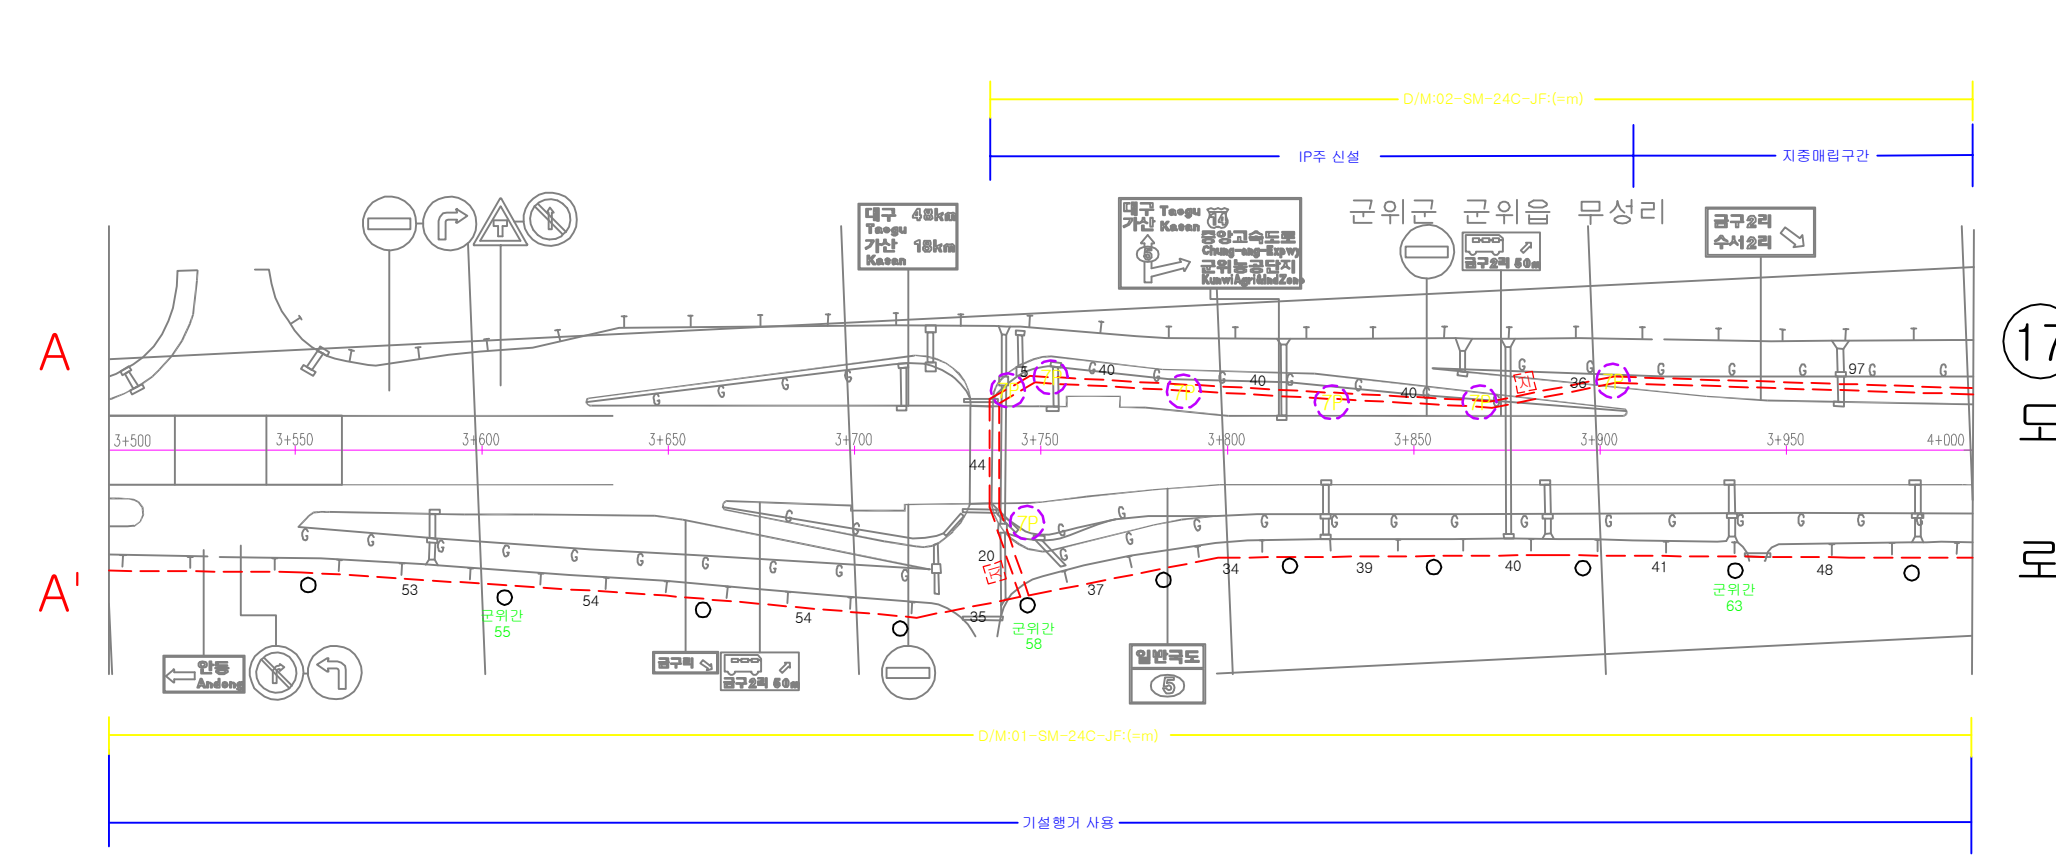
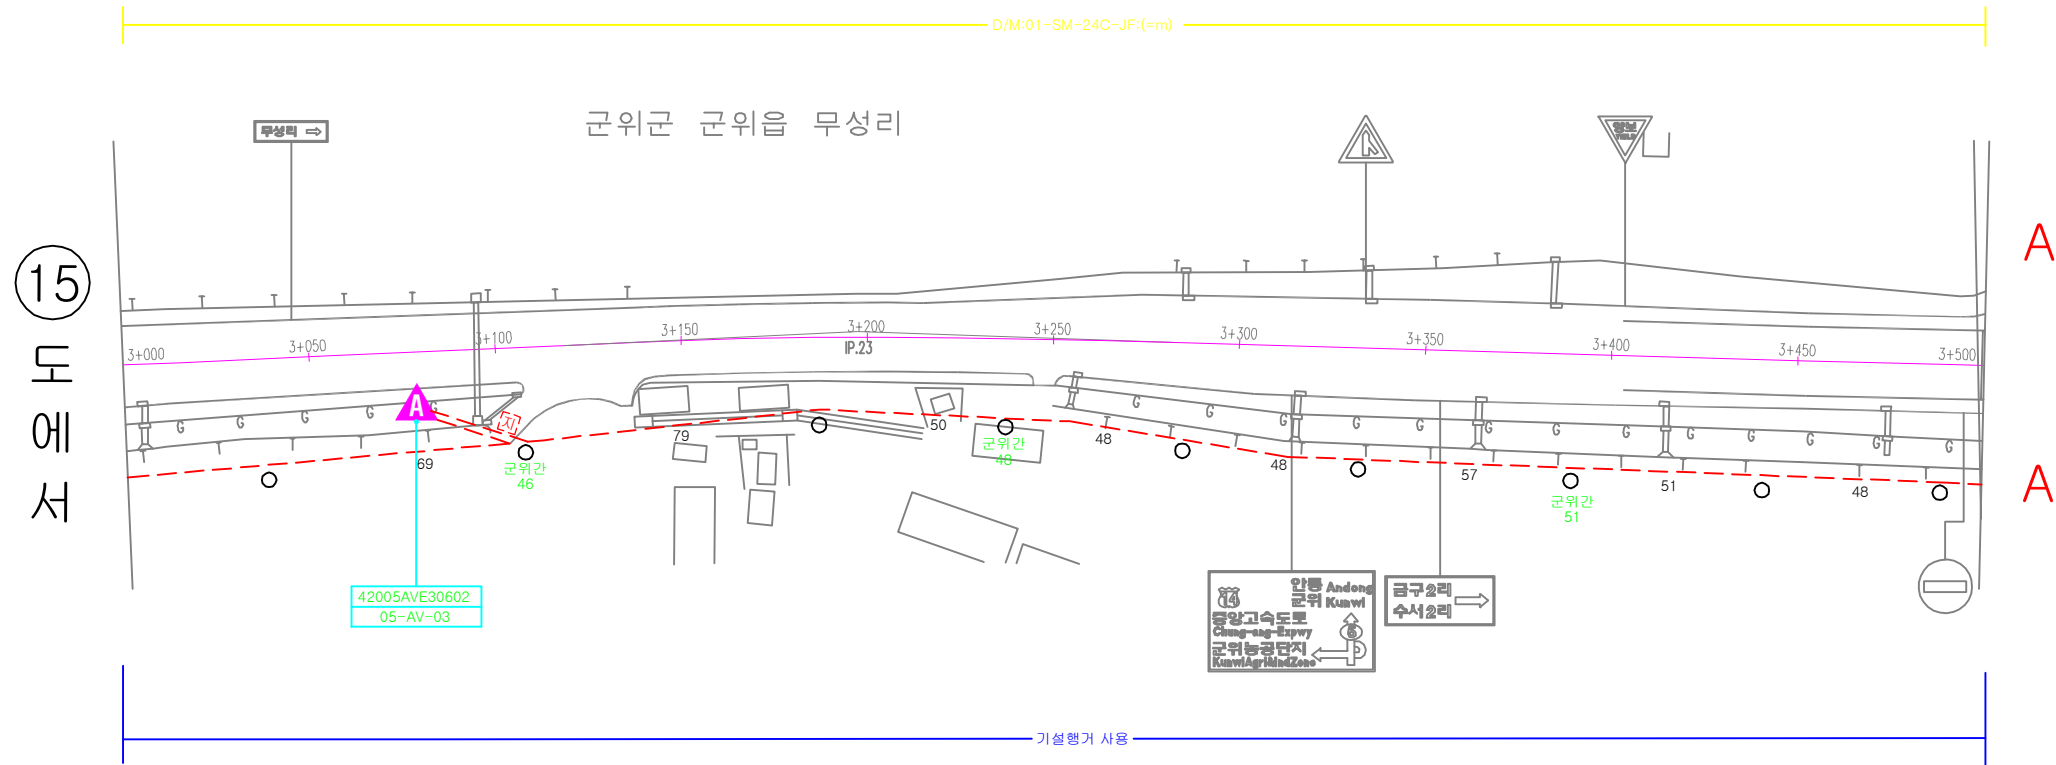
15
5호선(철국-의성)
28





 국토교통부 부산지방국토관리청	설계사  [주]용진엔지니어링 YJ ENGINEERING CO., LTD. 문엔지니어링株式会社							축척 A1 : 1/1000 A3 : 1/2000	도면명 케이블 평면도 - 15
	시공사 2013년도 부산청 국도 ITS 구축설계		1 개정번호	2013.07 일자	기본 및 실시설계 개정 사유	최형창 작성자	정선진 검토자	안중호 책임자	CAD파일명 EC-019.dwg
									일련번호 19/35

케이블 평면도 - 16

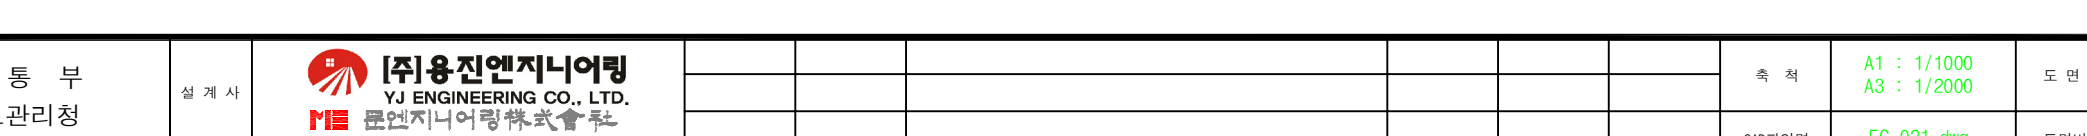
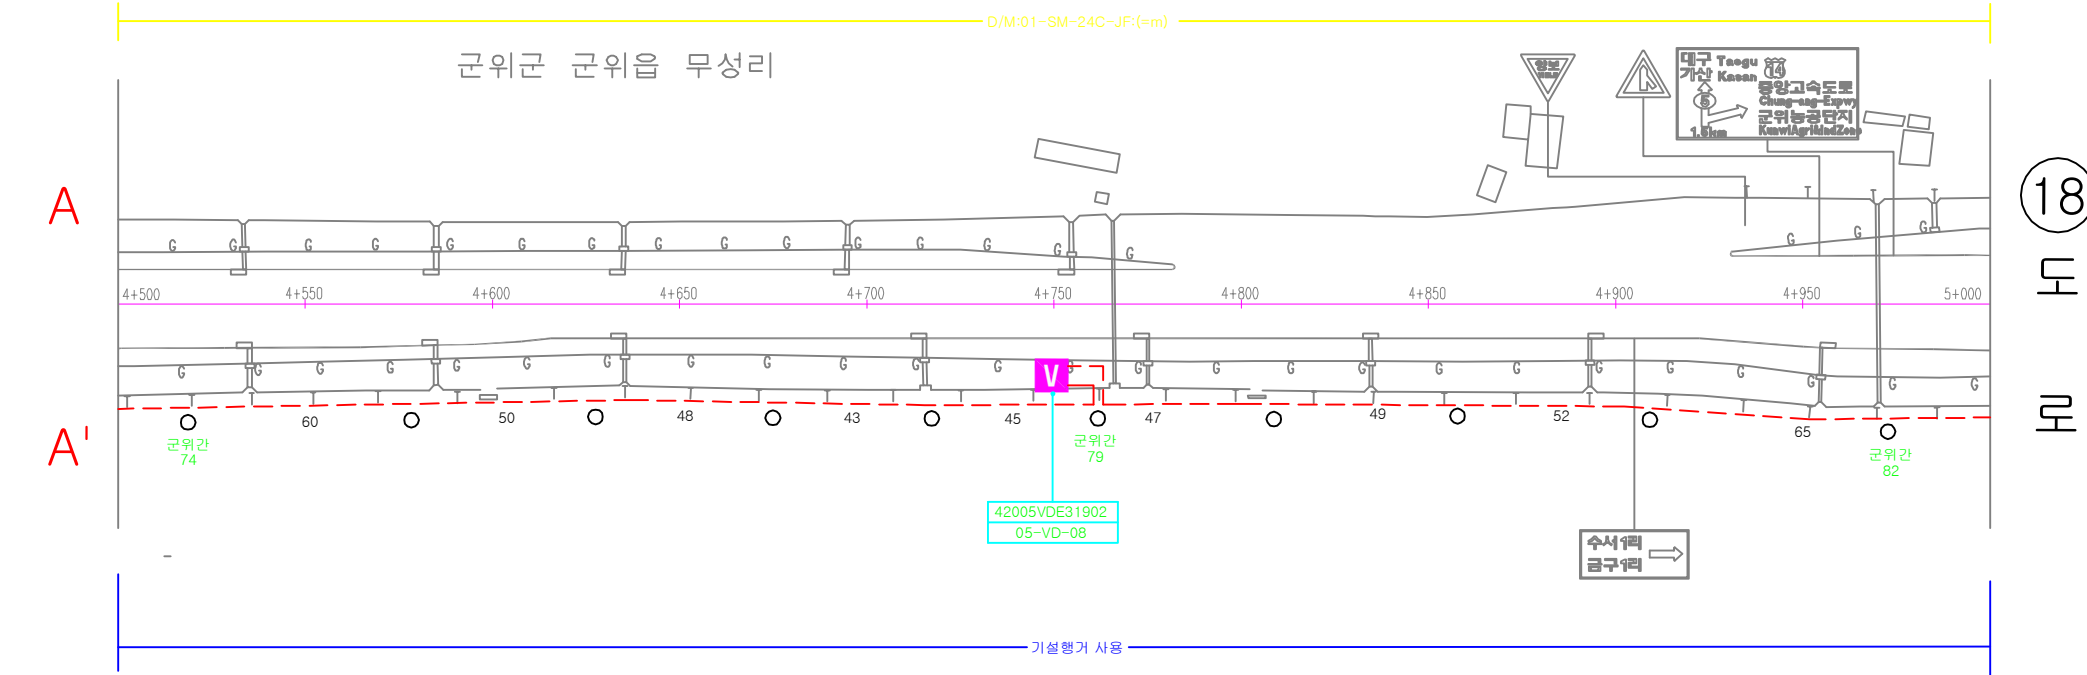
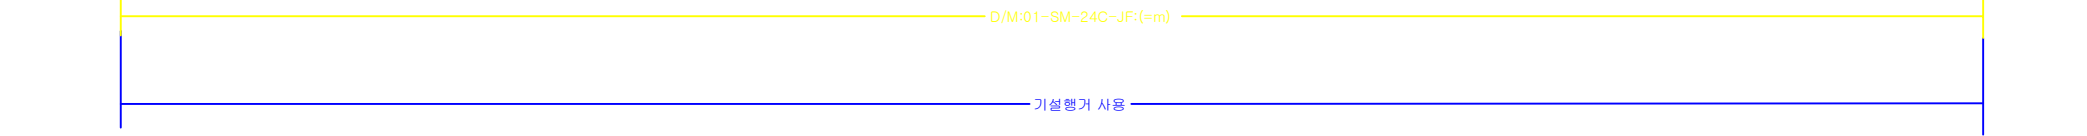
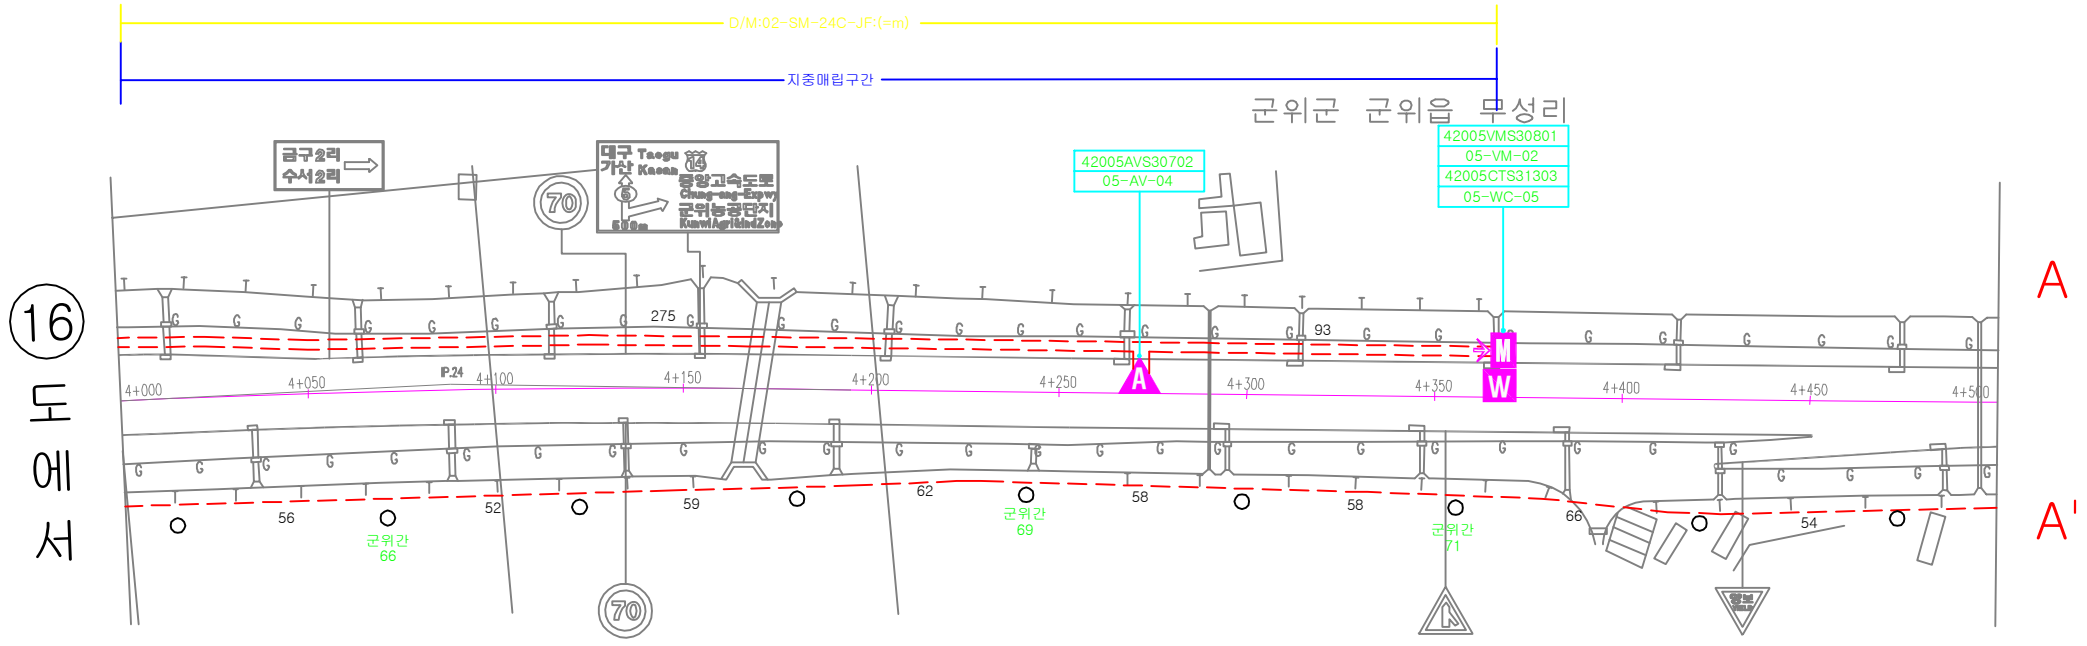
16
5호선(철곡-의성)
28



 국토교통부 부산지방국토관리청	설계사	 [주]용진엔지니어링 YJ ENGINEERING CO., LTD. 문엔지니어링株式会社						축척	A1 : 1/1000 A3 : 1/2000	도면명	케이블 평면도 - 16	
	시공사								CAD파일명	EC-020.dwg	도면번호	EC - 020
사업명	2013년도 부산청 국도 ITS 구축설계		1	2013.07	기본 및 실시설계	최형창	정선진	안종호			일련번호	20/35
			개정번호	일자	개정사유	작성자	검토자	책임자				

케이블 평면도 - 17

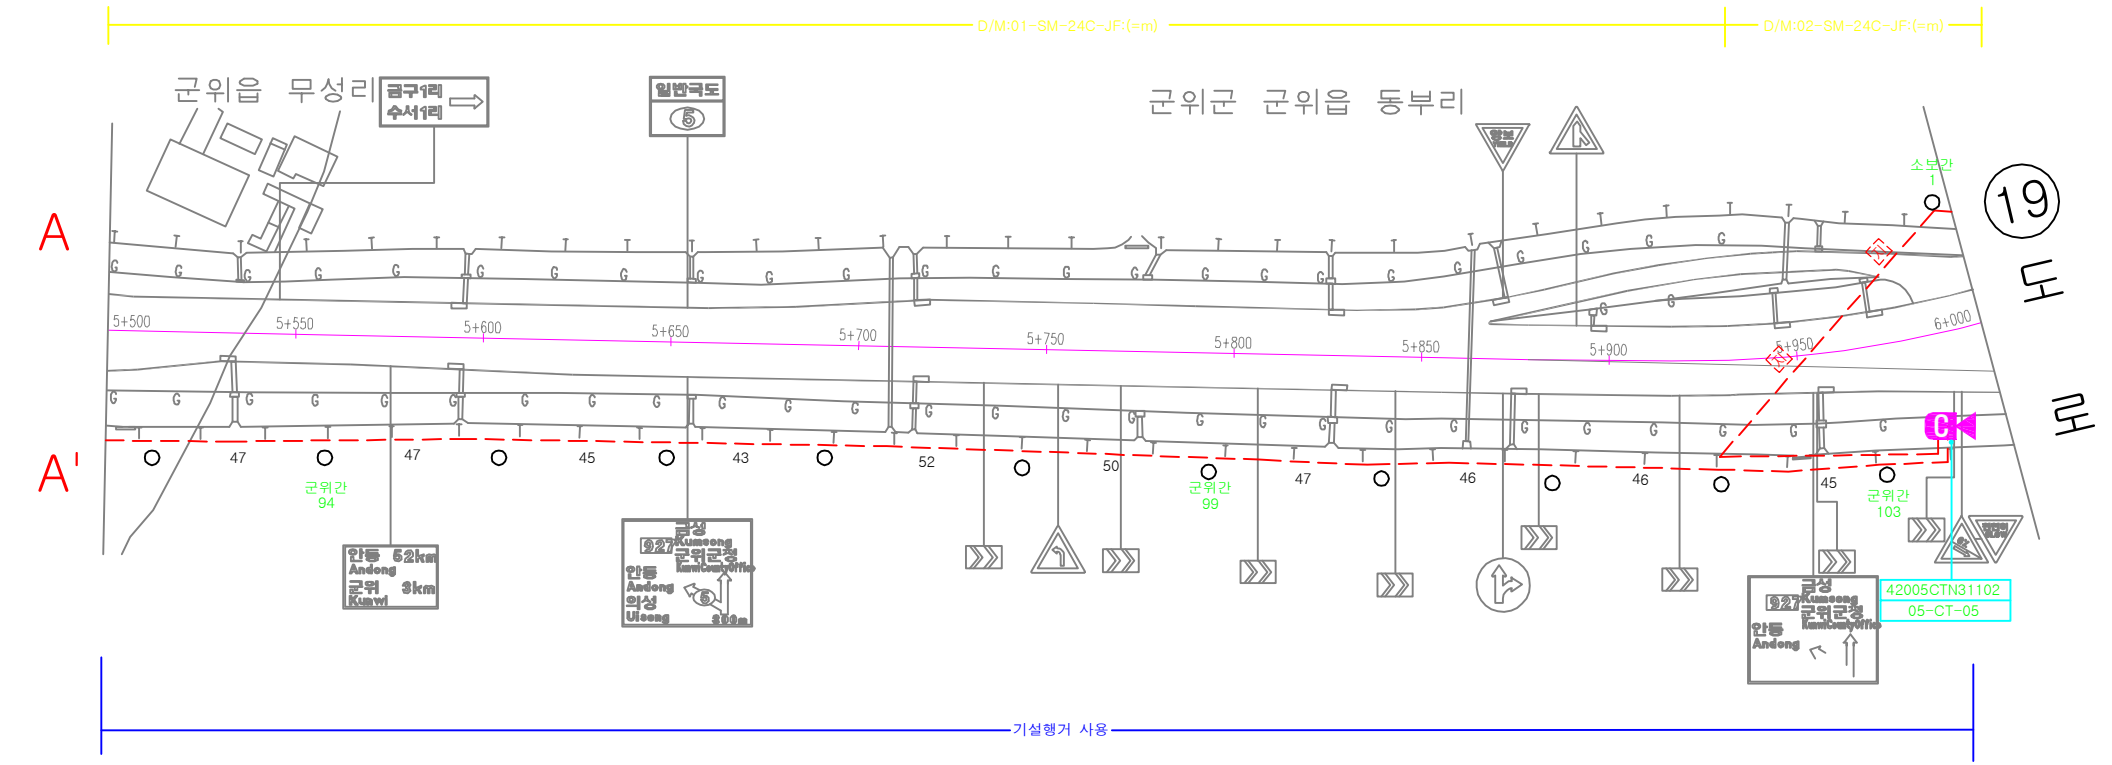
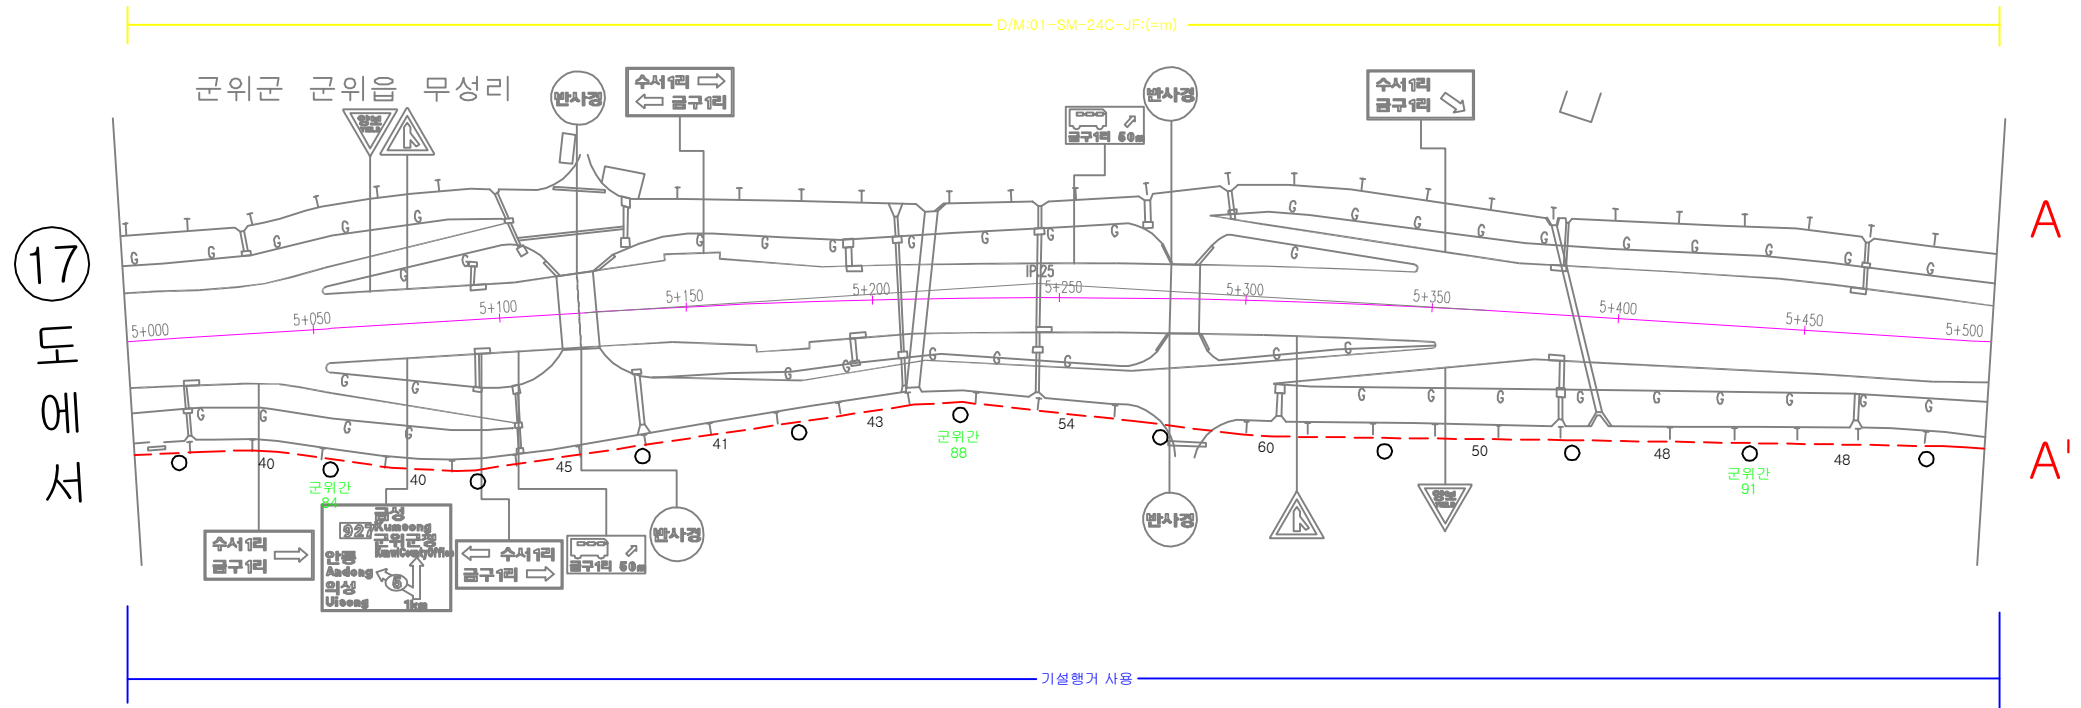
17
5호선(철곡-의성)
28





국토교통부 부산지방국토관리청	설계사 [주]용진엔지니어링 YJ ENGINEERING CO., LTD. YJ 엔지니어링株式会社							축척 A1 : 1/1000 A3 : 1/2000	도면명 케이블 평면도 - 17
	시공사	1 개정번호	2013.07 일자	기본 및 실시 설계 개정 사유	최형창 작성자	정선진 검토자	안중호 책임자	CAD파일명 EC-021.dwg	도면번호 EC - 021

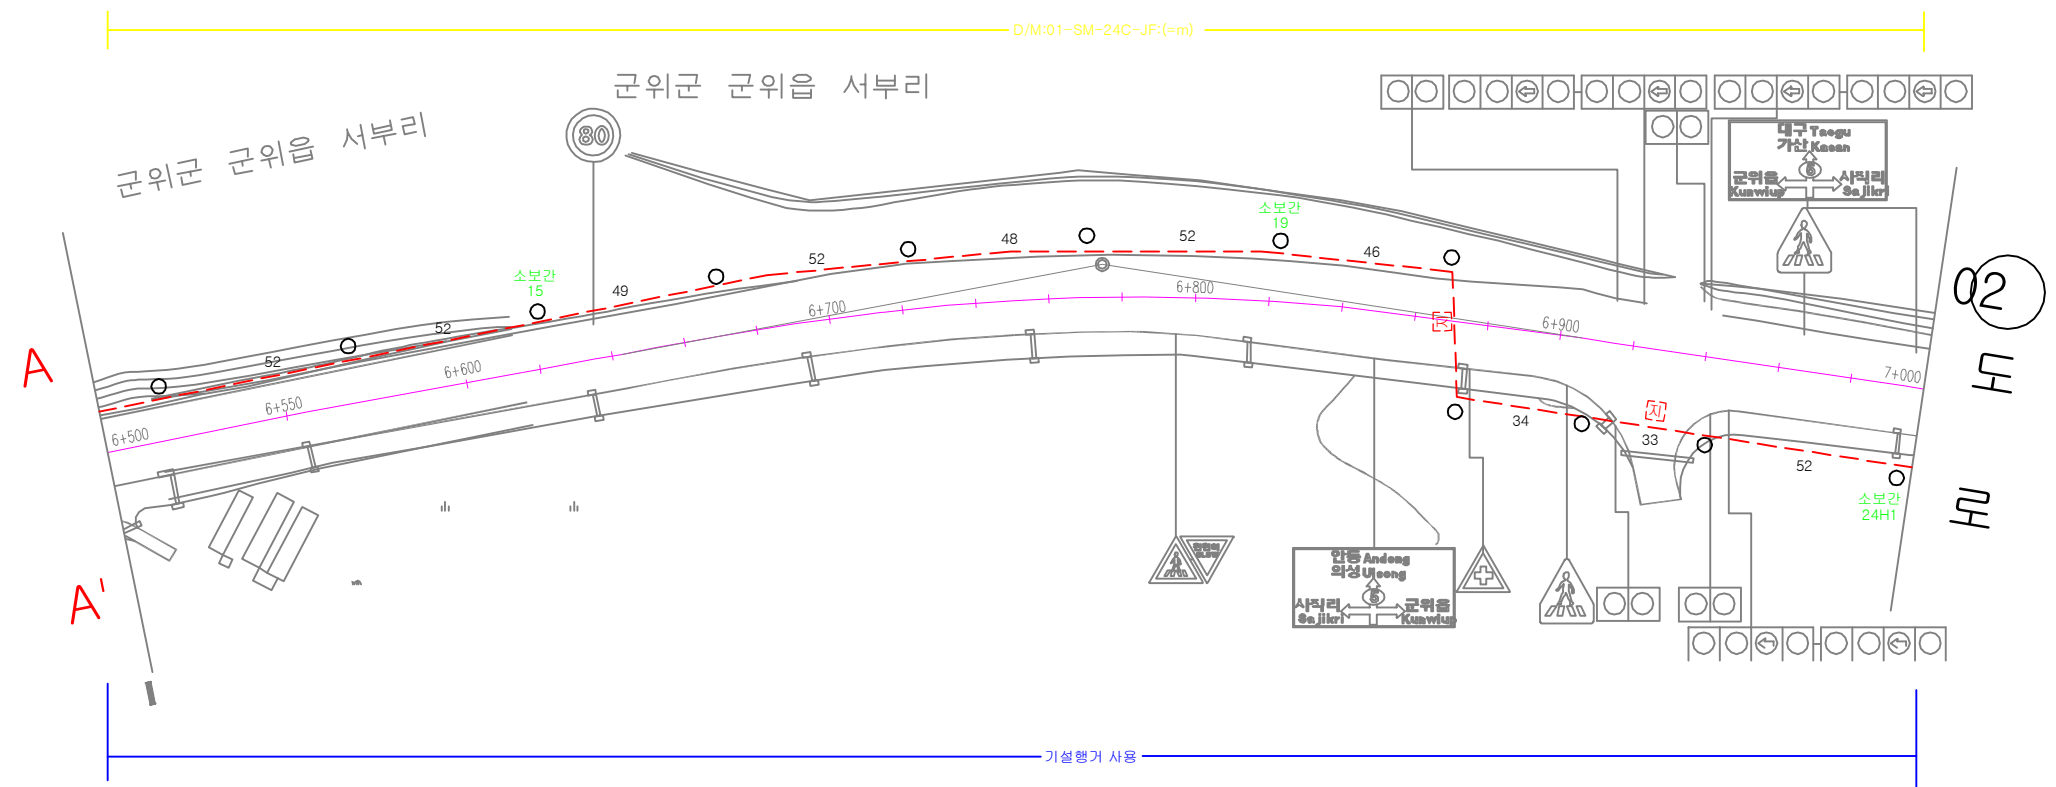
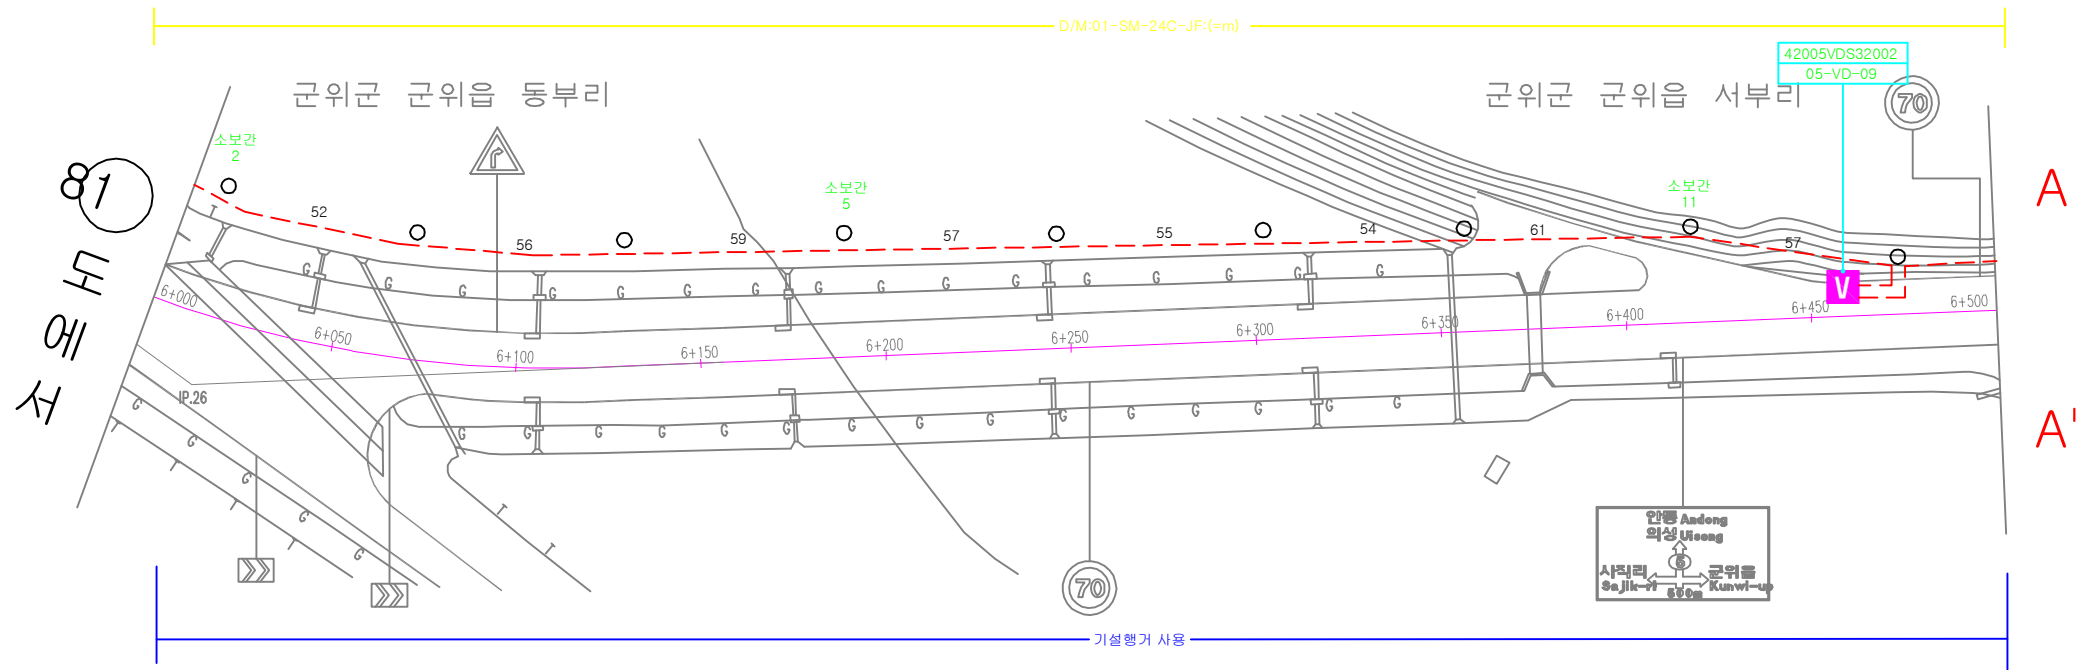
케이블 평면도 - 18



18
5호선(철국-의성)
28



 국토교통부 부산지방국토관리청	설계사  [주]용진엔지니어링 YJ ENGINEERING CO., LTD. 문엔지니어링株式会社							축척 A1 : 1/1000 A3 : 1/2000	도면명 케이블 평면도 - 18
	시공사 2013년도 부산청 국도 ITS 구축설계		1 개정번호	2013.07 일자	기본 및 실시설계 개정 사유	최형창 작성자	정선진 검토자	안중호 책임자	CAD파일명 EC-022.dwg
									일련번호 22/35

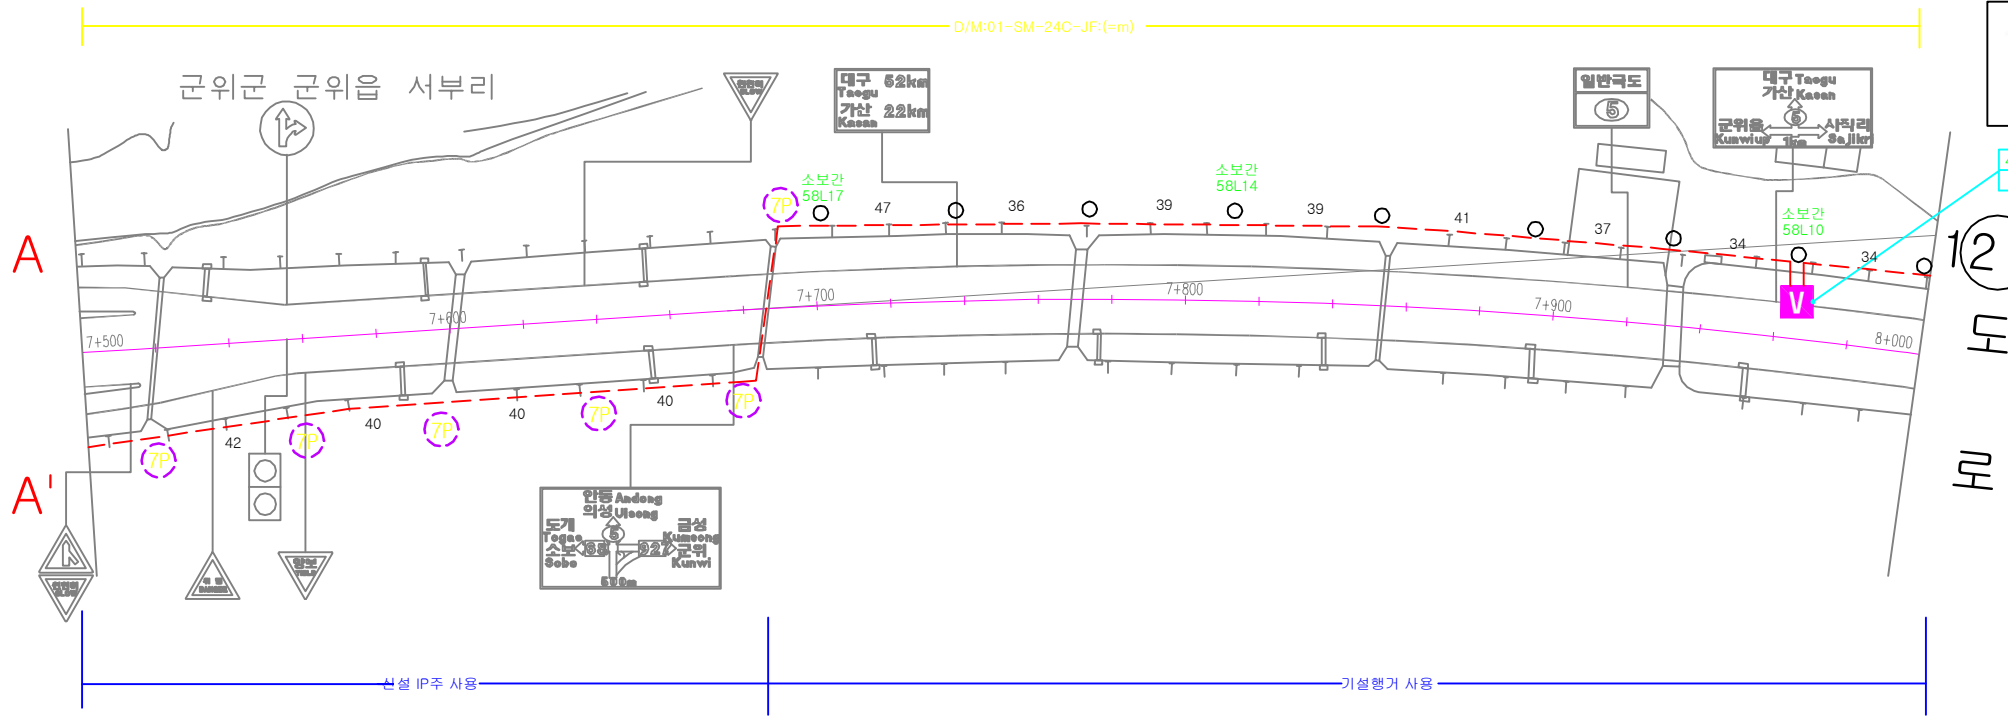
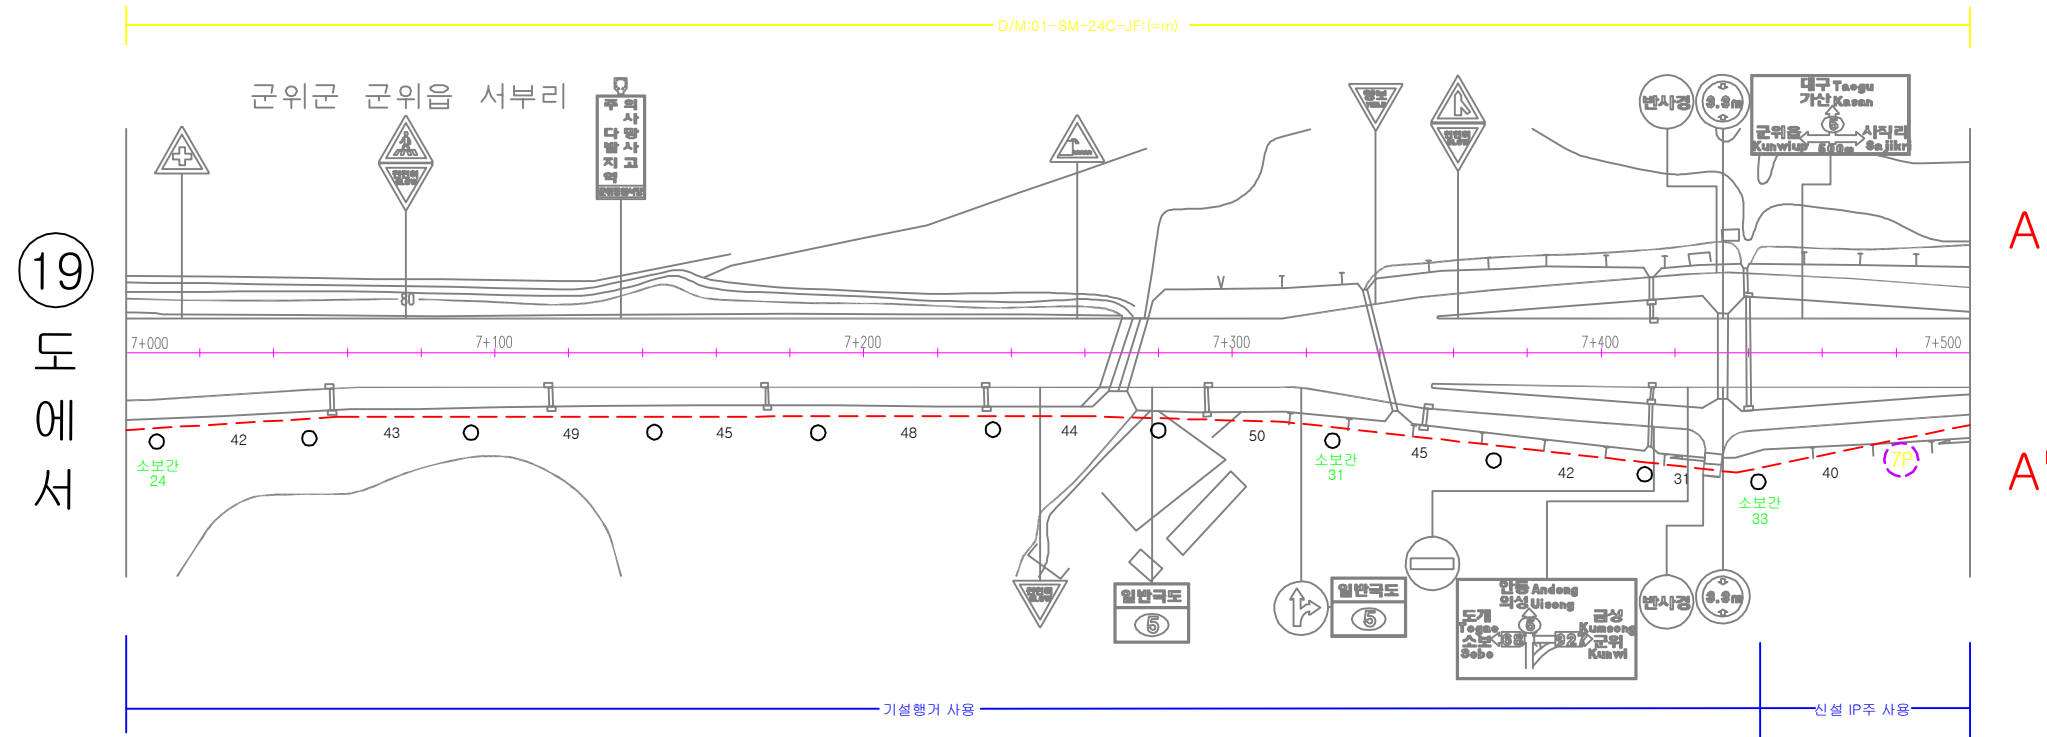
케이블 평면도 - 19





 국토교통부 부산지방국토관리청	설계사	 [주]용진엔지니어링 YJ ENGINEERING CO., LTD. 문엔지니어링株式会社						축척	A1 : 1/1000 A3 : 1/2000	도면명	케이블 평면도 - 19
	시공사		1	2013.07	기본 및 실시설계	최형창	정선진	안중호	CAD파일명	EC-023.dwg	도면번호
사업명	2013년도 부산청 국도 ITS 구축설계		개정번호	일자	개정사유	작성자	검토자	책임자		일련번호	23/35

케이블 평면도 - 20

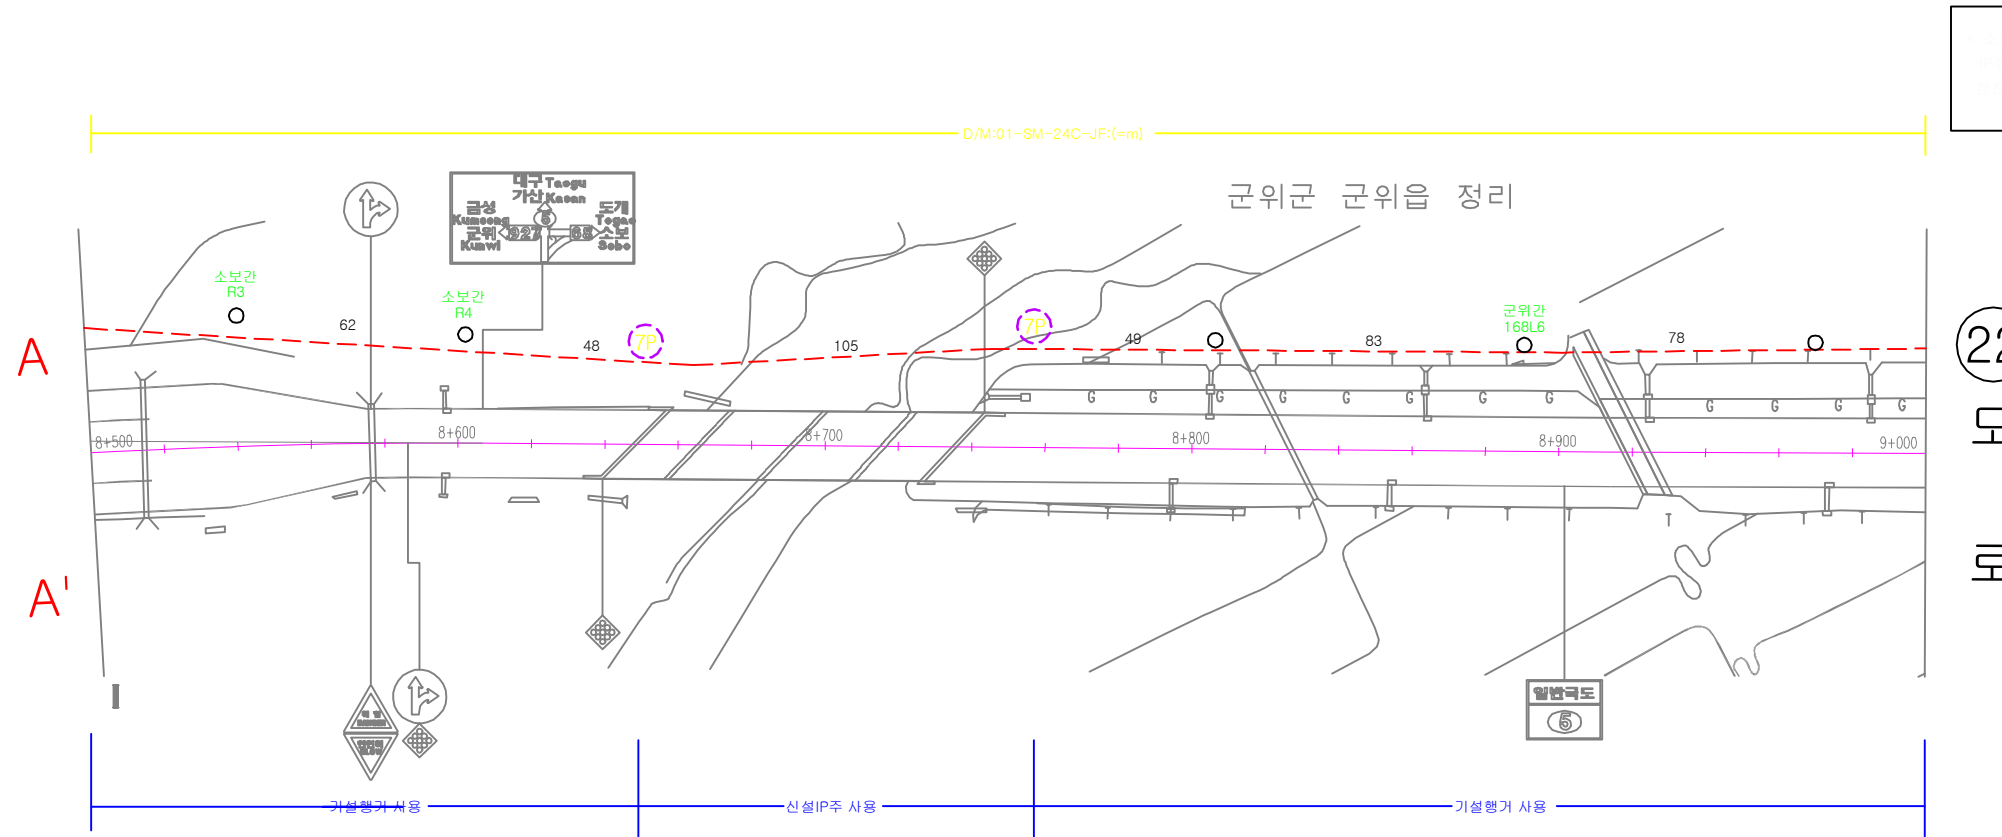
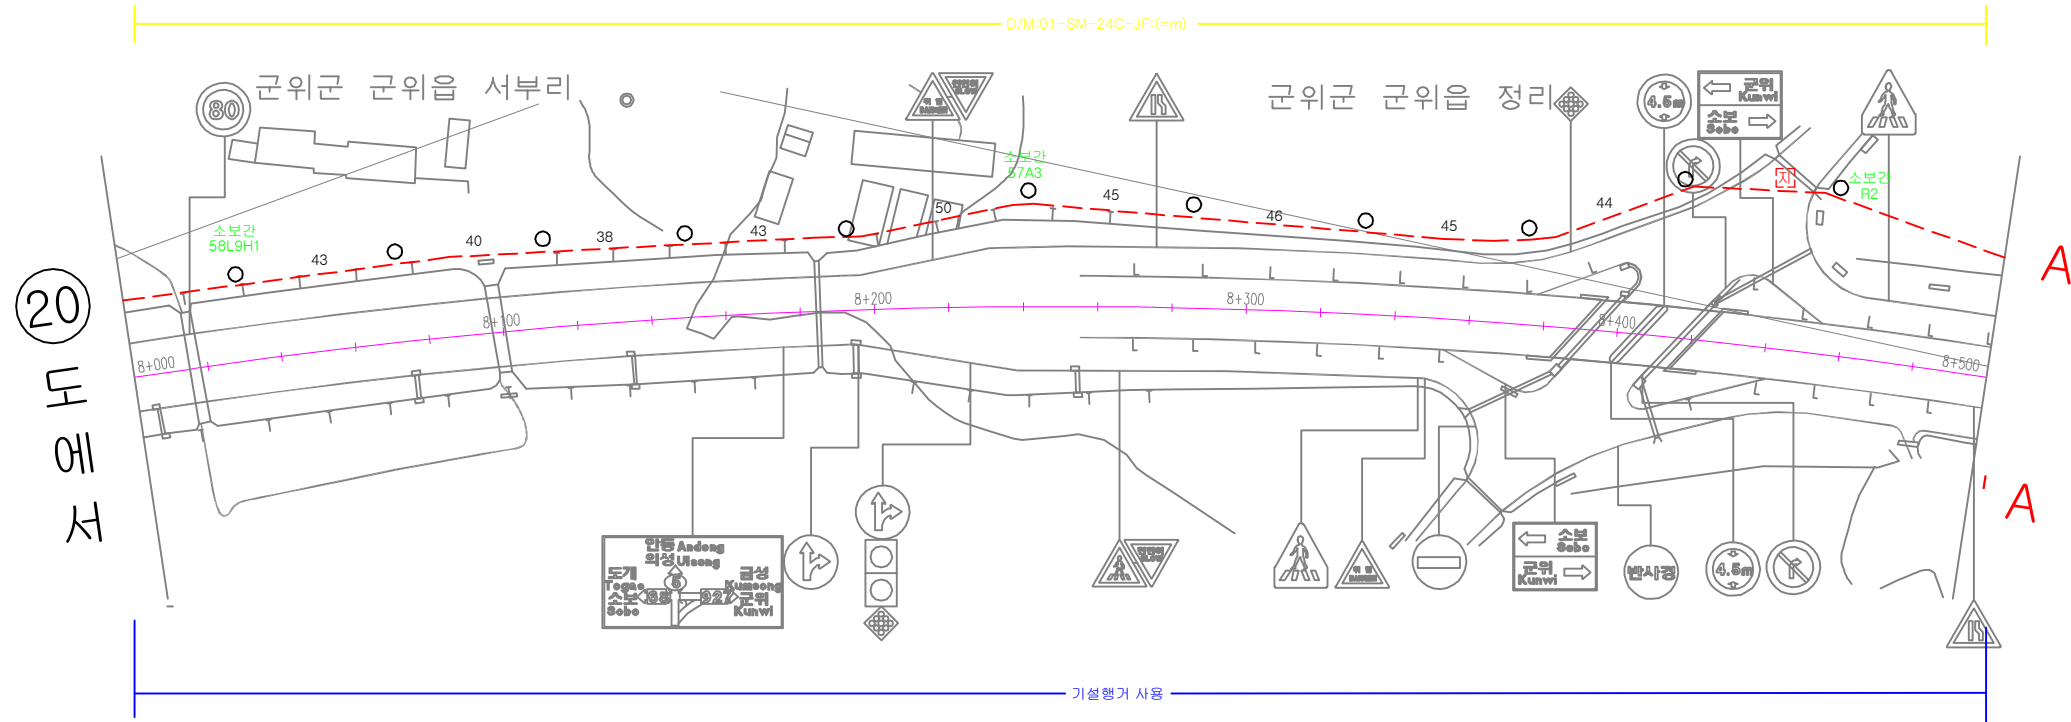
20
5호선(철국-의성)
28





 국토교통부 부산지방국토관리청	설계사  [주]용진엔지니어링 YJ ENGINEERING CO., LTD. 문엔지니어링株式会社							축척 A1 : 1/1000 A3 : 1/2000	도면명 케이블 평면도 - 20
	시공사 2013년도 부산청 국도 ITS 구축설계		1 개정번호	2013.07 일자	기본 및 실시설계 개정 사유	최형창 작성자	정선진 검토자	안중호 책임자	CAD파일명 EC-024.dwg
									일련번호 24/35

케이블 평면도 - 21

21
5호선(철국-의성)
28

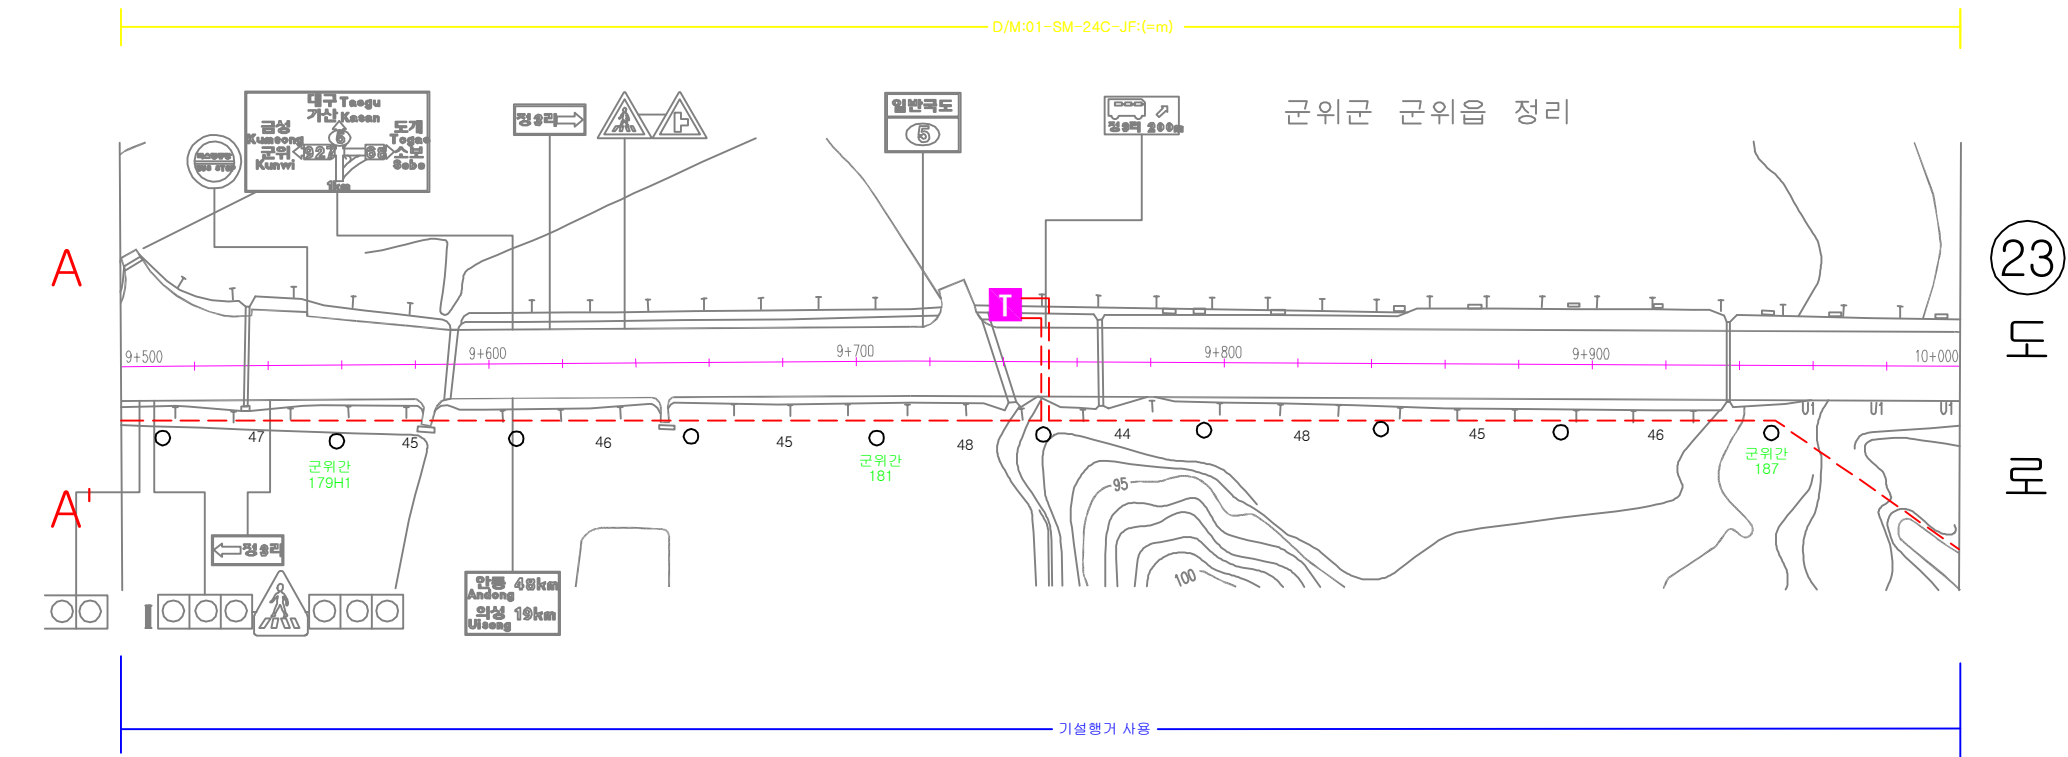
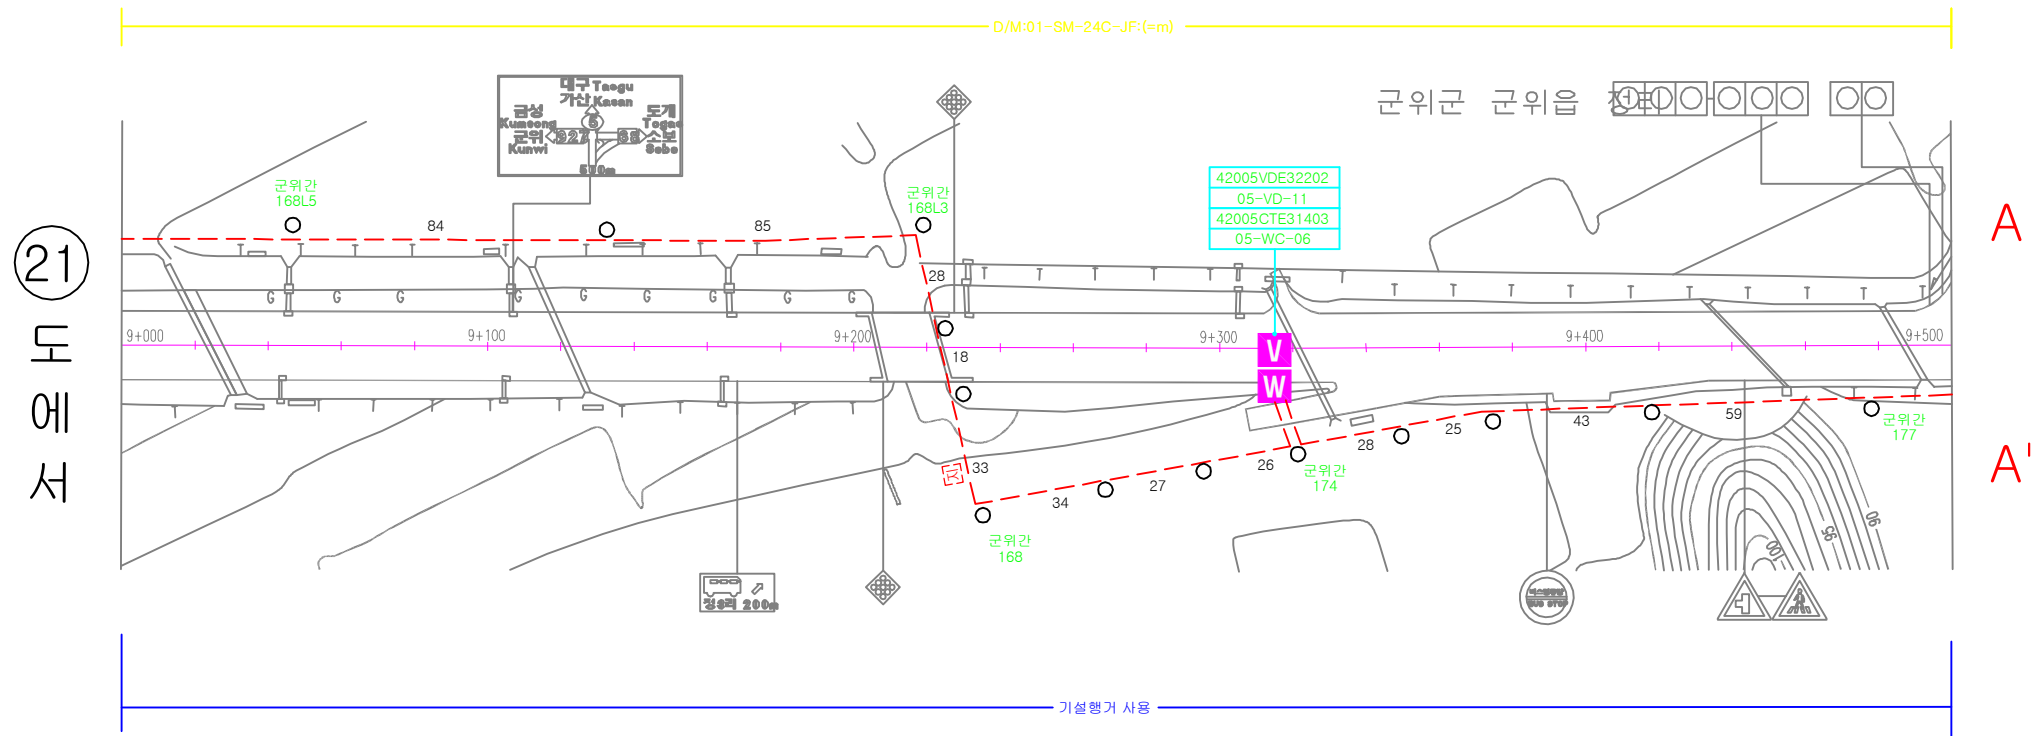




이 도면은 2013년 7월 25일 현재 시공 중인 구간을 기준으로 작성된 것으로, 현장에 따라 다를 수 있습니다.

 국토교통부 부산지방국토관리청	설계사  [주]용진엔지니어링 YJ ENGINEERING CO., LTD. 문엔지니어링株式会社							축척 A1 : 1/1000 A3 : 1/2000	도면명 케이블 평면도 - 21
	시공사 2013년도 부산청 국도 ITS 구축설계	1 개정번호	2013.07 일자	기본 및 실시설계 개정 사유	최형창 작성자	정선진 검토자	안중호 책임자	CAD파일명 EC-025.dwg	도면번호 EC - 025

케이블 평면도 - 22

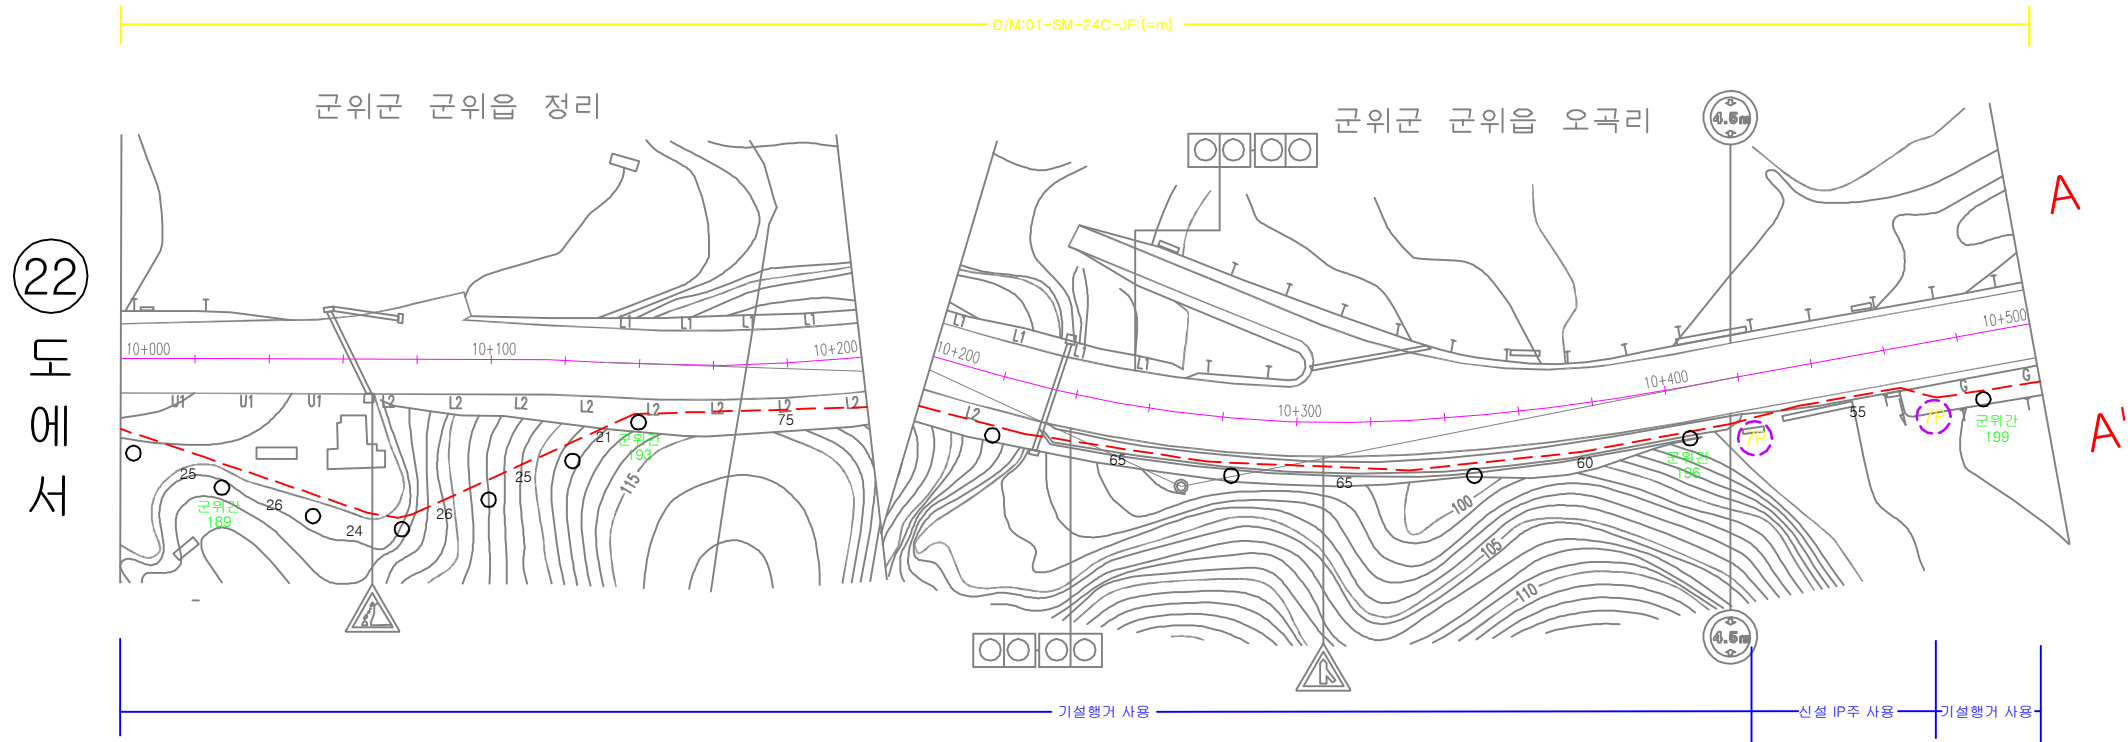
22
5호선(철국-의성)
28



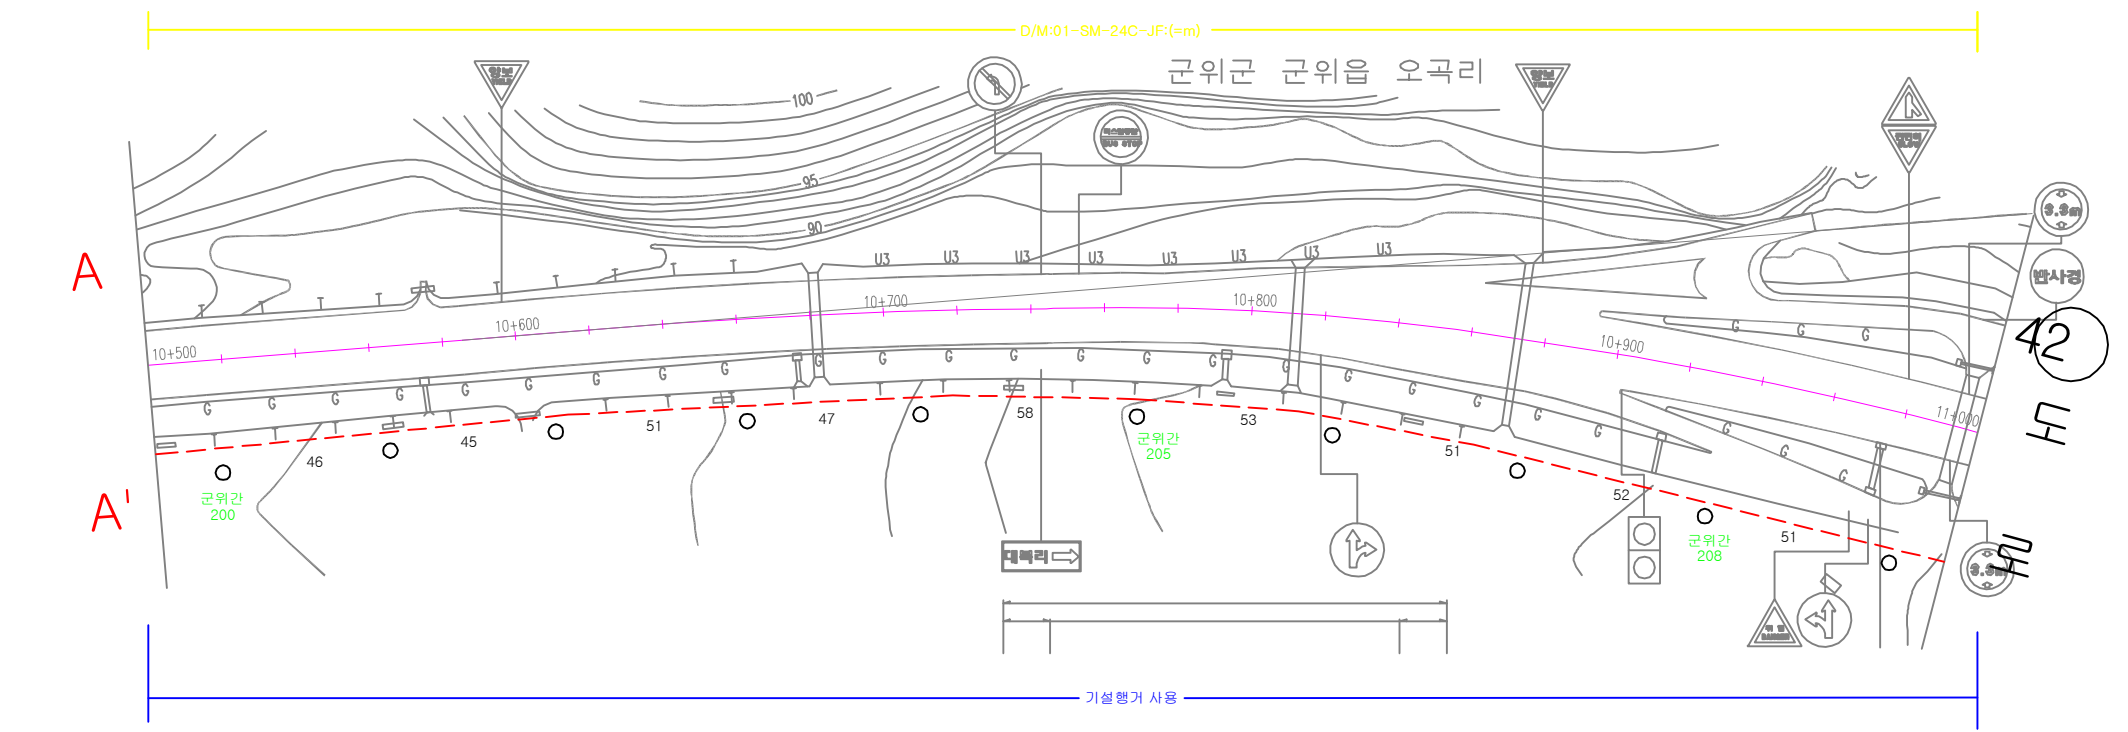
 국토교통부 부산지방국토관리청	설계사  [주]용진엔지니어링 YJ ENGINEERING CO., LTD. 문엔지니어링株式会社	시공사	1	2013.07	기본 및 실시설계	최형창	정선진	안중호	축척	A1 : 1/1000 A3 : 1/2000	도면명	케이블 평면도 - 22
			개정번호	일자	개정사유	작성자	검토자	책임자	CAD파일명	EC-026.dwg	도면번호	EC - 026

케이블 평면도 - 23

23
5호선(철국-의성)
28



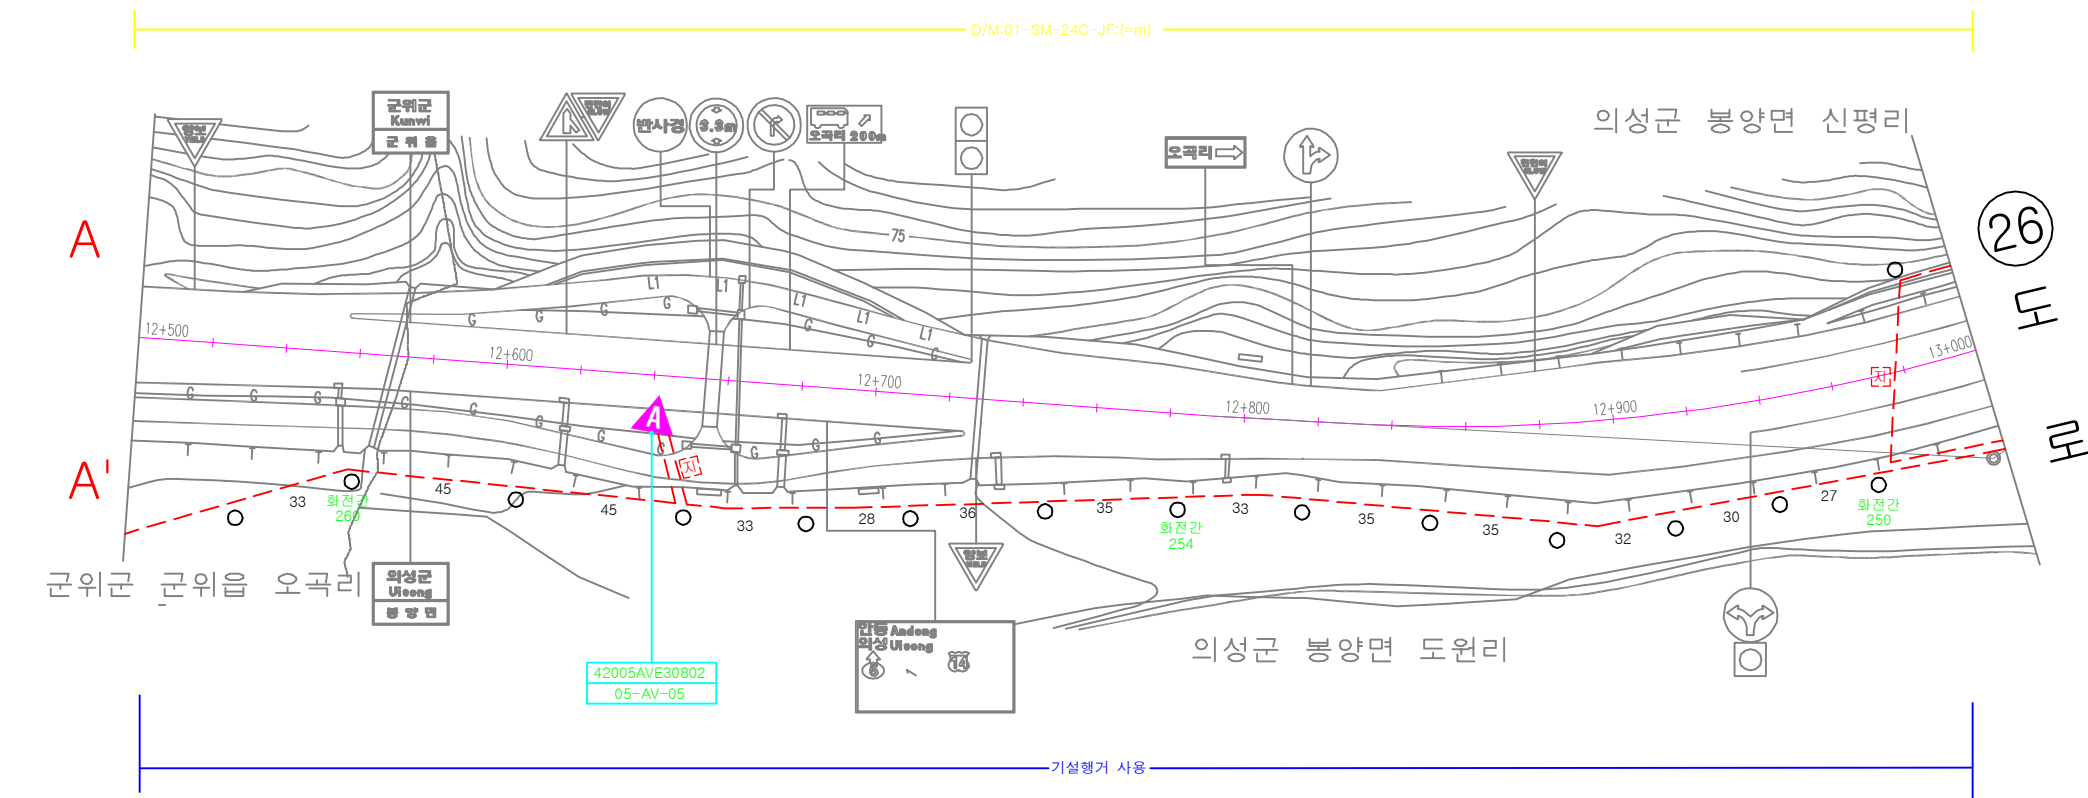
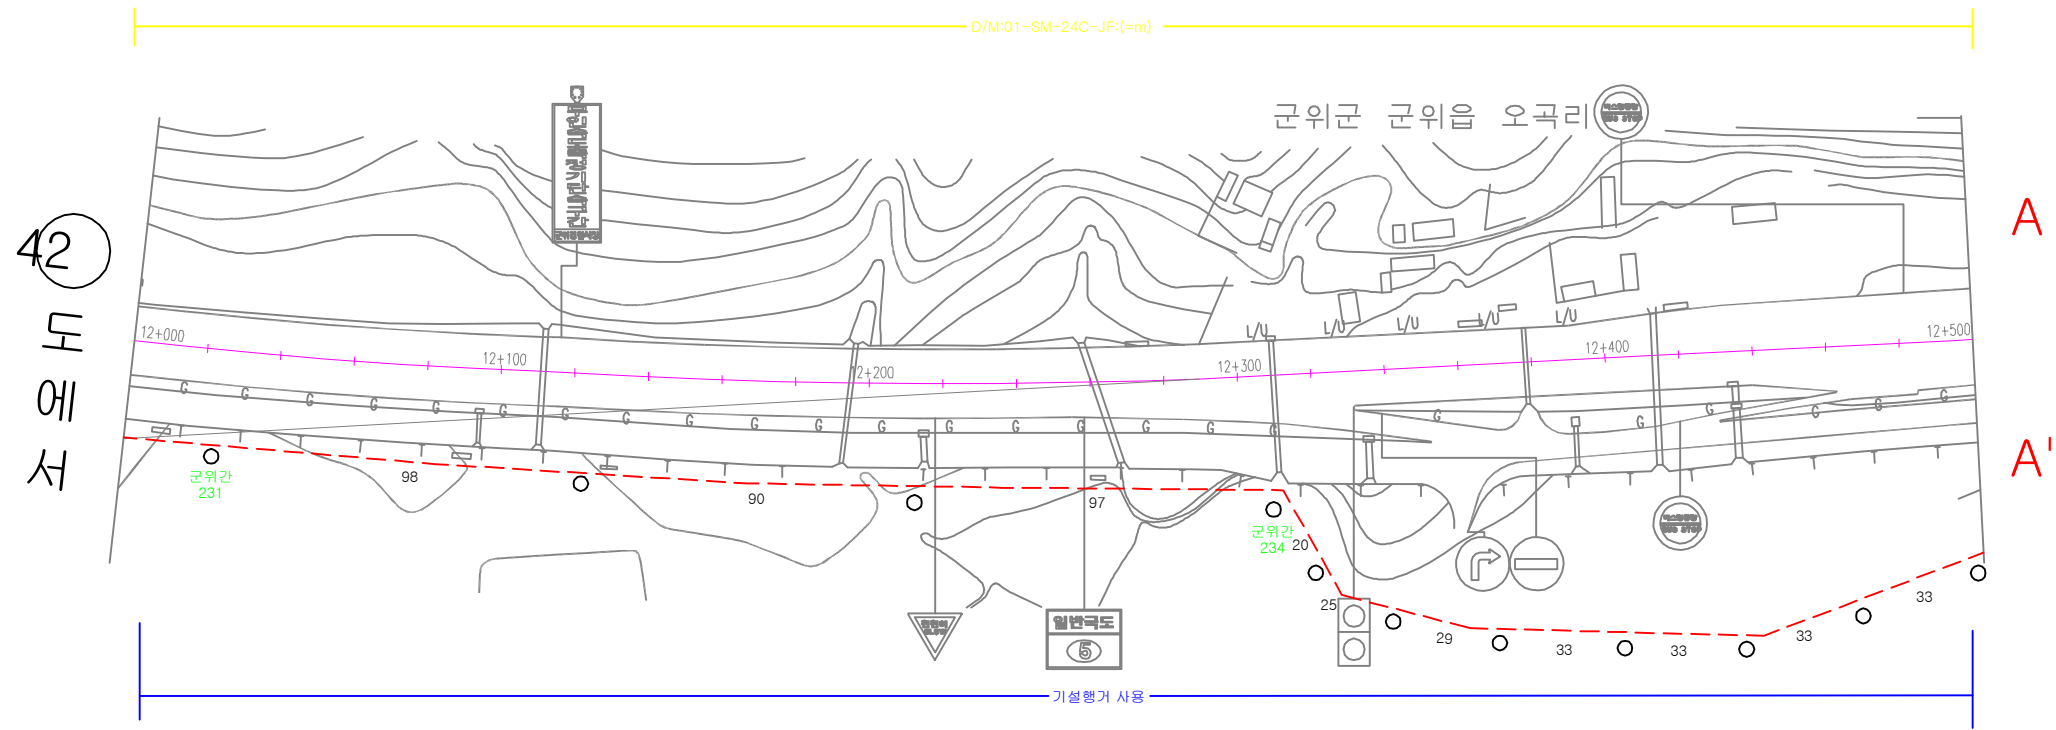
이 도면은 설계도서로 사용되며, 무단으로 복제, 배포, 수정, 또는 다른 용도로 사용될 수 없습니다. 모든 권리는 본 설계사무소에 있습니다.





국토교통부 부산지방국토관리청	설계사 [주]용진엔지니어링 YJ ENGINEERING CO., LTD. 용진엔지니어링株式会社						축척 A1 : 1/1000 A3 : 1/2000	도면명 케이블 평면도 - 23
	시공사 2013년도 부산청 국도 ITS 구축설계	1 개정번호	2013.07 일자	기본 및 실시설계 개정 사유	최형창 작성자	정선진 검토자	안중호 책임자	CAD파일명 EC-027.dwg
								일련번호 27/35

케이블 평면도 - 25

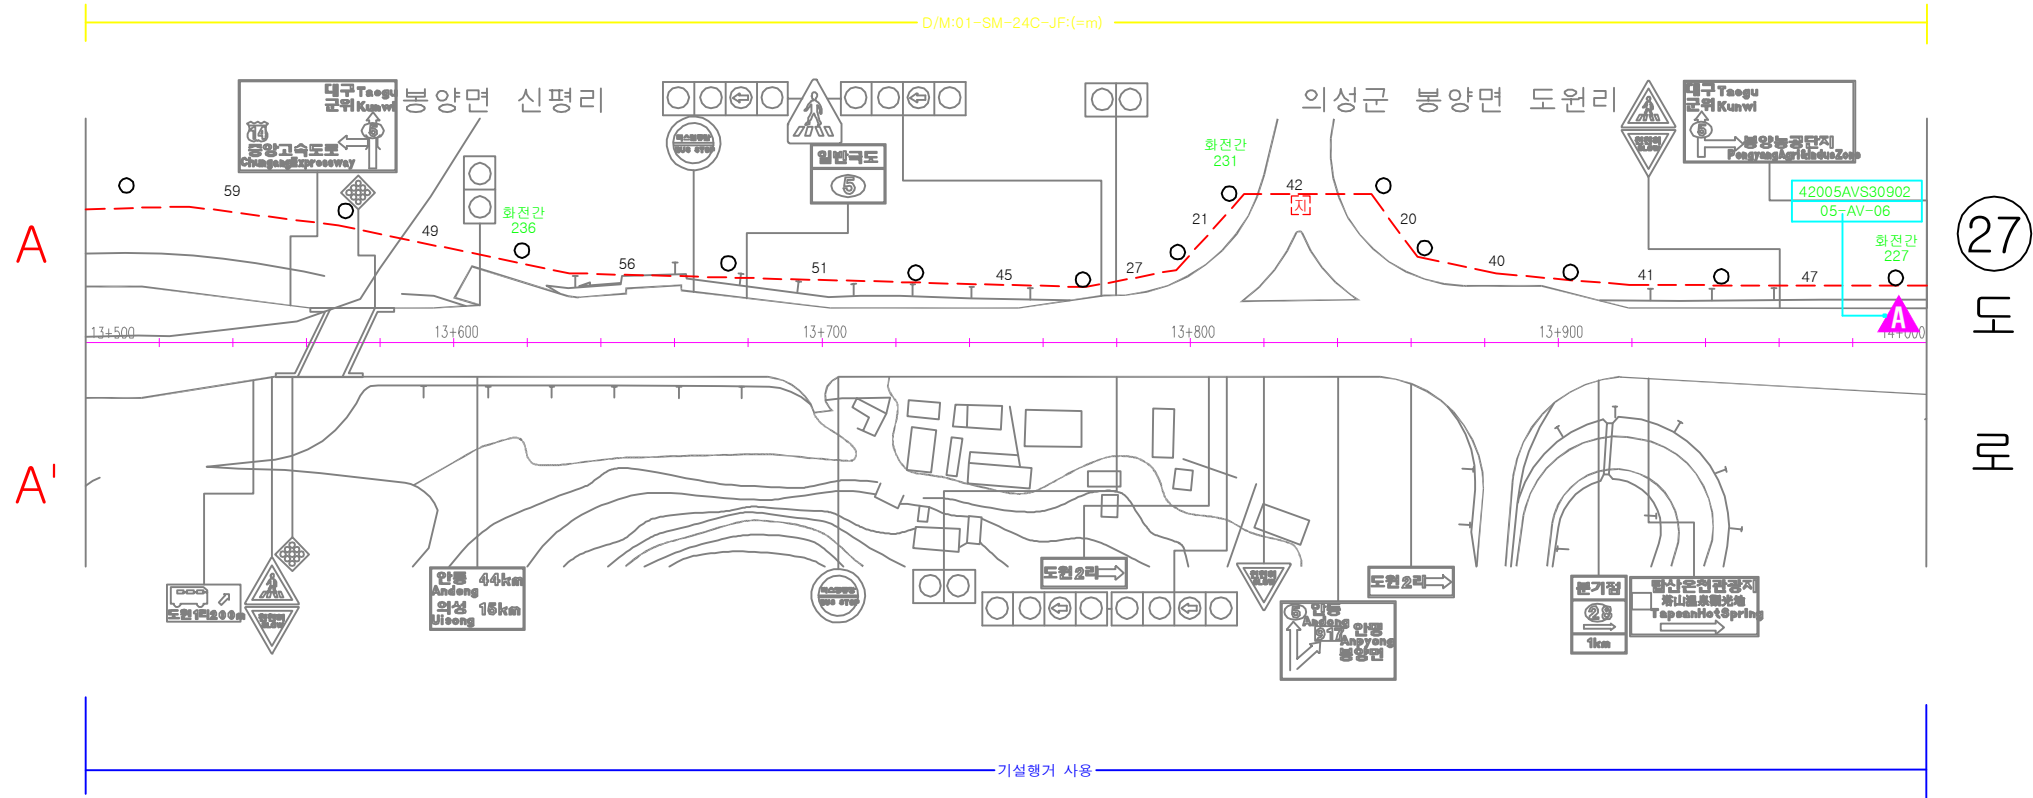
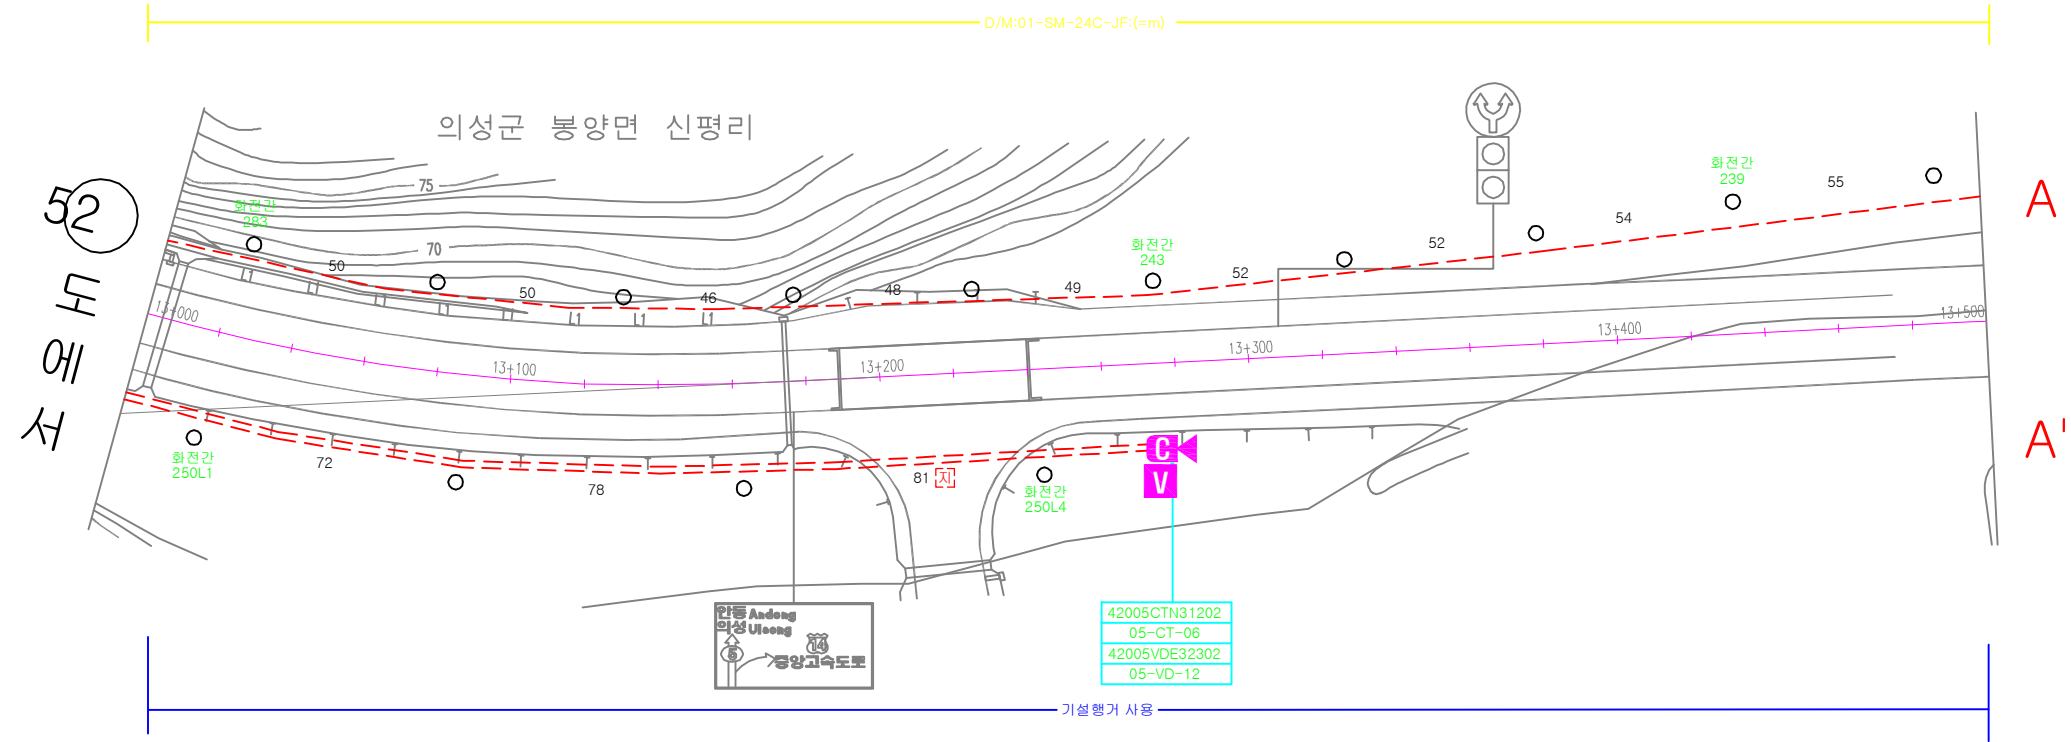
25
5호선(철국-의성)
28





 국토교통부 부산지방국토관리청	설계사	 [주]용진엔지니어링 YJ ENGINEERING CO., LTD. 문엔지니어링株式会社						축척	A1 : 1/1000 A3 : 1/2000	도면명	케이블 평면도 - 25
	시공사		1	2013.07	기본 및 실시 설계	최형창	정선진	안중호	CAD파일명	EC-029.dwg	도면번호
사업명	2013년도 부산청 국도 ITS 구축설계		개정번호	일자	개정 사유	작성자	검토자	책임자		일련번호	29/35

케이블 평면도 - 26

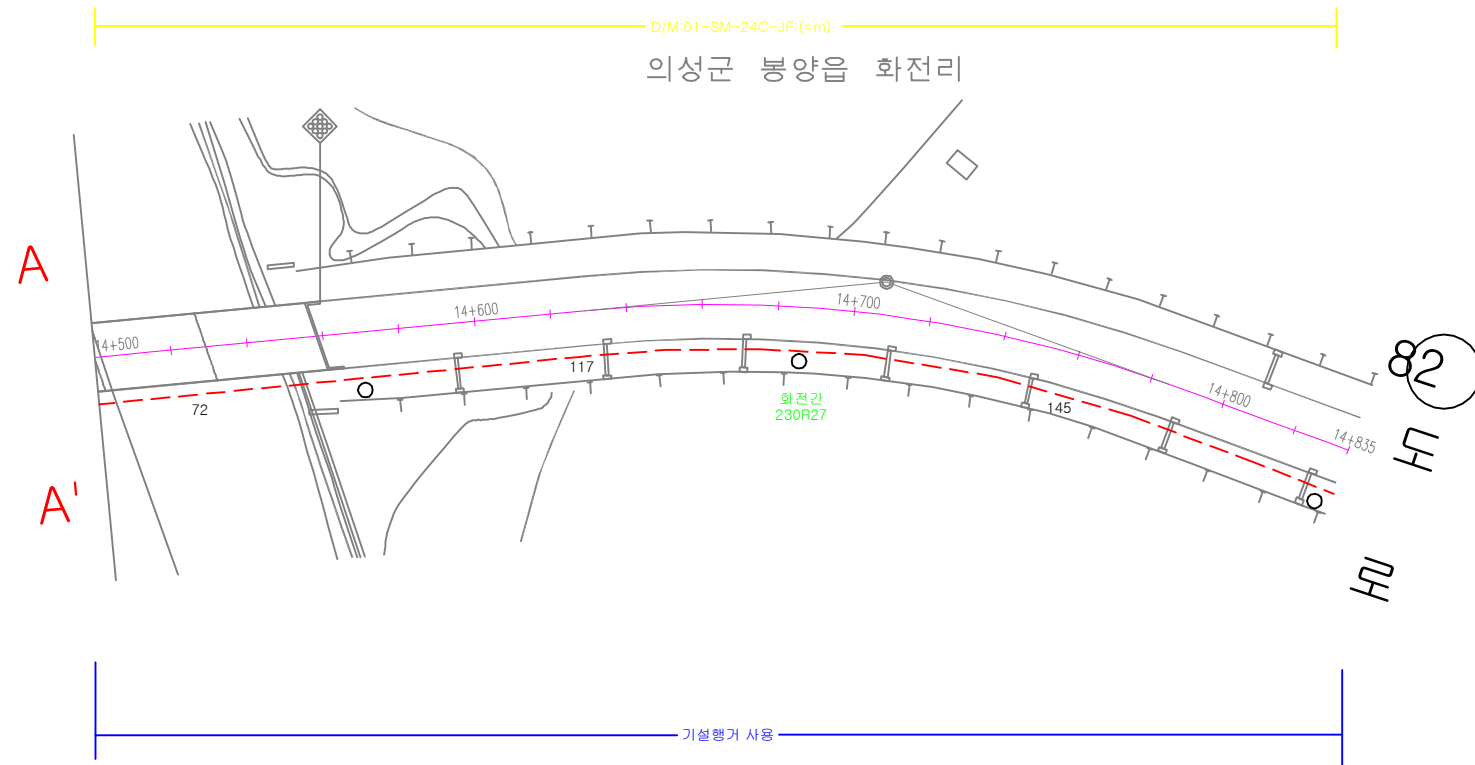
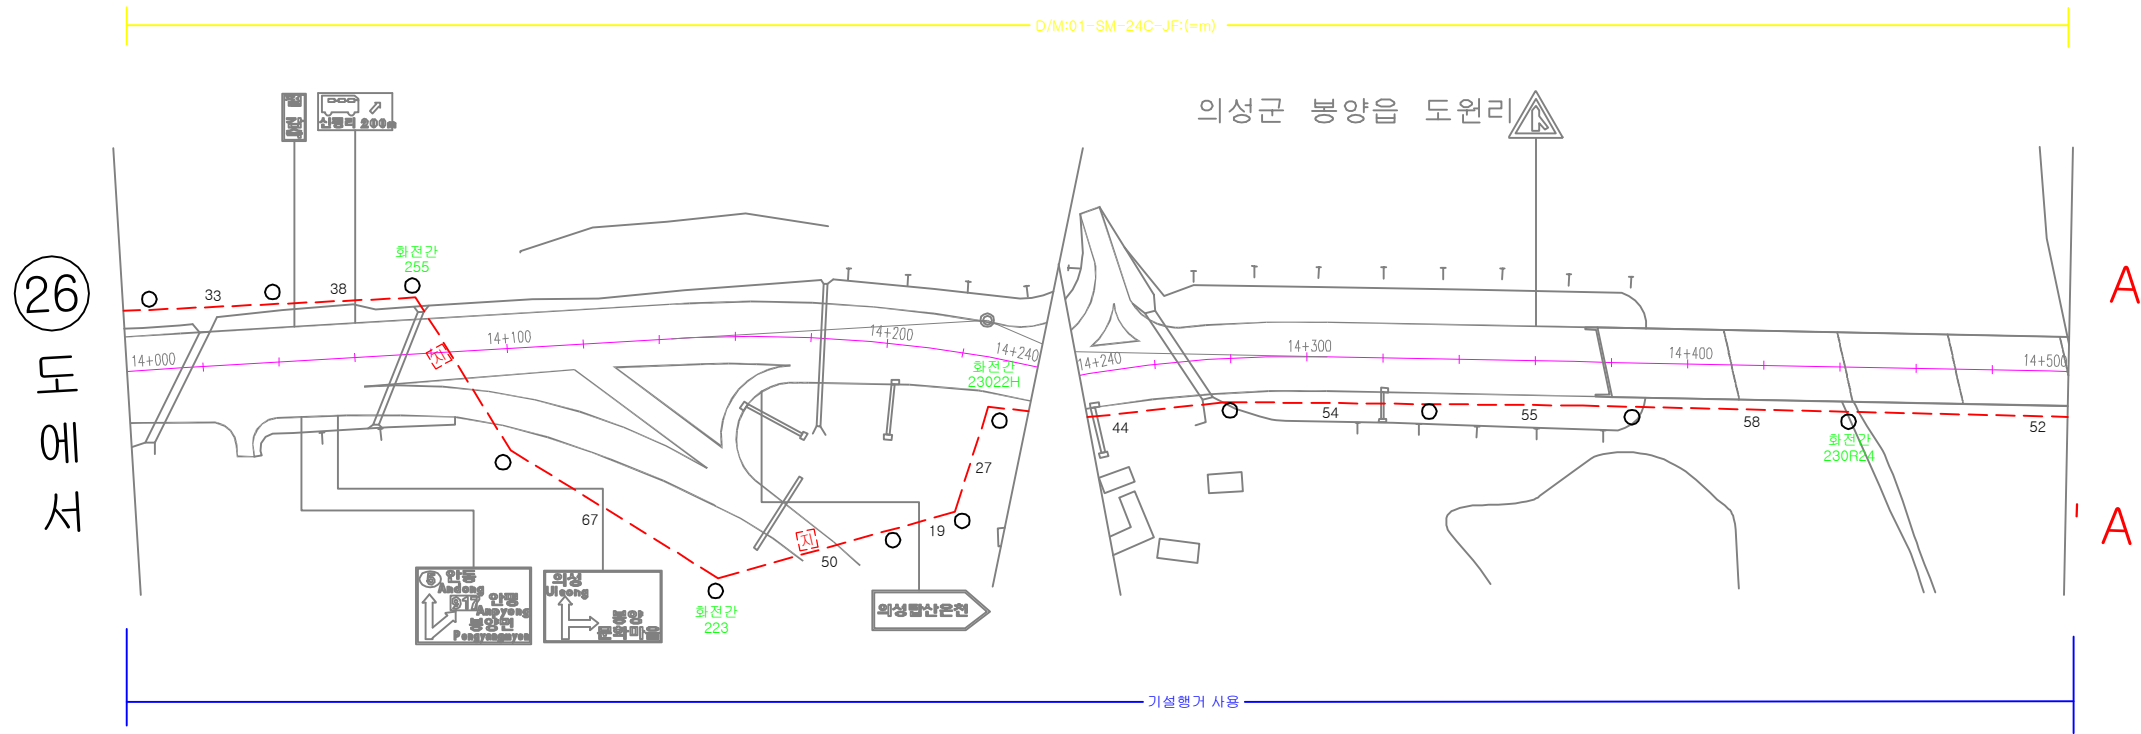
26
5호선(철곡-의성)
28





 국토교통부 부산지방국토관리청	설계사	 [주]용진엔지니어링 YJ ENGINEERING CO., LTD. 문엔지니어링株式会社						축척	A1 : 1/1000 A3 : 1/2000	도면명	케이블 평면도 - 26
	시공사		1	2013.07	기본 및 실시설계	최형창	정선진	안중호	CAD파일명	EC-030.dwg	도면번호
사업명	2013년도 부산청 국도 ITS 구축설계		개정번호	일자	개정사유	작성자	검토자	책임자		일련번호	30/35

케이블 평면도 - 27

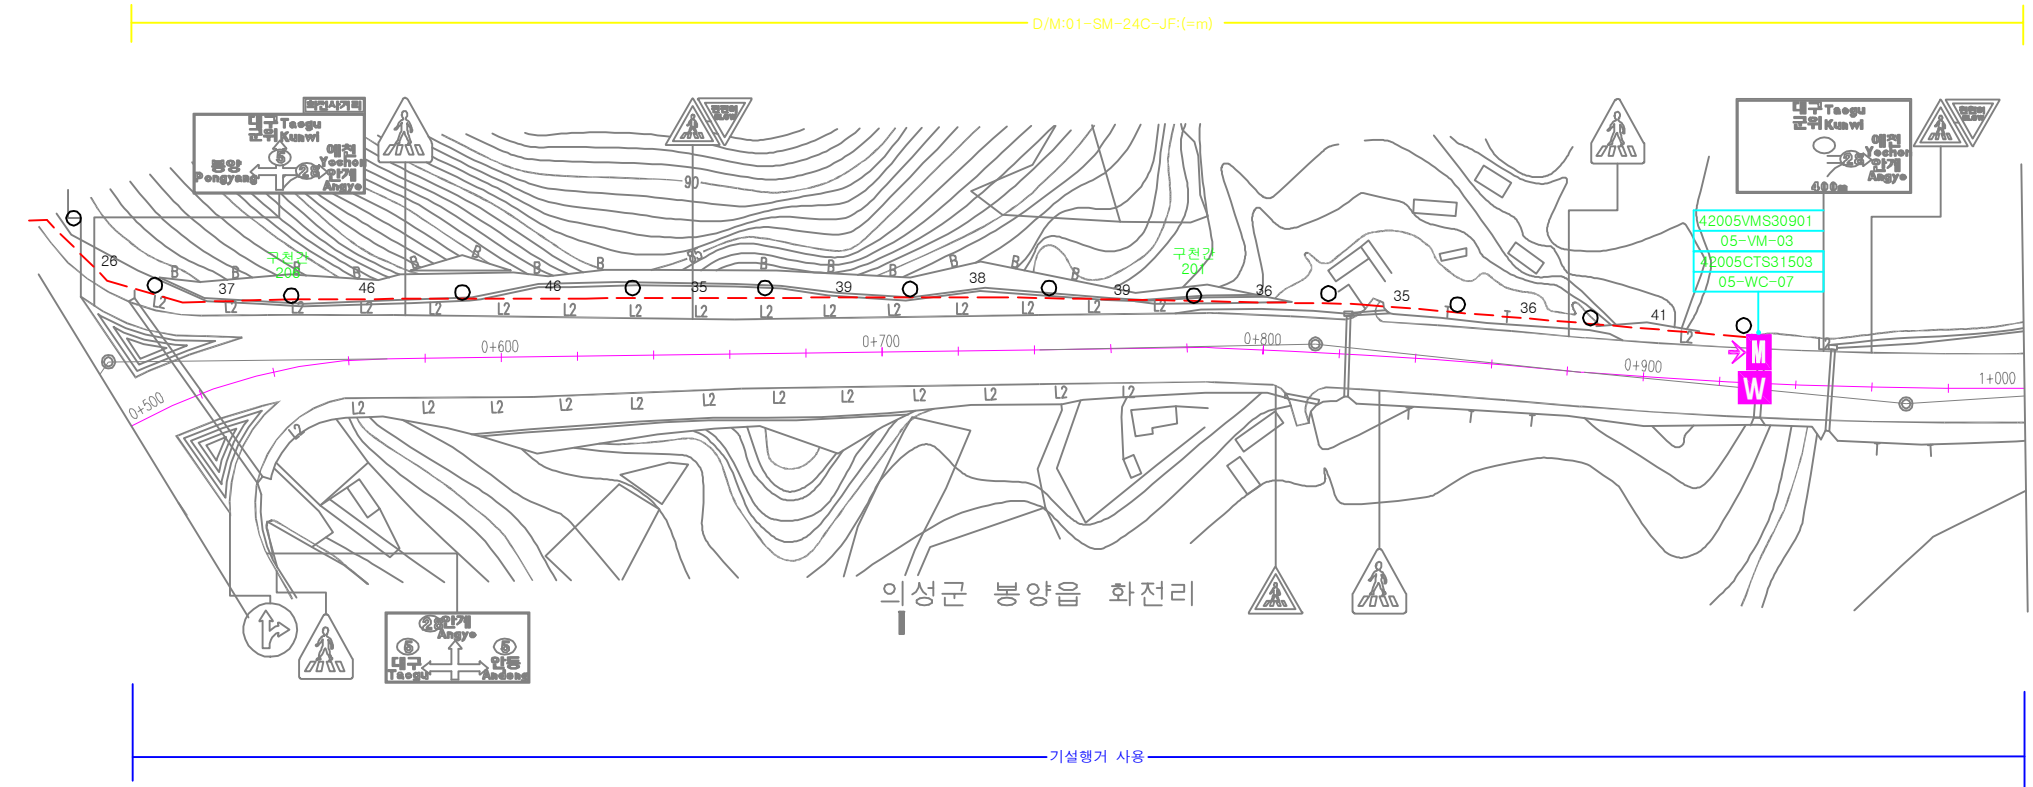
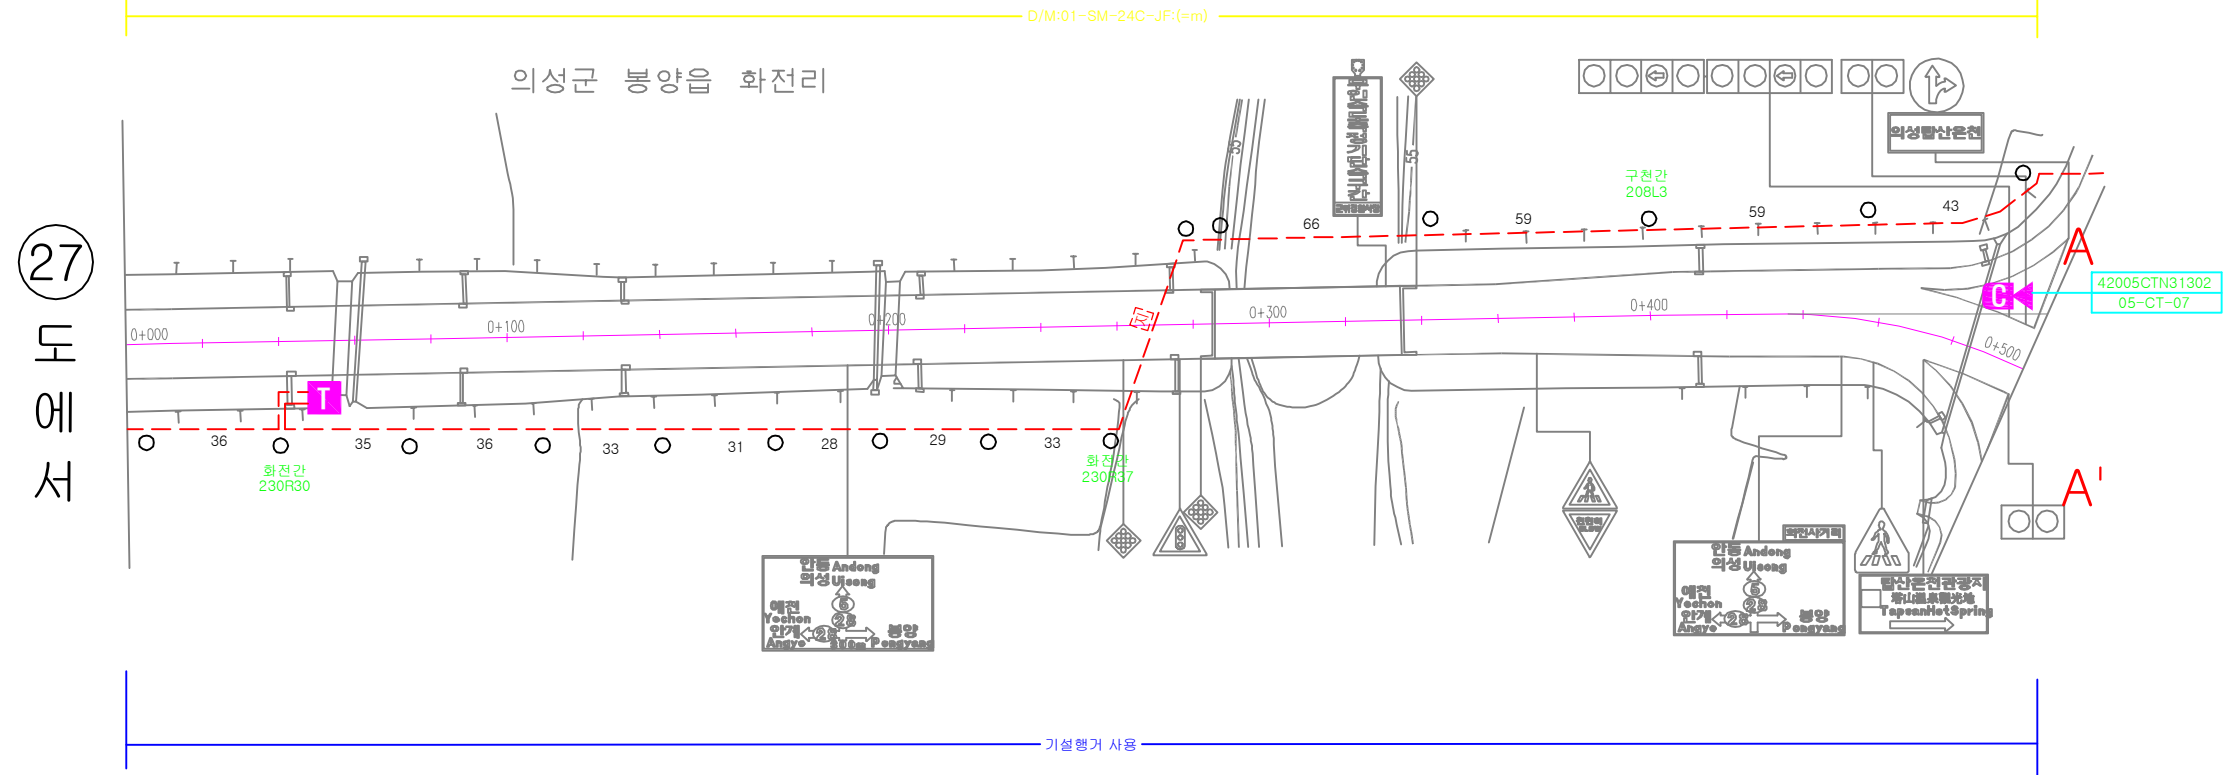
27
5호선(철국-의성)
28





 국토교통부 부산지방국토관리청	설계사  [주]용진엔지니어링 YJ ENGINEERING CO., LTD. 문엔지니어링株式会社							축척 A1 : 1/1000 A3 : 1/2000	도면명 케이블 평면도 - 27
	시공사 2013년도 부산청 국도 ITS 구축설계		1 개정번호	2013.07 일자	기본 및 실시설계 개정 사유	최형창 작성자	정선진 검토자	안종호 책임자	CAD파일명 EC-031.dwg
									일련번호 31/35

케이블 평면도 - 28

28
5호선(철국-의성)
28



 국토교통부 부산지방국토관리청	설계사  [주]용진엔지니어링 YJ ENGINEERING CO., LTD. 融進 엔지니어링 株式會社							축척 A1 : 1/1000 A3 : 1/2000	도면명 케이블 평면도 - 28
	시공사 2013년도 부산청 국도 ITS 구축설계		1 개정번호	2013.07 일자	기본 및 실시설계 개정 사유	최형창 작성자	정선진 검토자	안중호 책임자	CAD파일명 EC-032.dwg
									일련번호 32/35